


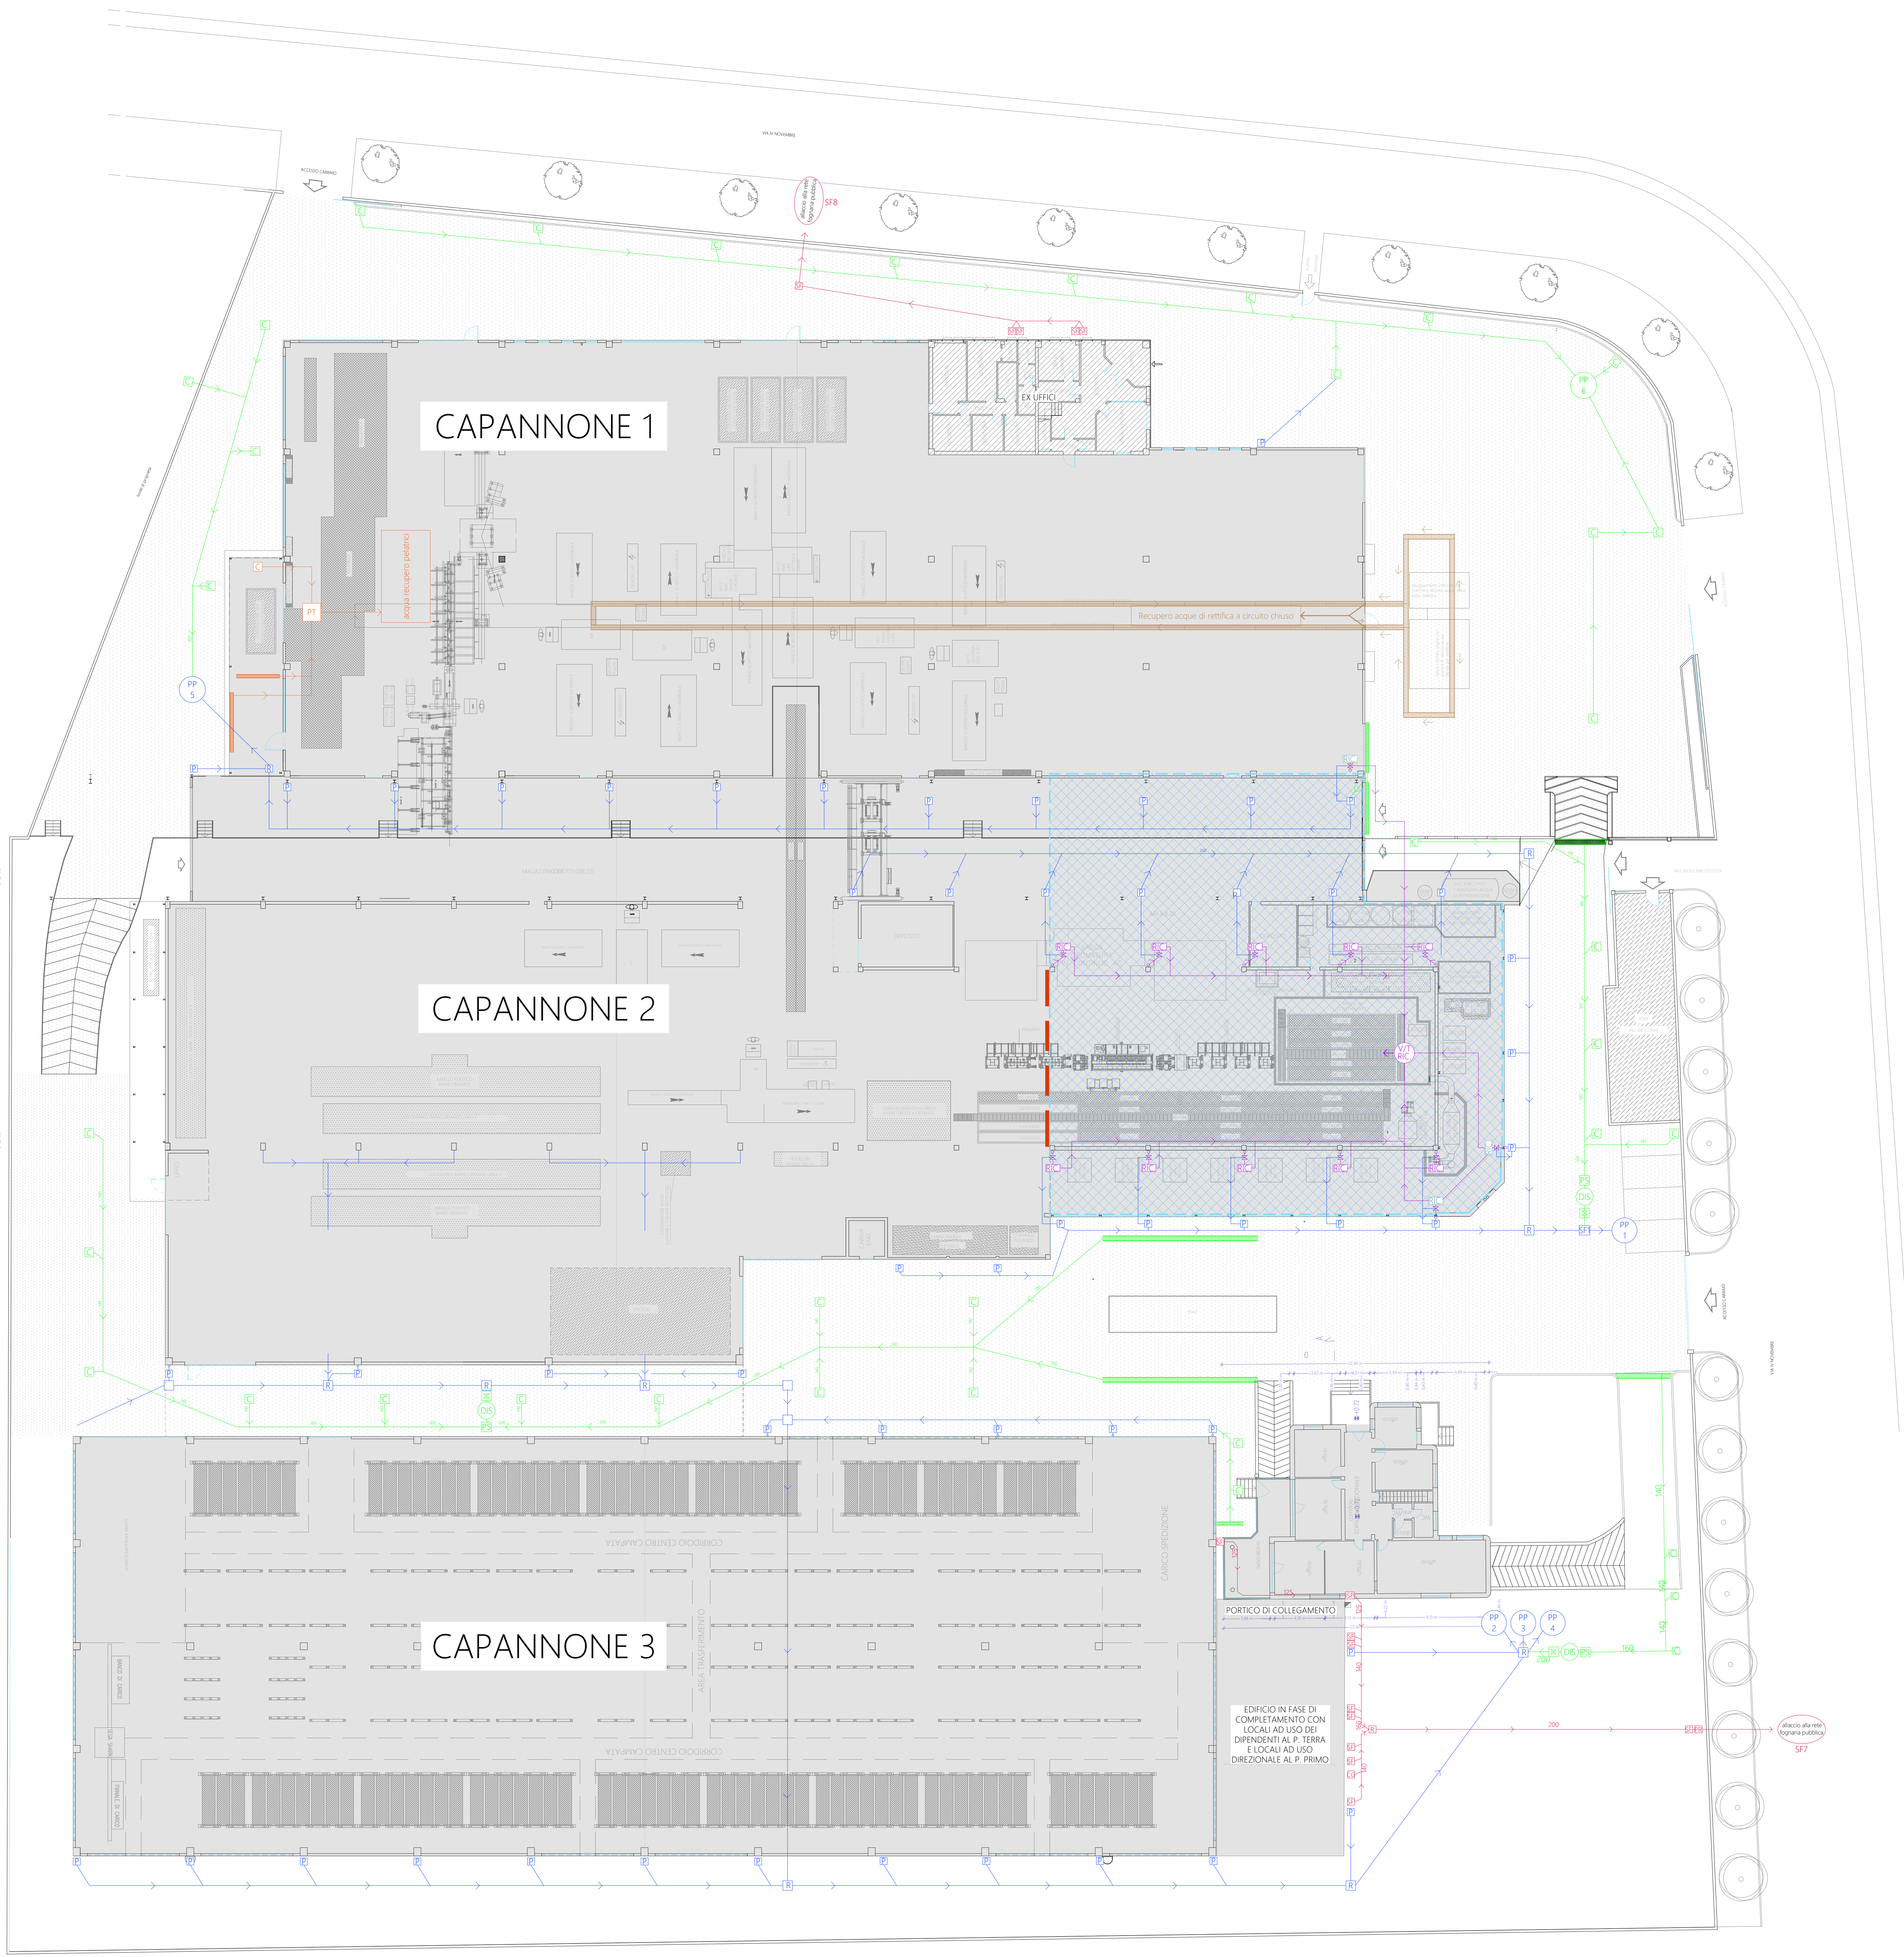

LEGENDA

Are di delimitazione

- Edifici produttivi esistenti
- Edificio direzionale esistente
- Edificio in fase di completamento con locali ad uso dei dipendenti al P1 e locali ad uso direzionale al P1
- Aree esistenti trasstabili
- porzione copertura oggetto di raccolta acque meteoriche di prima pioggia (ca. 1269 mq)

Legenda fognature acque meteoriche prima/seconda pioggia non raccolte dalle coperture:

- P pozzetto pluviale sifonato
- R pozzetto di raccordo
- SF7 pozzetto di ispezione
- tubazioni di scarico acque meteoriche
- perimetro copertura oggetto di raccolta dell'acqua di prima pioggia
- pozzo pendente

Legenda fognature acque meteoriche raccolte dalle aree esterne/interno trasstabili:

- C pozzetto con caditoia
- R pozzetto di raccordo
- X pozzetto con valvola di intercettazione e chiusura
- tubazioni di scarico acque meteoriche raccolte nelle aree interne/esterne oggetto di transito
- pozzo disabituato a tenuta
- pozzo pendente
- PS pozzettone di sedimentazione a tenuta
- canaletta con griglia

Legenda fognature acque recupero pelatrici

- C #fossato/condensagrasia accumulato da integrare in processo produttivo
- PT
- canaletta con griglia

Legenda rete acque meteoriche prima pioggia raccolta e riciclata come reintegro nel sistema produttivo

- RIC sistema in acciaio inox di raccolta acque di prima pioggia capacità 800 litri
- RIC sistema in acciaio inox di raccolta acque di prima pioggia capacità 570 litri
- aliquota-valvola per capacità l'acqua di prima pioggia da immettere nel sistema produttivo
- vasca a tenuta per accumulo acqua di prima pioggia per reintegrare il processo produttivo
- tubazioni rete di recupero acqua di prima pioggia per reintegrare il processo produttivo
- scarichi pluviali da intercettare
- condolo di delimitazione copertura piana oggetto di potenziale ricaduta fum abbattitori

Legenda fognature acque nere:

- SF7 pozzetto con sifone Firenze
- CG pozzetto condensagrasia
- PR pozzetto di raccordo
- SF7 pozzetto di ispezione e prelievo
- SF8 Punto di scarico
- tubazioni di scarico acque reflue

Legenda fognature recupero acque di rettificazione a circuito chiuso:

- canaletta con griglia

COMMIT. SIDERGAMMA S.R.L.

SEDE DUG NUM. CAP. COMUNE PROVINCIA VI

Principale Via IV Novembre 2 36060 Saggiano

Sistema di recupero e smaltimento delle acque meteoriche e acque reflue negli edifici produttivi e direzionali

REVISIONE	DATA
02	25/07/2025

ESEGUITO APPROVATO

SCALA 1:200

Elaborato grafico - Pianta piano terra

Elementi scarichi catastali

C.9