

COMUNE DI ARZIGNANO  
Provincia di Vicenza

AUTORIZZAZIONE UNICA D.D. n. 1236 del 23 Ottobre 2018  
Impianto di trattamento e recupero rifiuti ai sensi dell'art. 208 D.Lgs. 152/06  
...  
Collaudo funzionale impianto

COMMITTENTE



REPACK srl  
Sede legale: Viale G. Azari, 72 - 28922 VERBANIA (VB)  
Stabilimento: Via di Quarto Strada, 46/48 - 36071 ARZIGNANO (VI)

Il Collaudatore dei lavori delle opere interne di allestimento dell'impianto:

Ing. Walther Folgheraiter  
STUDIO ING. FOLGHERAITER

Via Tinto da Battifolle, n. 3/5  
36053 Empoli (VI)  
Tel. e Fax 0371/11221184  
info@studiofolgheraiter.it  
www.studiofolgheraiter.it





Oggetto:  
**Planimetria con reti di raccolta  
(acque di lavorazione)**

Tav. 2 Data Dicembre 2018  
Scala 1:200 File tavola 2.dwg  
Commissa C 219

1	Dic. 2018	Revisione generale	AB	WF	WF
0	Giu. 2018	Emissione	PG	WF	WF
REV.	DATA	MODIFICHE	DISEGN.	CONTROL.	APPROV.

LEGENDA

- caditoia
- pozzetto d'ispezione
- pozzetto sifone firenze
- pozzetto con pompa sommersa
- vasca di decantazione
- acque di lavoro pericolose
- acque di lavoro non pericolose

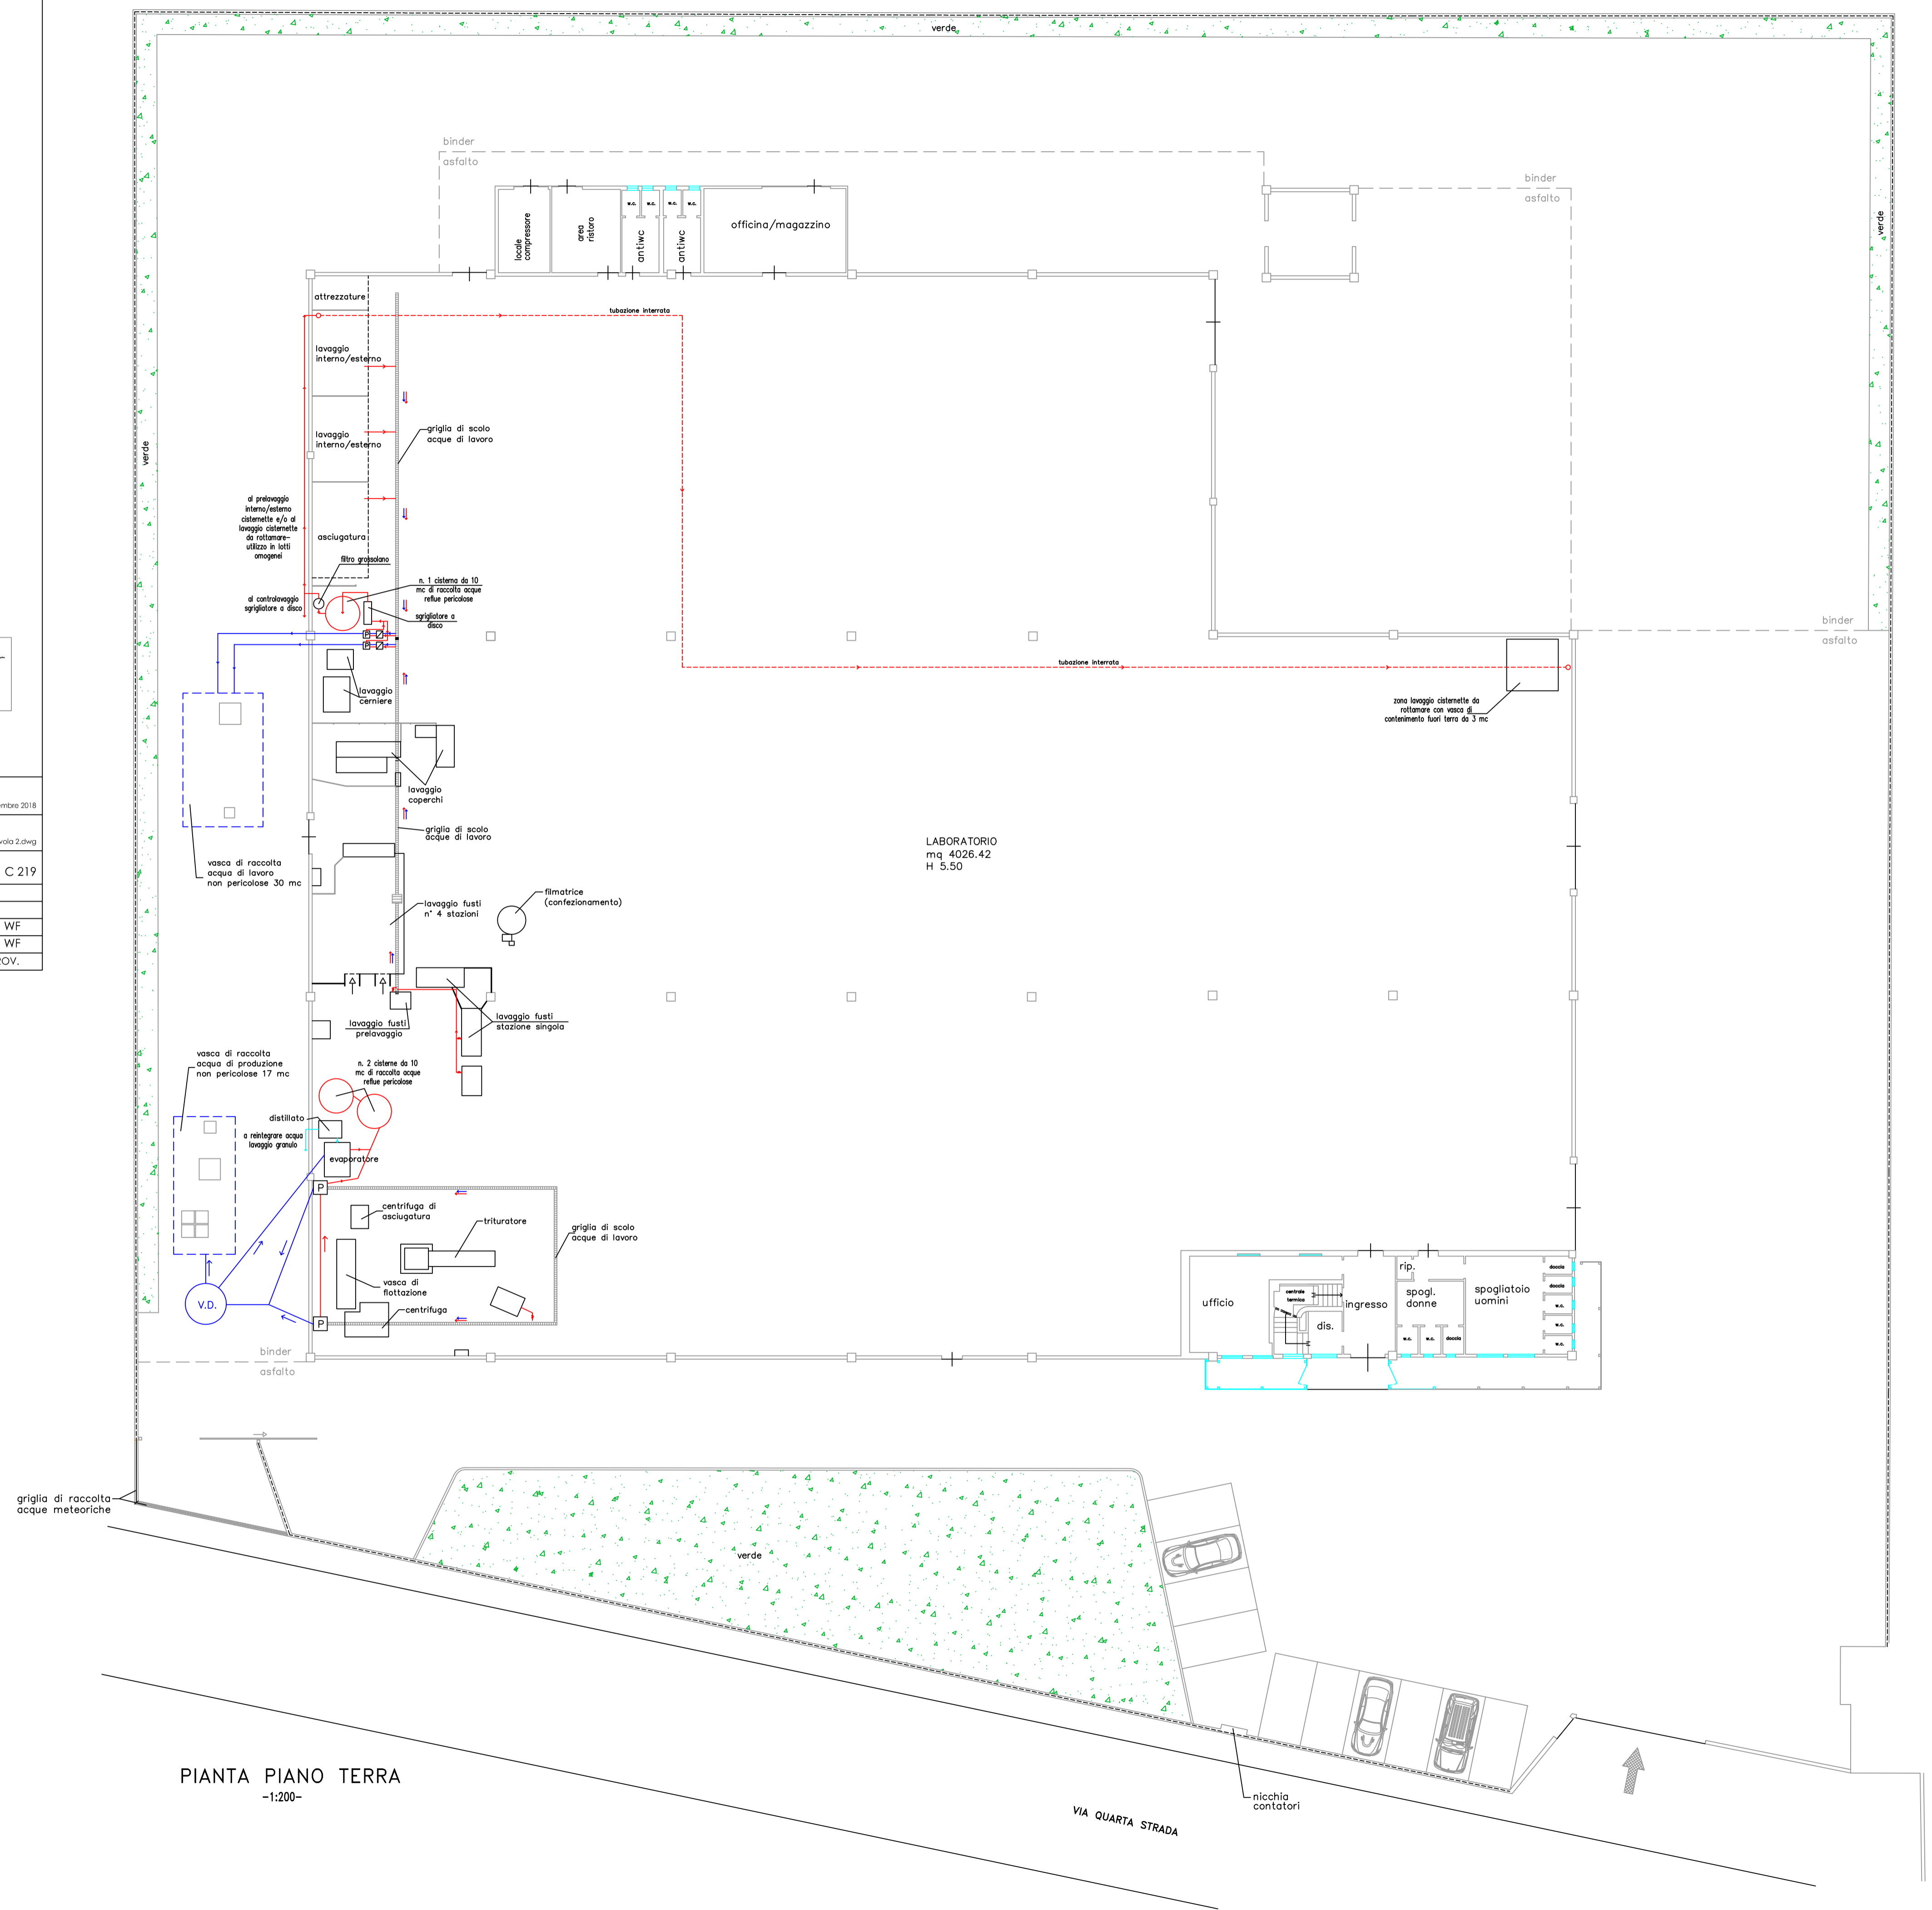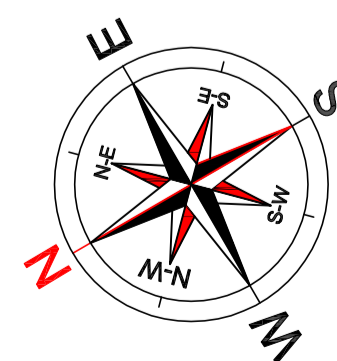

PIANTA PIANO TERRA  
-1:200-

VIA QUARTA STRADA

nicchio contatori