

Coordinatore del Progetto  
dott. ing. Ruggero Rigoni  
iscritto al n. 1023  
dell'Ordine degli Ingegneri di Vicenza



Comune di Castelgomberto




EURO-CART s.r.l.  
Via I. Nievo, n. 5 - 36073 Comedo Vicentino (VI)  
P.IVA 02526140245 Tel. 0445 446543  
mail: info@euro-cart.com

**PROGETTO DEFINITIVO**  
(art. 208 D.Lgs. 152/06 e ss.mm.ii.)  
relativo all'ampliamento di un  
**IMPIANTO DI RECUPERO RIFIUTI  
NON PERICOLOSI (DI CARTA)**  
in  
Via della Scienza in Comune di Castelgomberto  
Provincia di Vicenza

**PROGETTO IMPIANTO RECUPERO**

**Planimetria di lay-out  
con rete scarichi**

**A2.2**

elaborato:  **PD**

data: **Agosto 2023**


scale 1:100 - 1:250

**STUDIO DI INGEGNERIA AMBIENTALE ING. RUGGERO RIGONI**  
Via Divisione Folgore, n. 36 - 36100 VICENZA  
Tel.: 0444.927477 - email: rigoni@ordine.ingegneri.vi.it

**LAY-OUT DI PROGETTO**  
scala 1:250



- LEGENDA RETI SCARICHI:**
- : LINEA ACQUE METEORICHE SCOLANTI DAI PIAZZALI
  - : LINEA ACQUE METEORICHE PLUVIALI
  - : LINEA ACQUE NERE (CIVILI)
  - : LINEA ANTINCENDIO

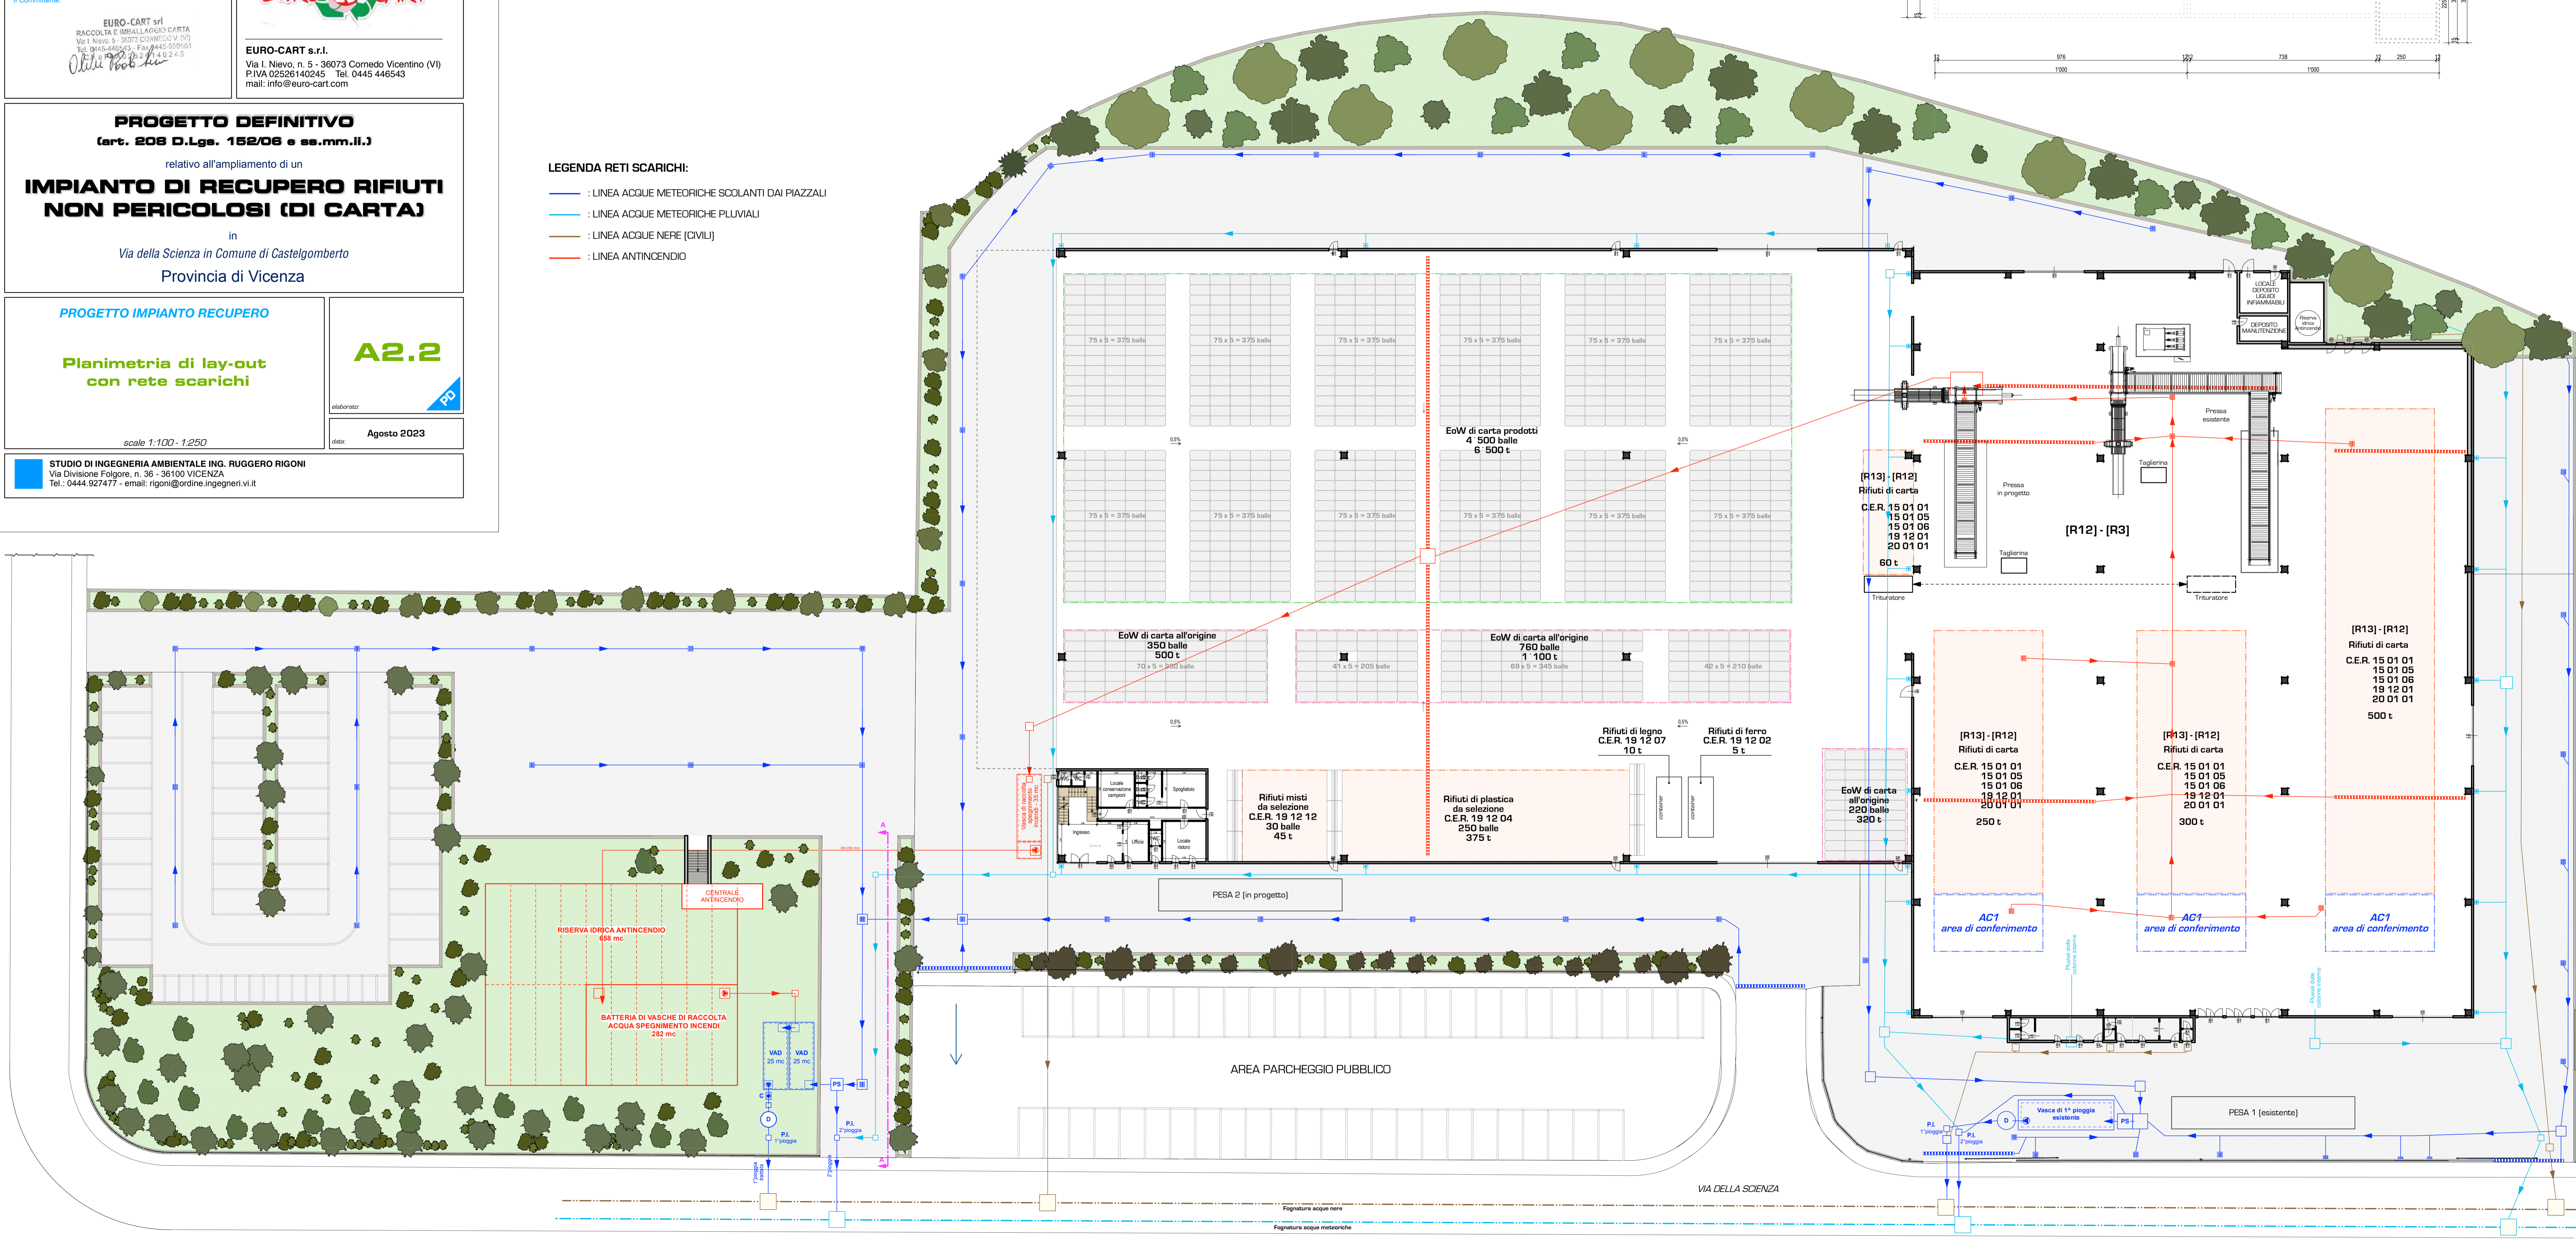

**VISTA A-A**  
scala 1:100

