

Il Coordinatore del Progetto
dott. ing. Ruggero Rigoni
iscritto al n. 1023
nell'Ordine degli Ingegneri di Vicenza



Il Committente:



EURO-CART s.r.l.
Via I. Nievo, n. 5 - 36073 Comedo Vicentino (VI)
P.IVA 02526140245 Tel. 0445 446543
mail: info@euro-cart.com

PROGETTO DEFINITIVO
(art. 208 D.Lgs. 152/06 e ss.mm.ii.)
relativo all'ampliamento di un
**IMPIANTO DI RECUPERO RIFIUTI
NON PERICOLOSI (DI CARTA)**
in
Via della Scienza in Comune di Castelgomberto
Provincia di Vicenza

PROGETTO IMPIANTO RECUPERO
Particolari costruttivi impianto
di raccolta e trattamento della
prima pioggia, vasca di sollevamento
acque di spegnimento incendi e
riserva idrica antincendio




A2.3

elaborato: **PD**
data: **Agosto 2023**




scale 1:50 - 1:100

STUDIO DI INGEGNERIA AMBIENTALE ING. RUGGERO RIGONI
Via Divisione Folgore, n. 36 - 36100 VICENZA
Tel.: 0444.927477 - email: rigoni@ordine.ingegneri.vi.it


**PARTICOLARI IMPIANTO DI RACCOLTA E TRATTAMENTO
DELLA PRIMA PIOGGIA**

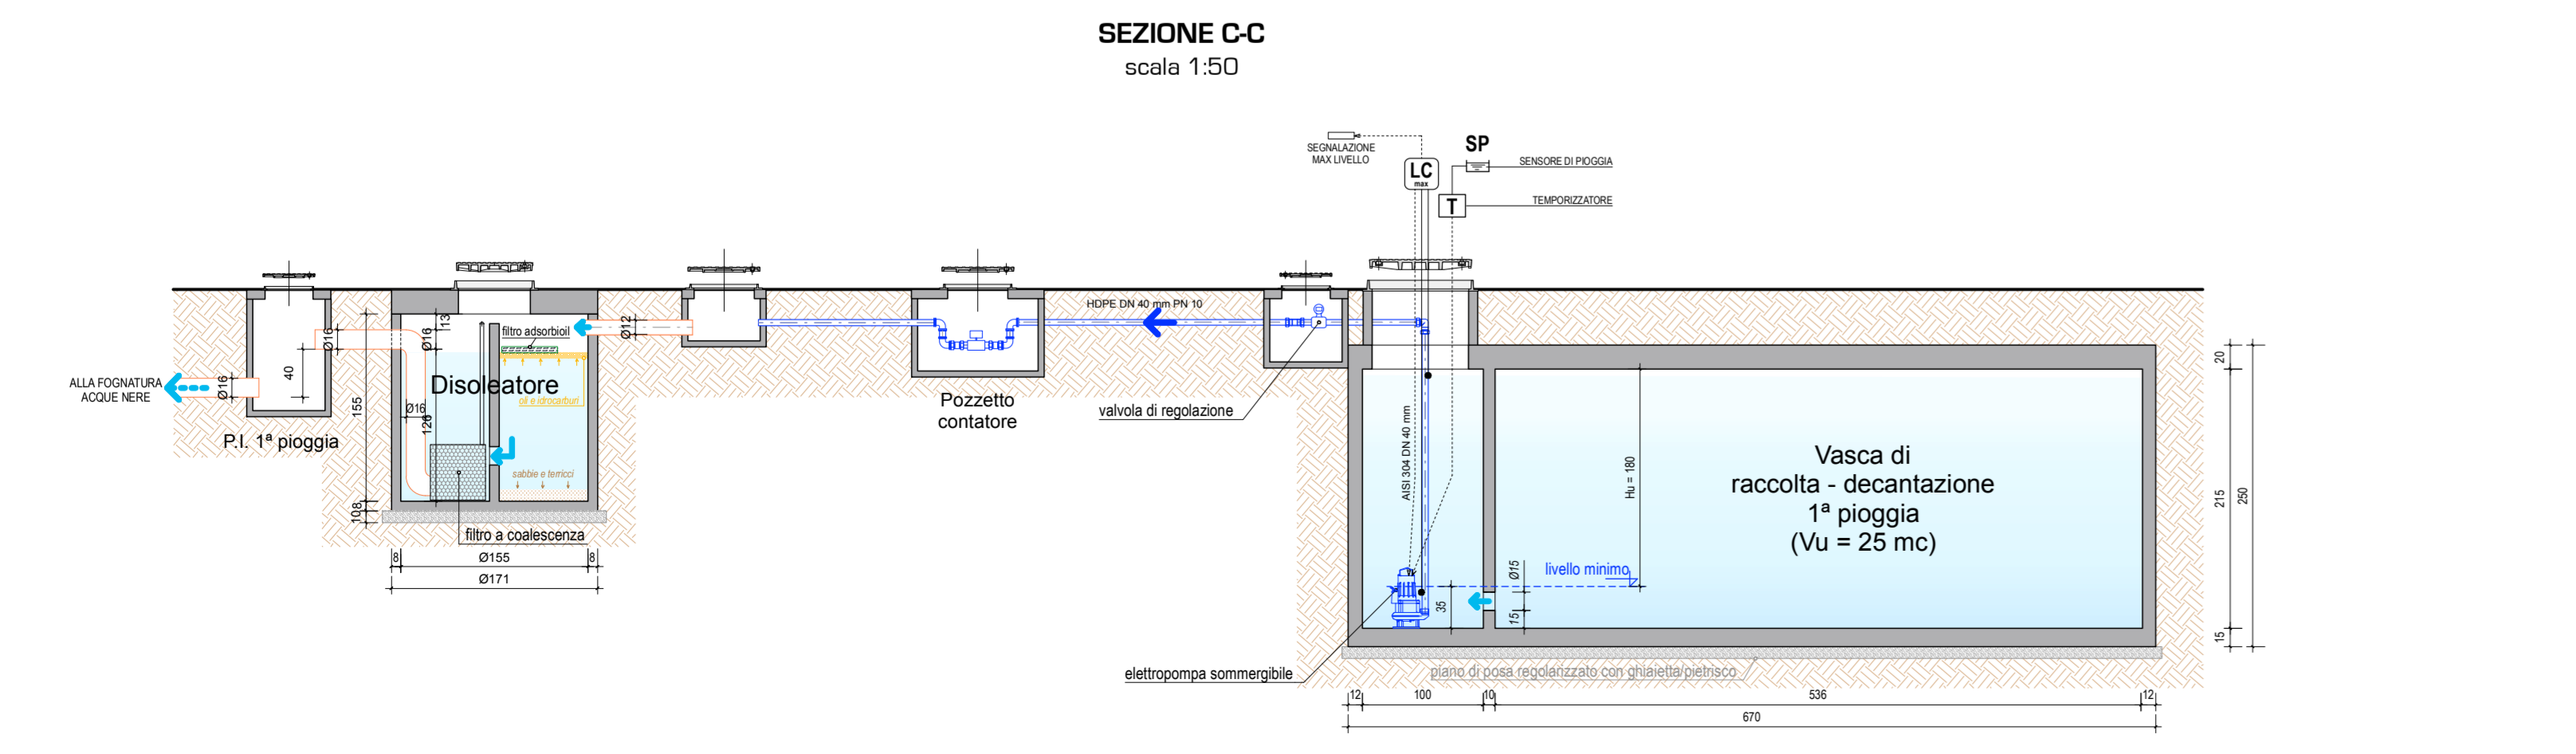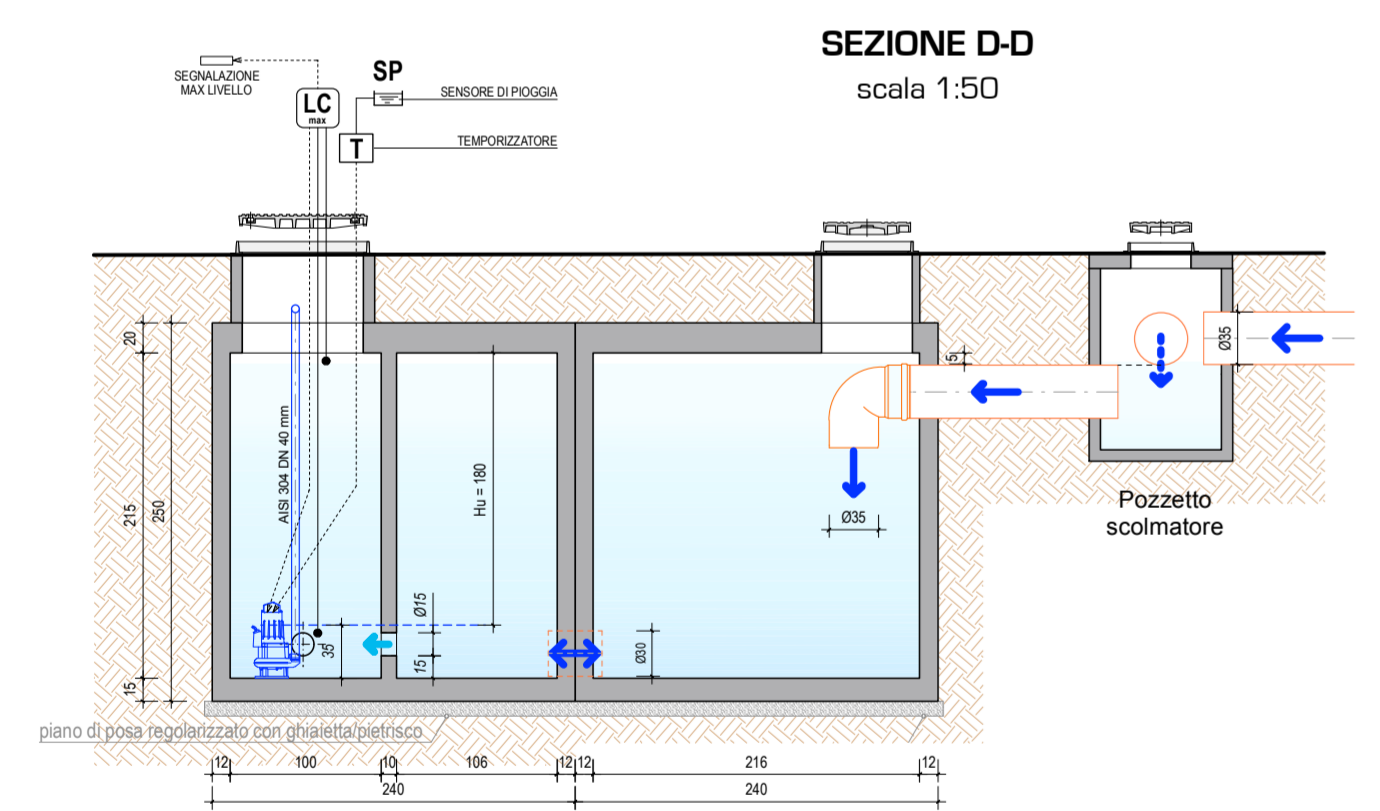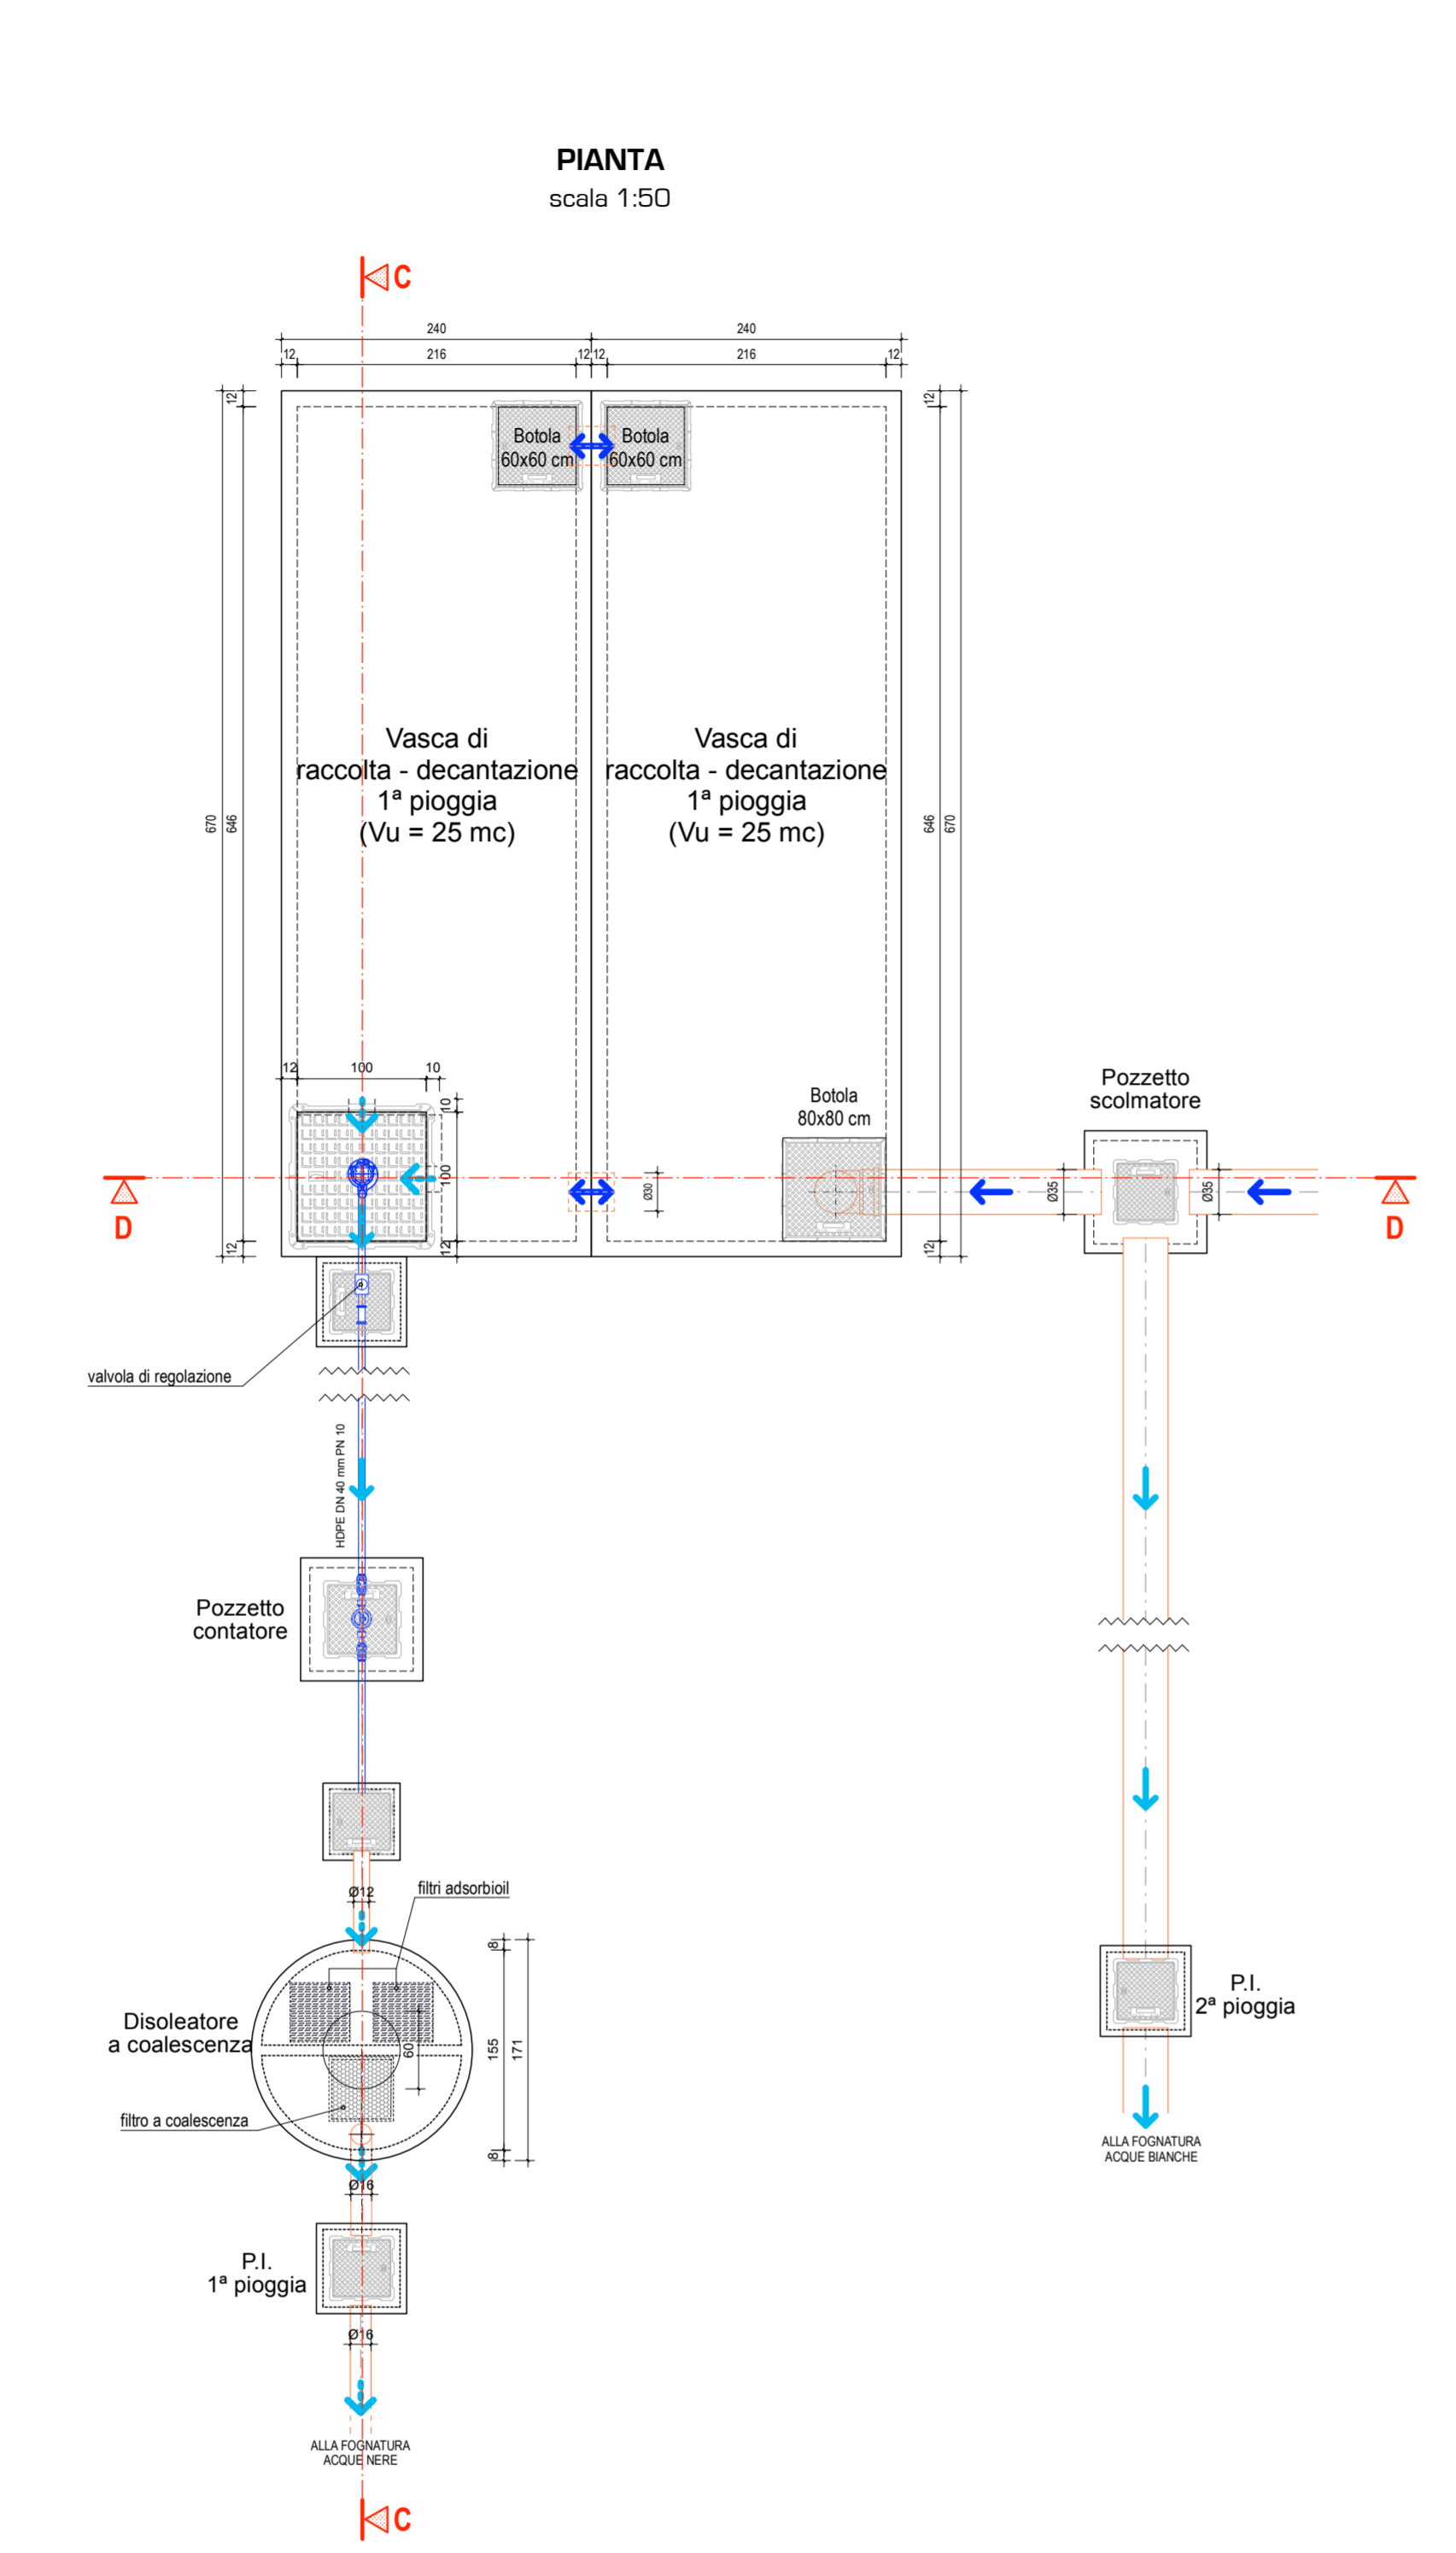

**PARTICOLARI VASCA DI SOLLEVAMENTO
ACQUE DI SPEGNIMENTO INCENDI**

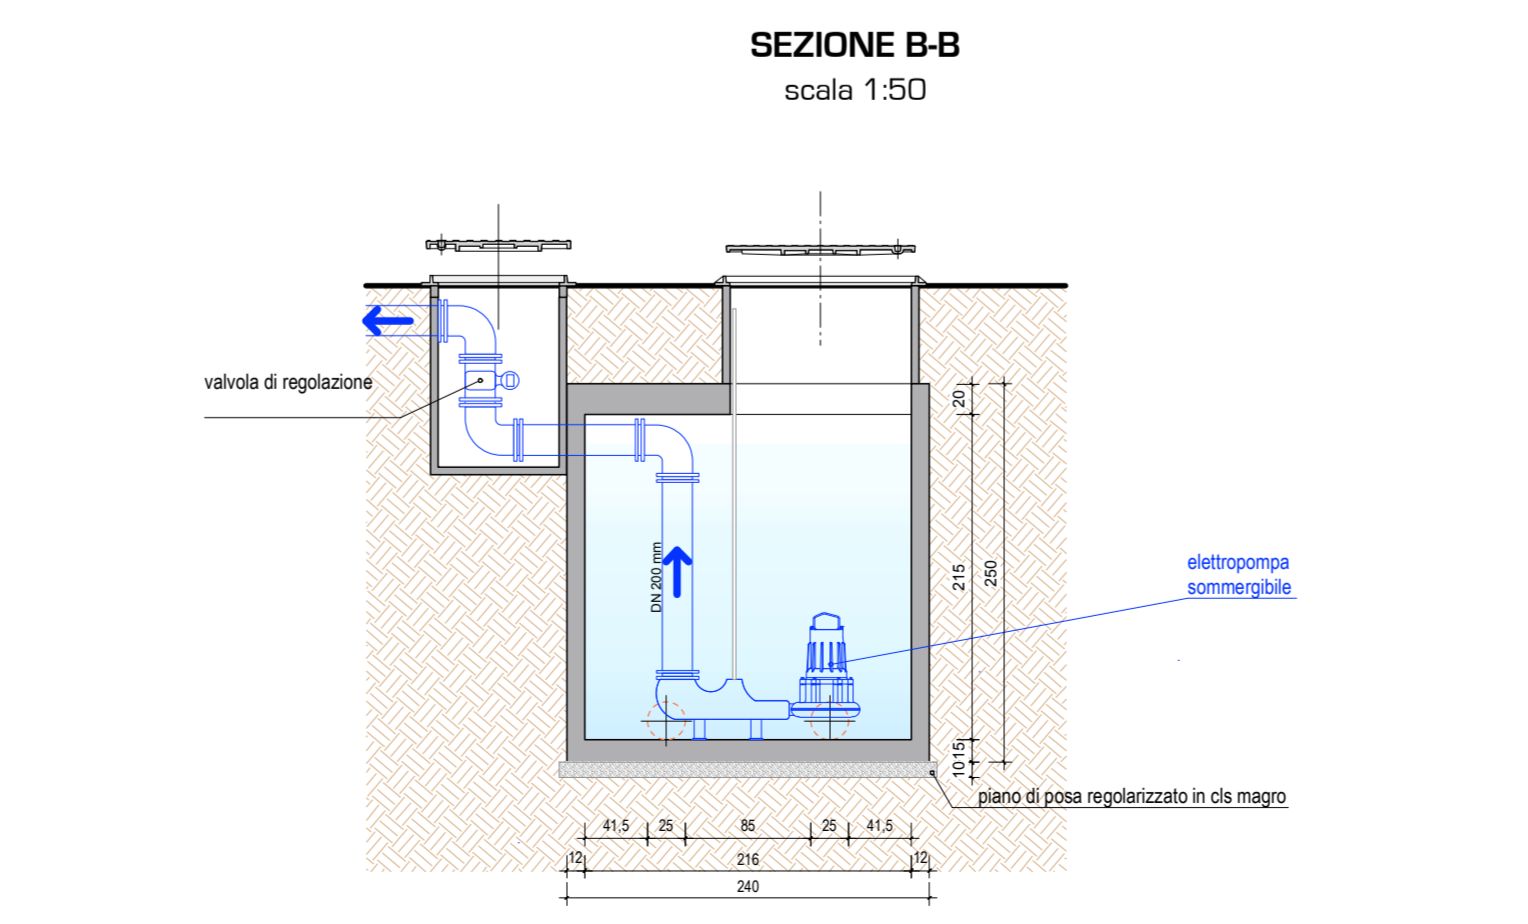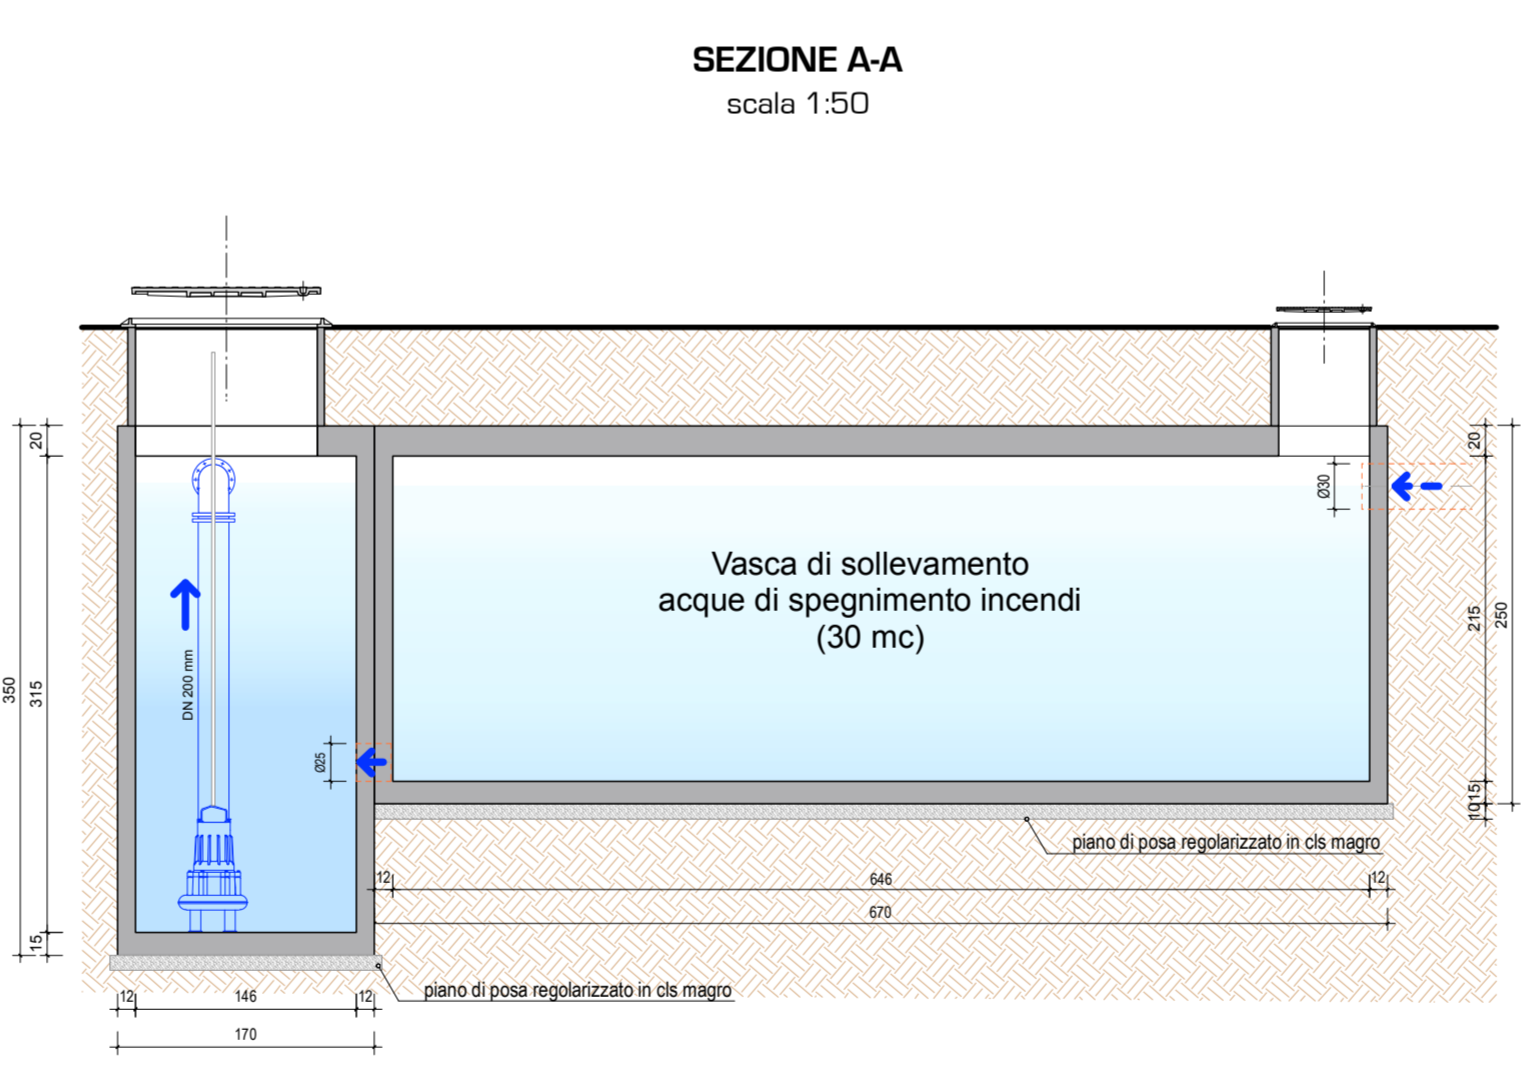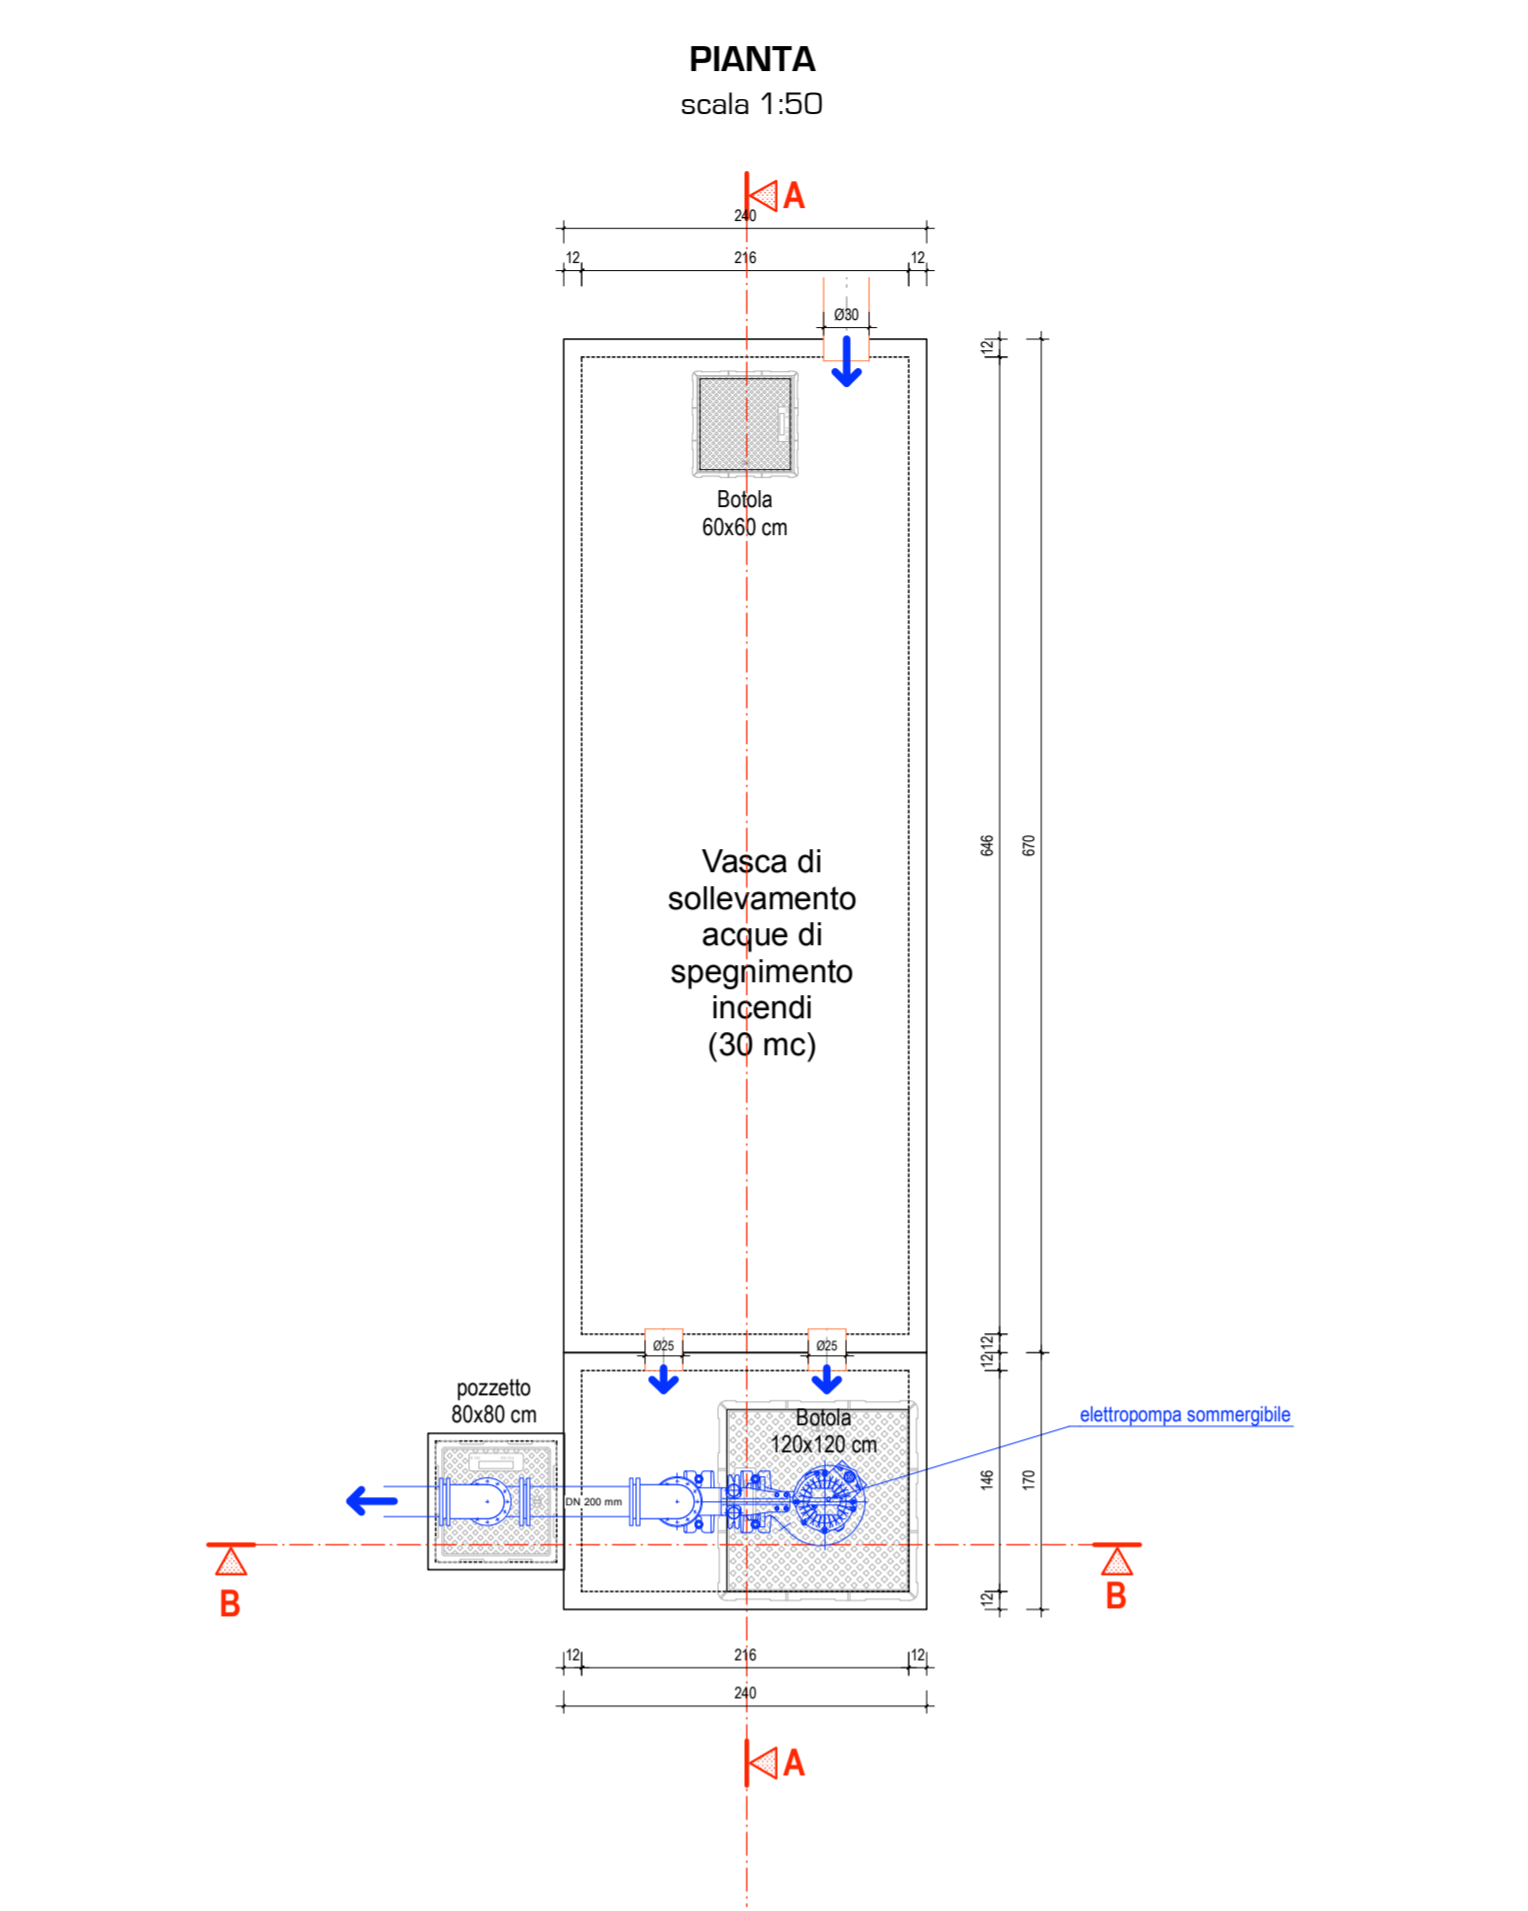

PARTICOLARI RISERVA IDRICA ANTINCENDIO

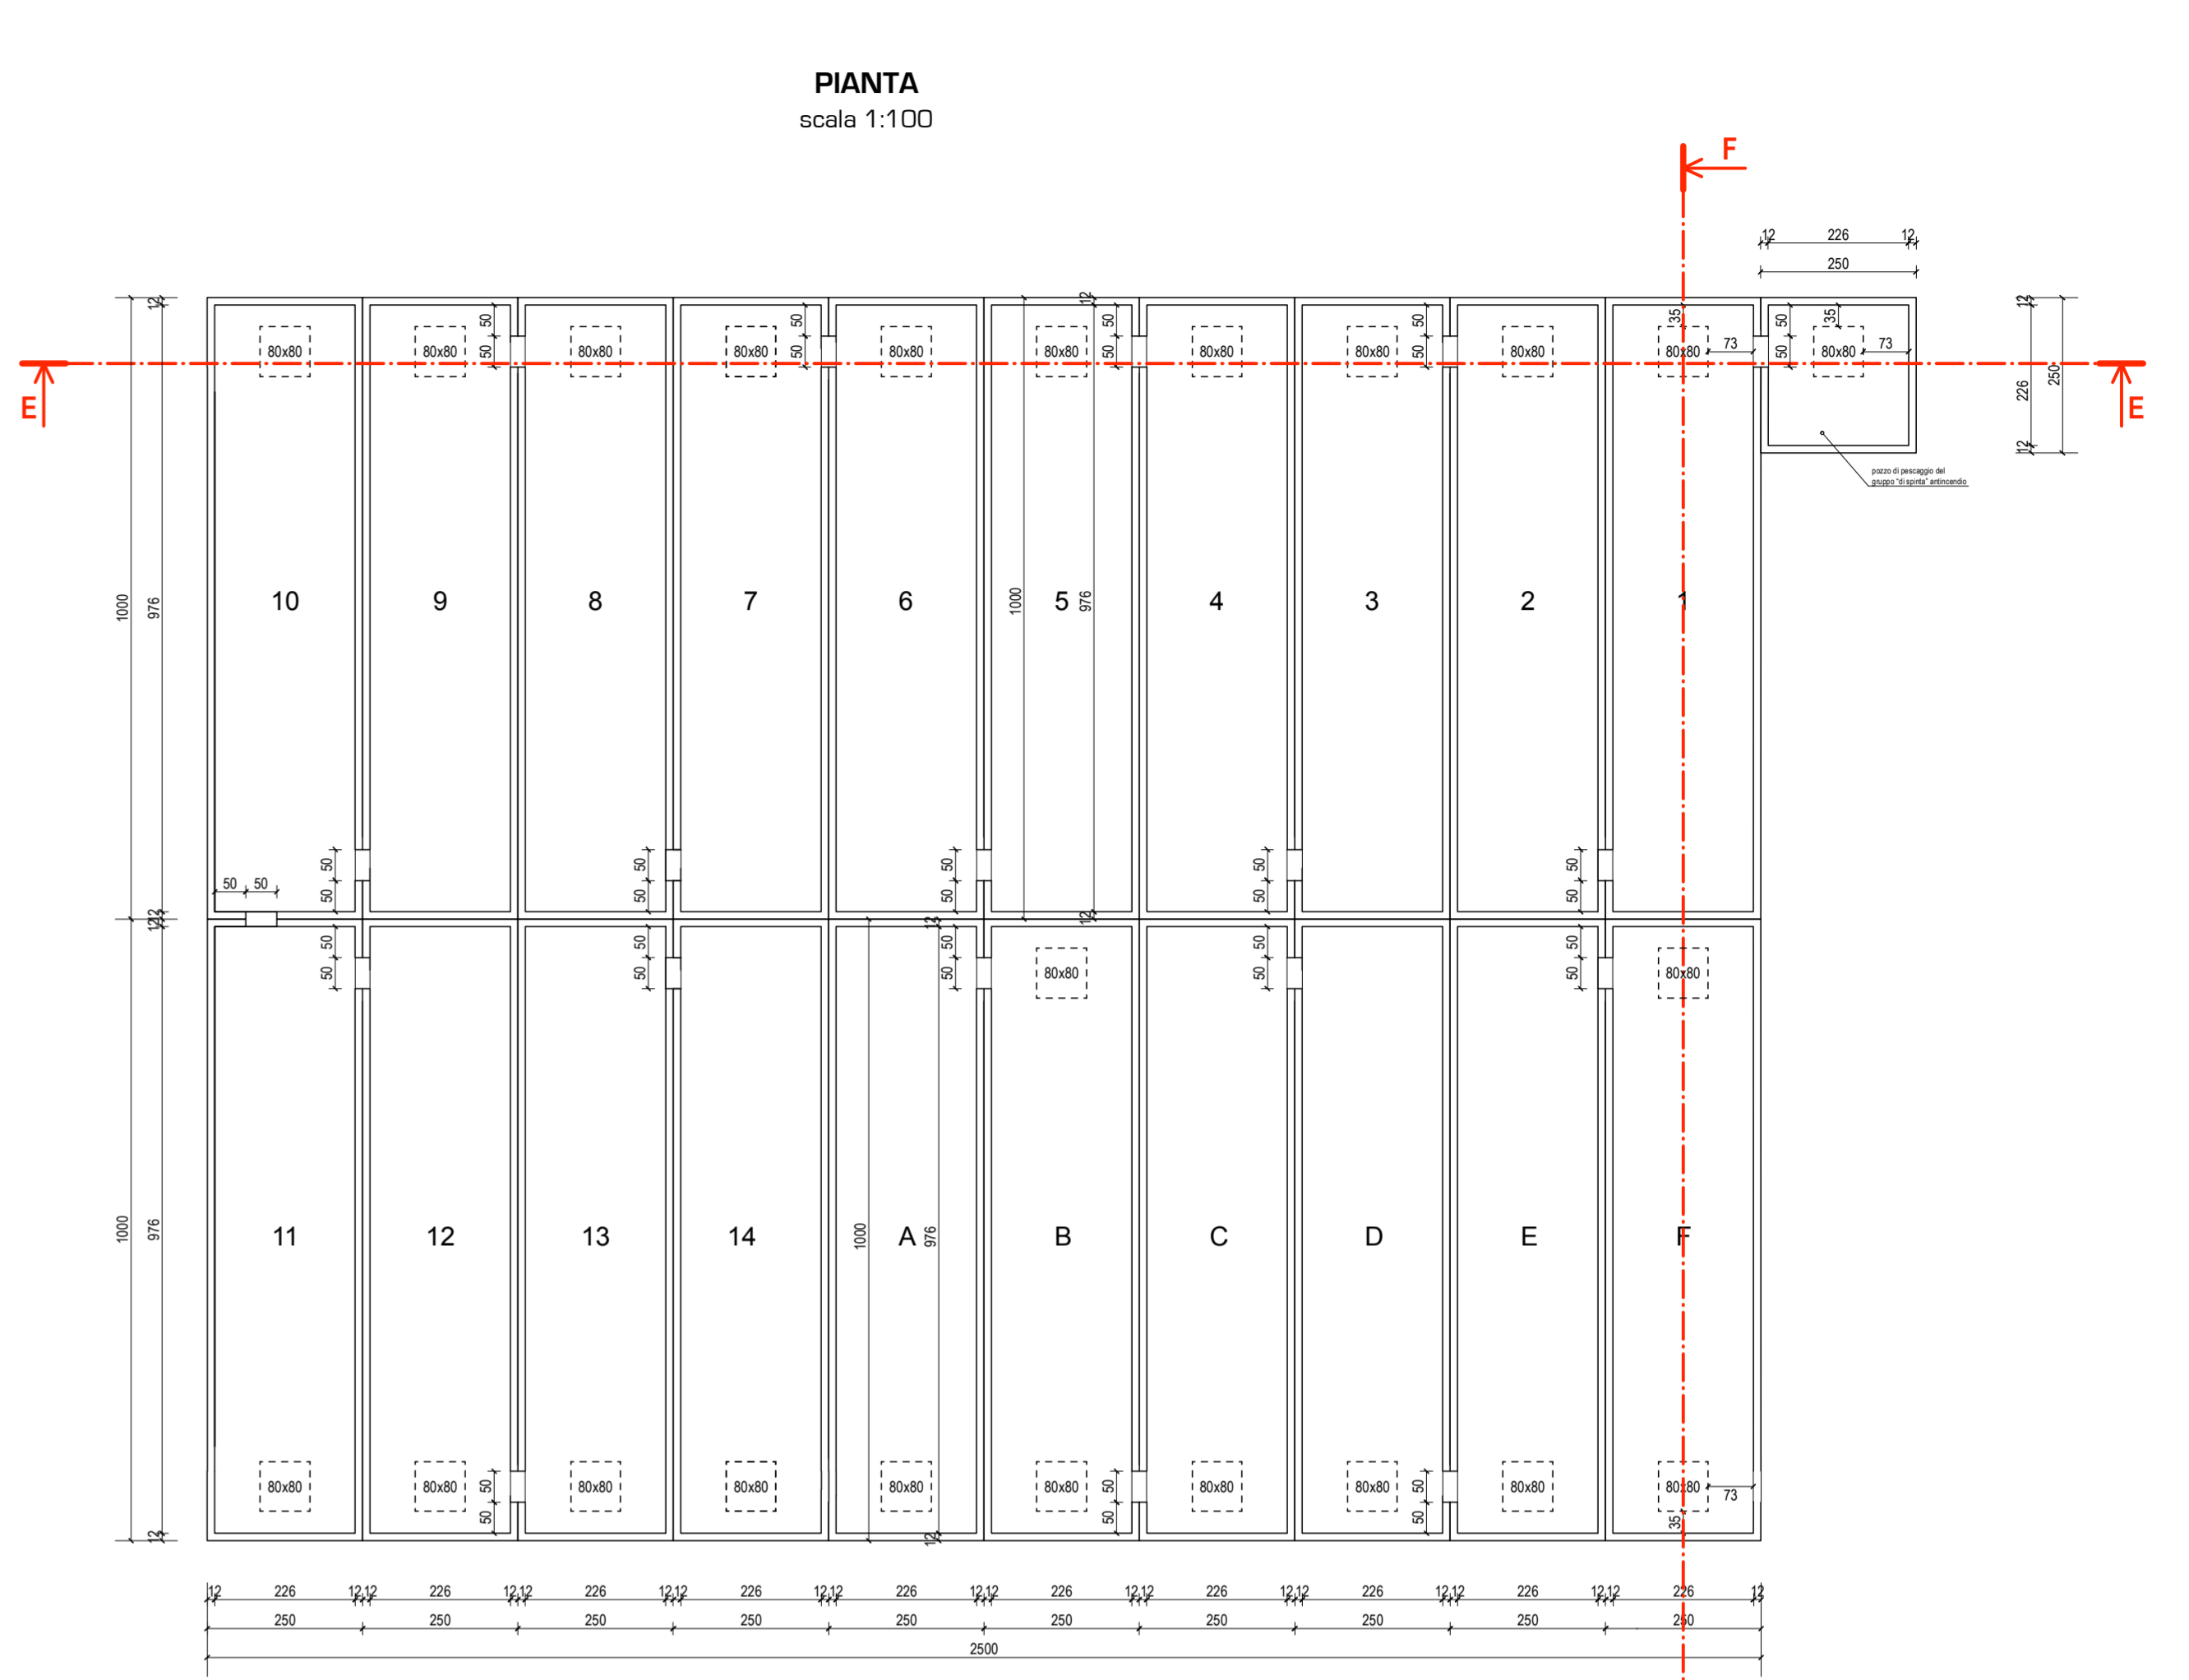

1, 2, 3, ... 14 Volume riserva idrica antincendio: 14 vasche x 47 mc = 658 mc
A, B, C, ... F Volume raccolta reflui spegnimento incendi: 6 vasche x 47 mc = 282 mc

