




PIANTA PIANO PRIMO – AREA SERVIZI/UFFICI 2

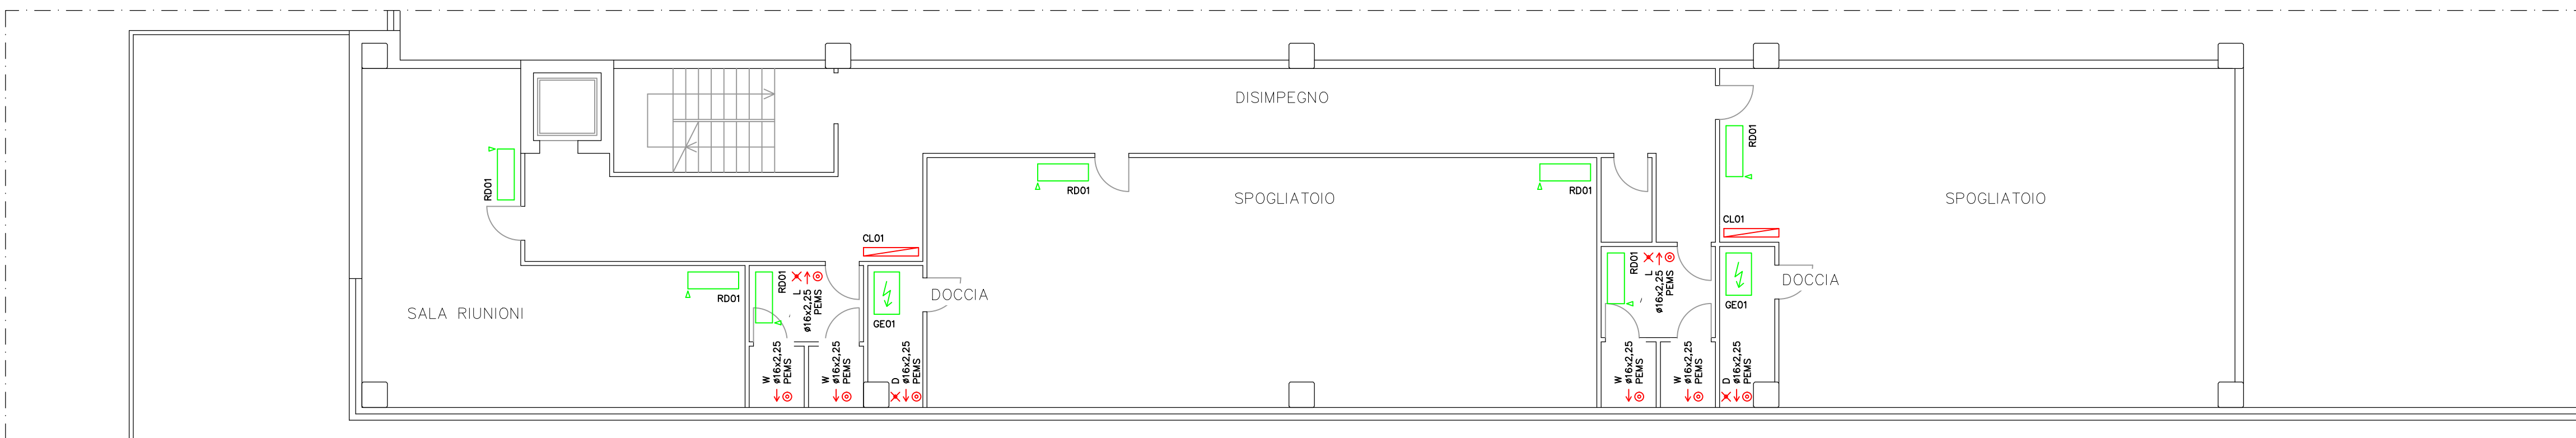


PIANTA PIANO PRIMO – SCALA 1:500

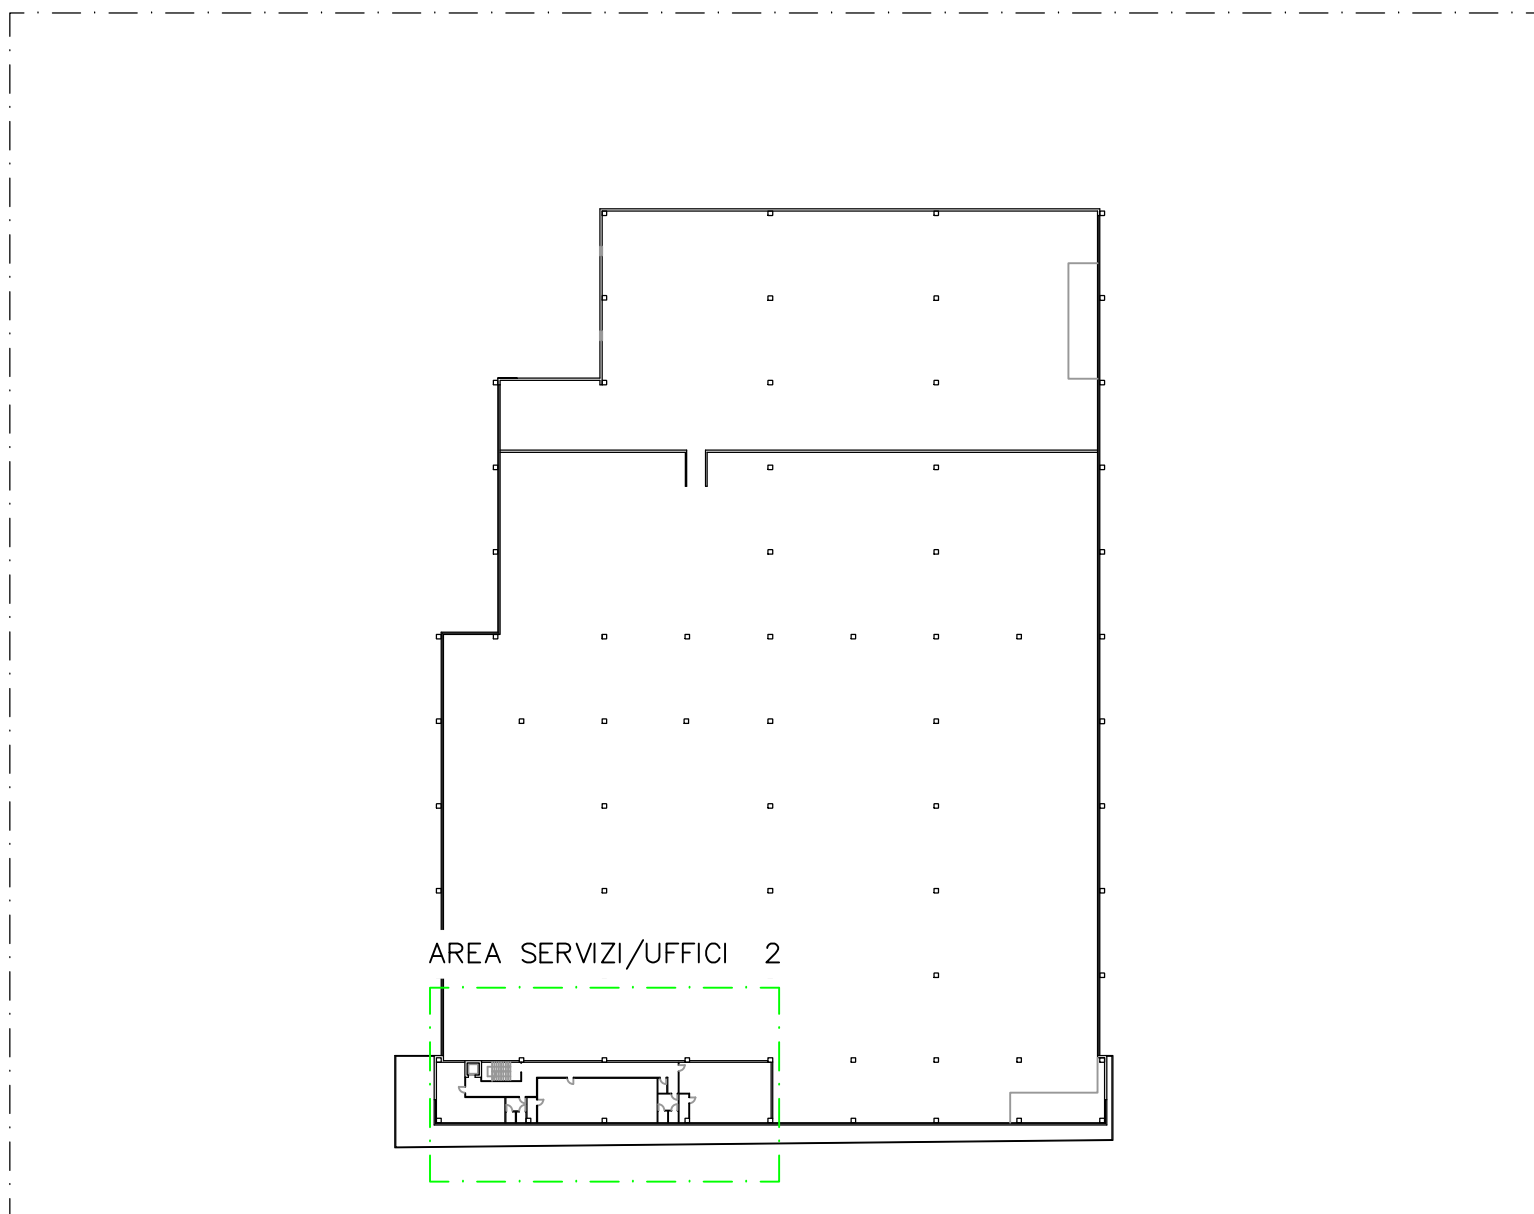


PIANTA PIANO TERRA – SCALA 1:500

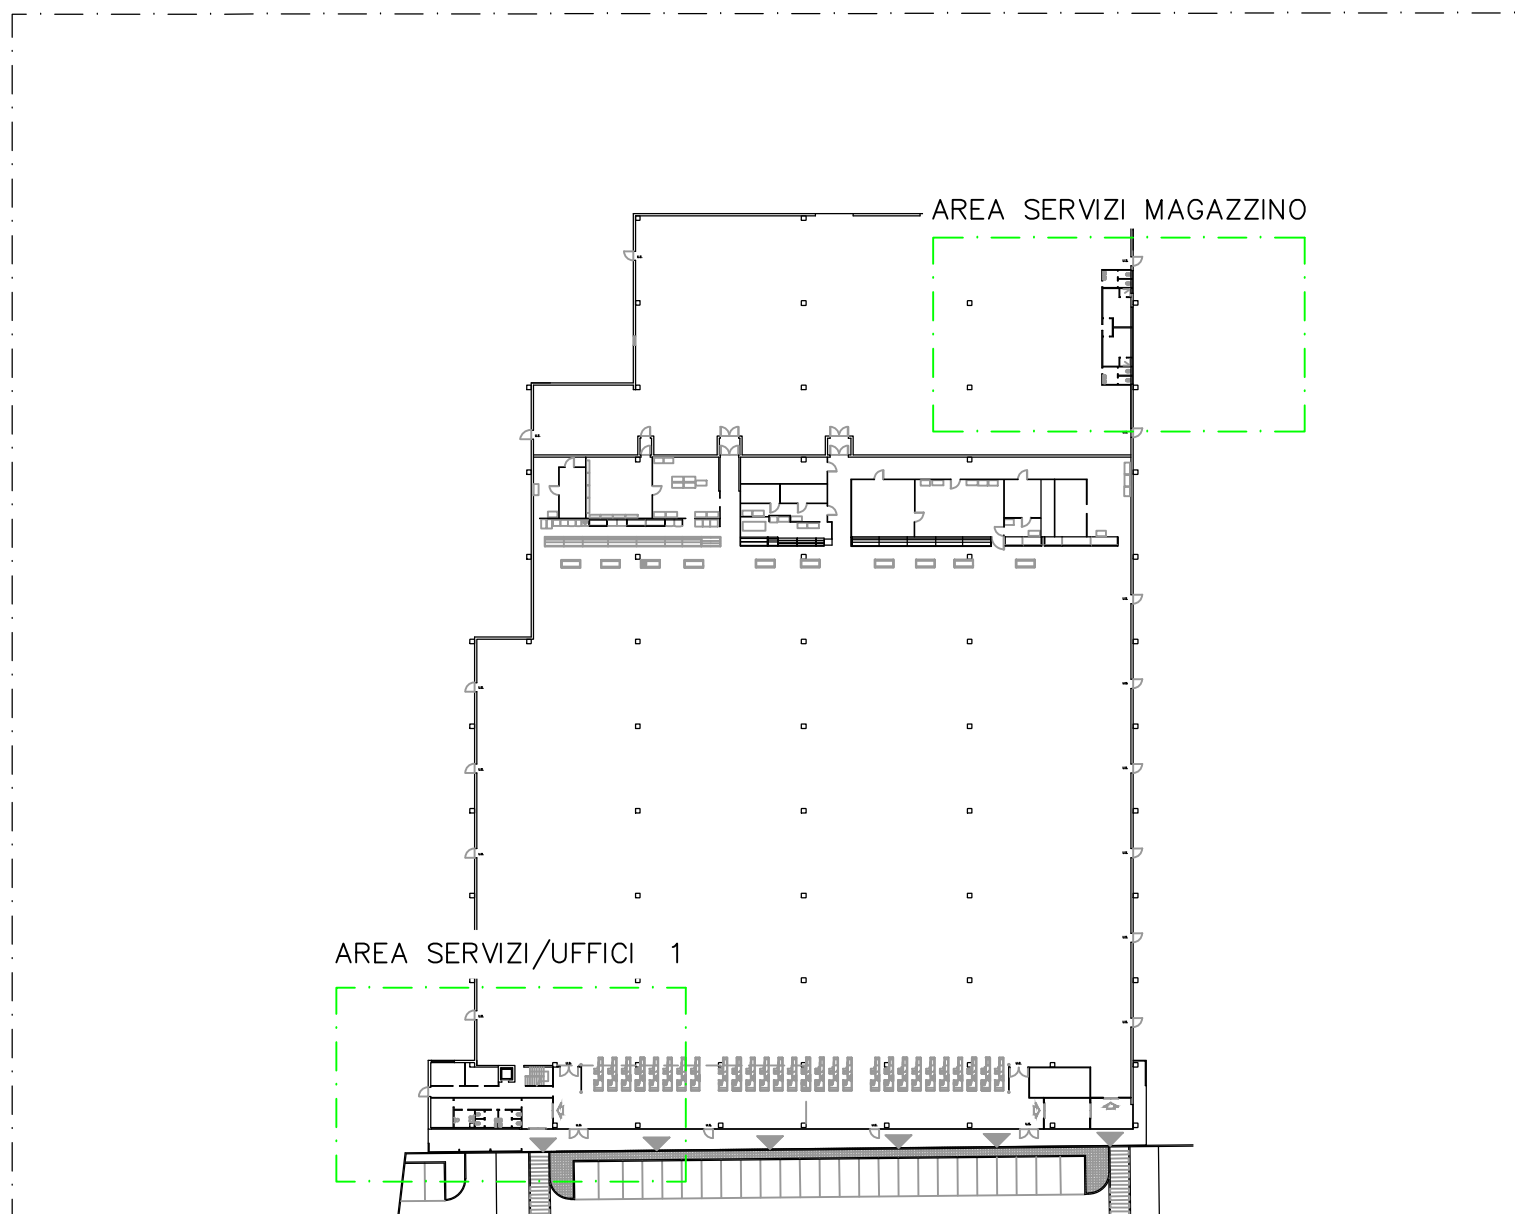

PIANTA PIANO TERRA – AREA SERVIZI/UFFICI 1

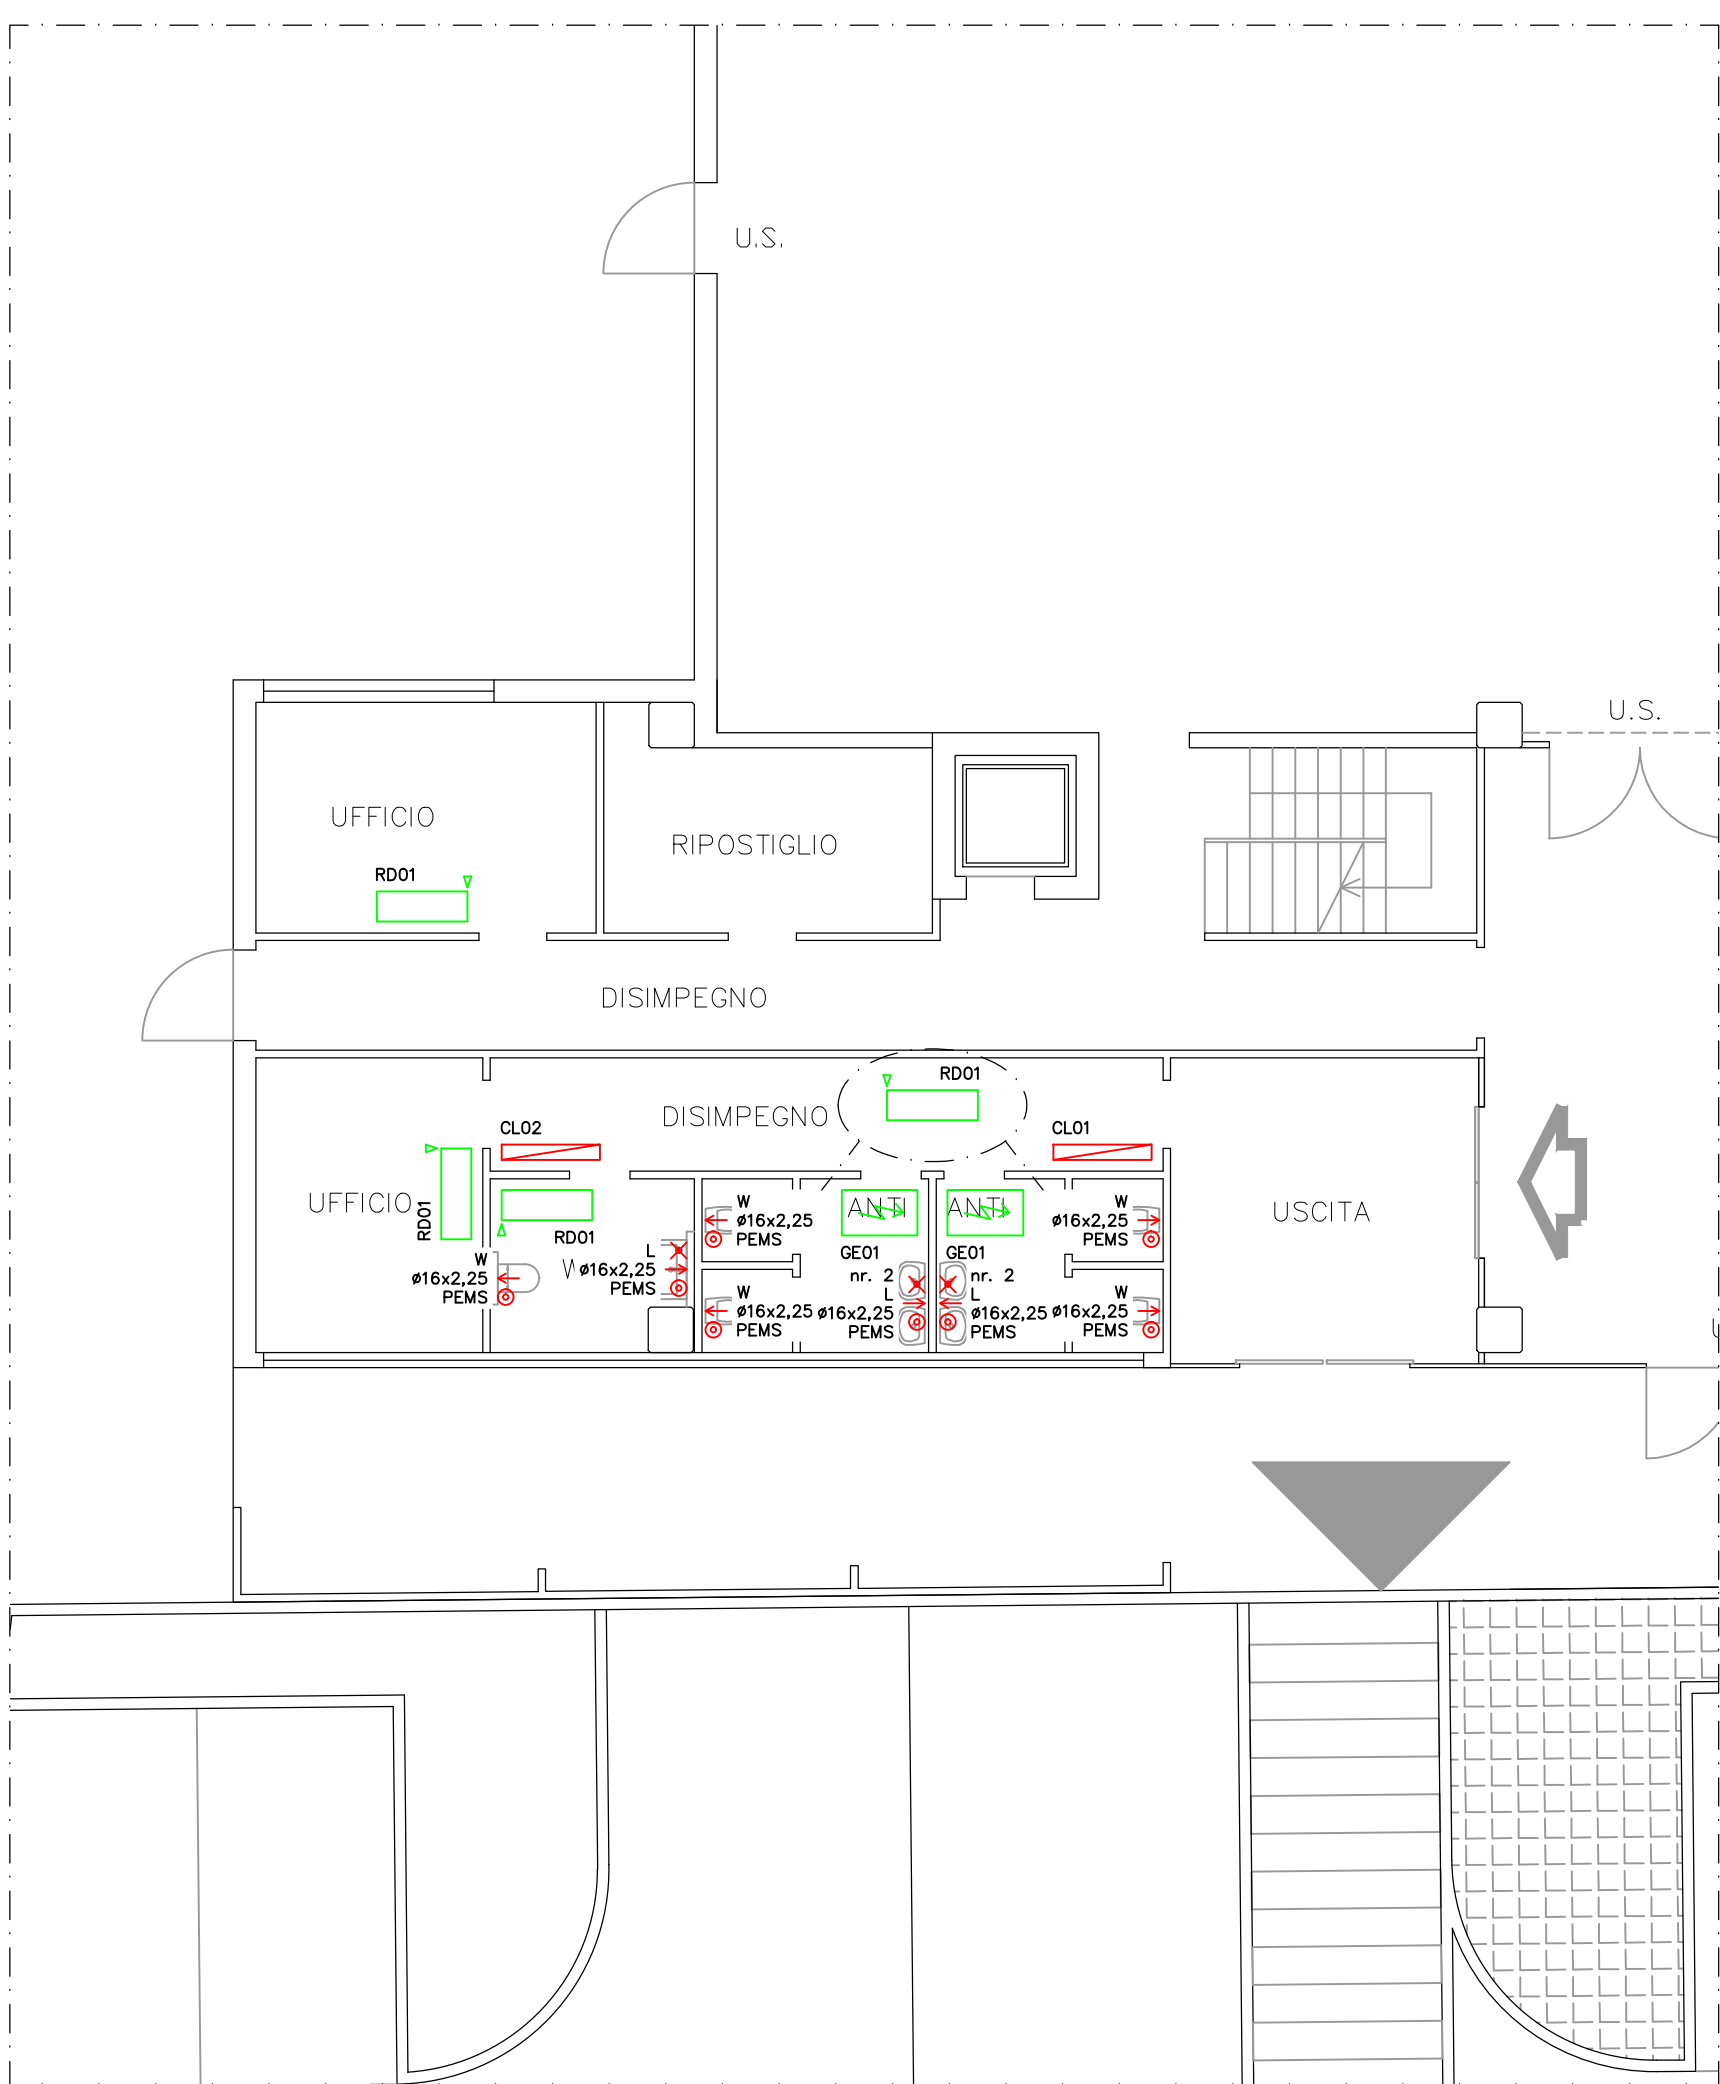

PIANTA PIANO TERRA – AREA SERVIZI MAGAZZINO

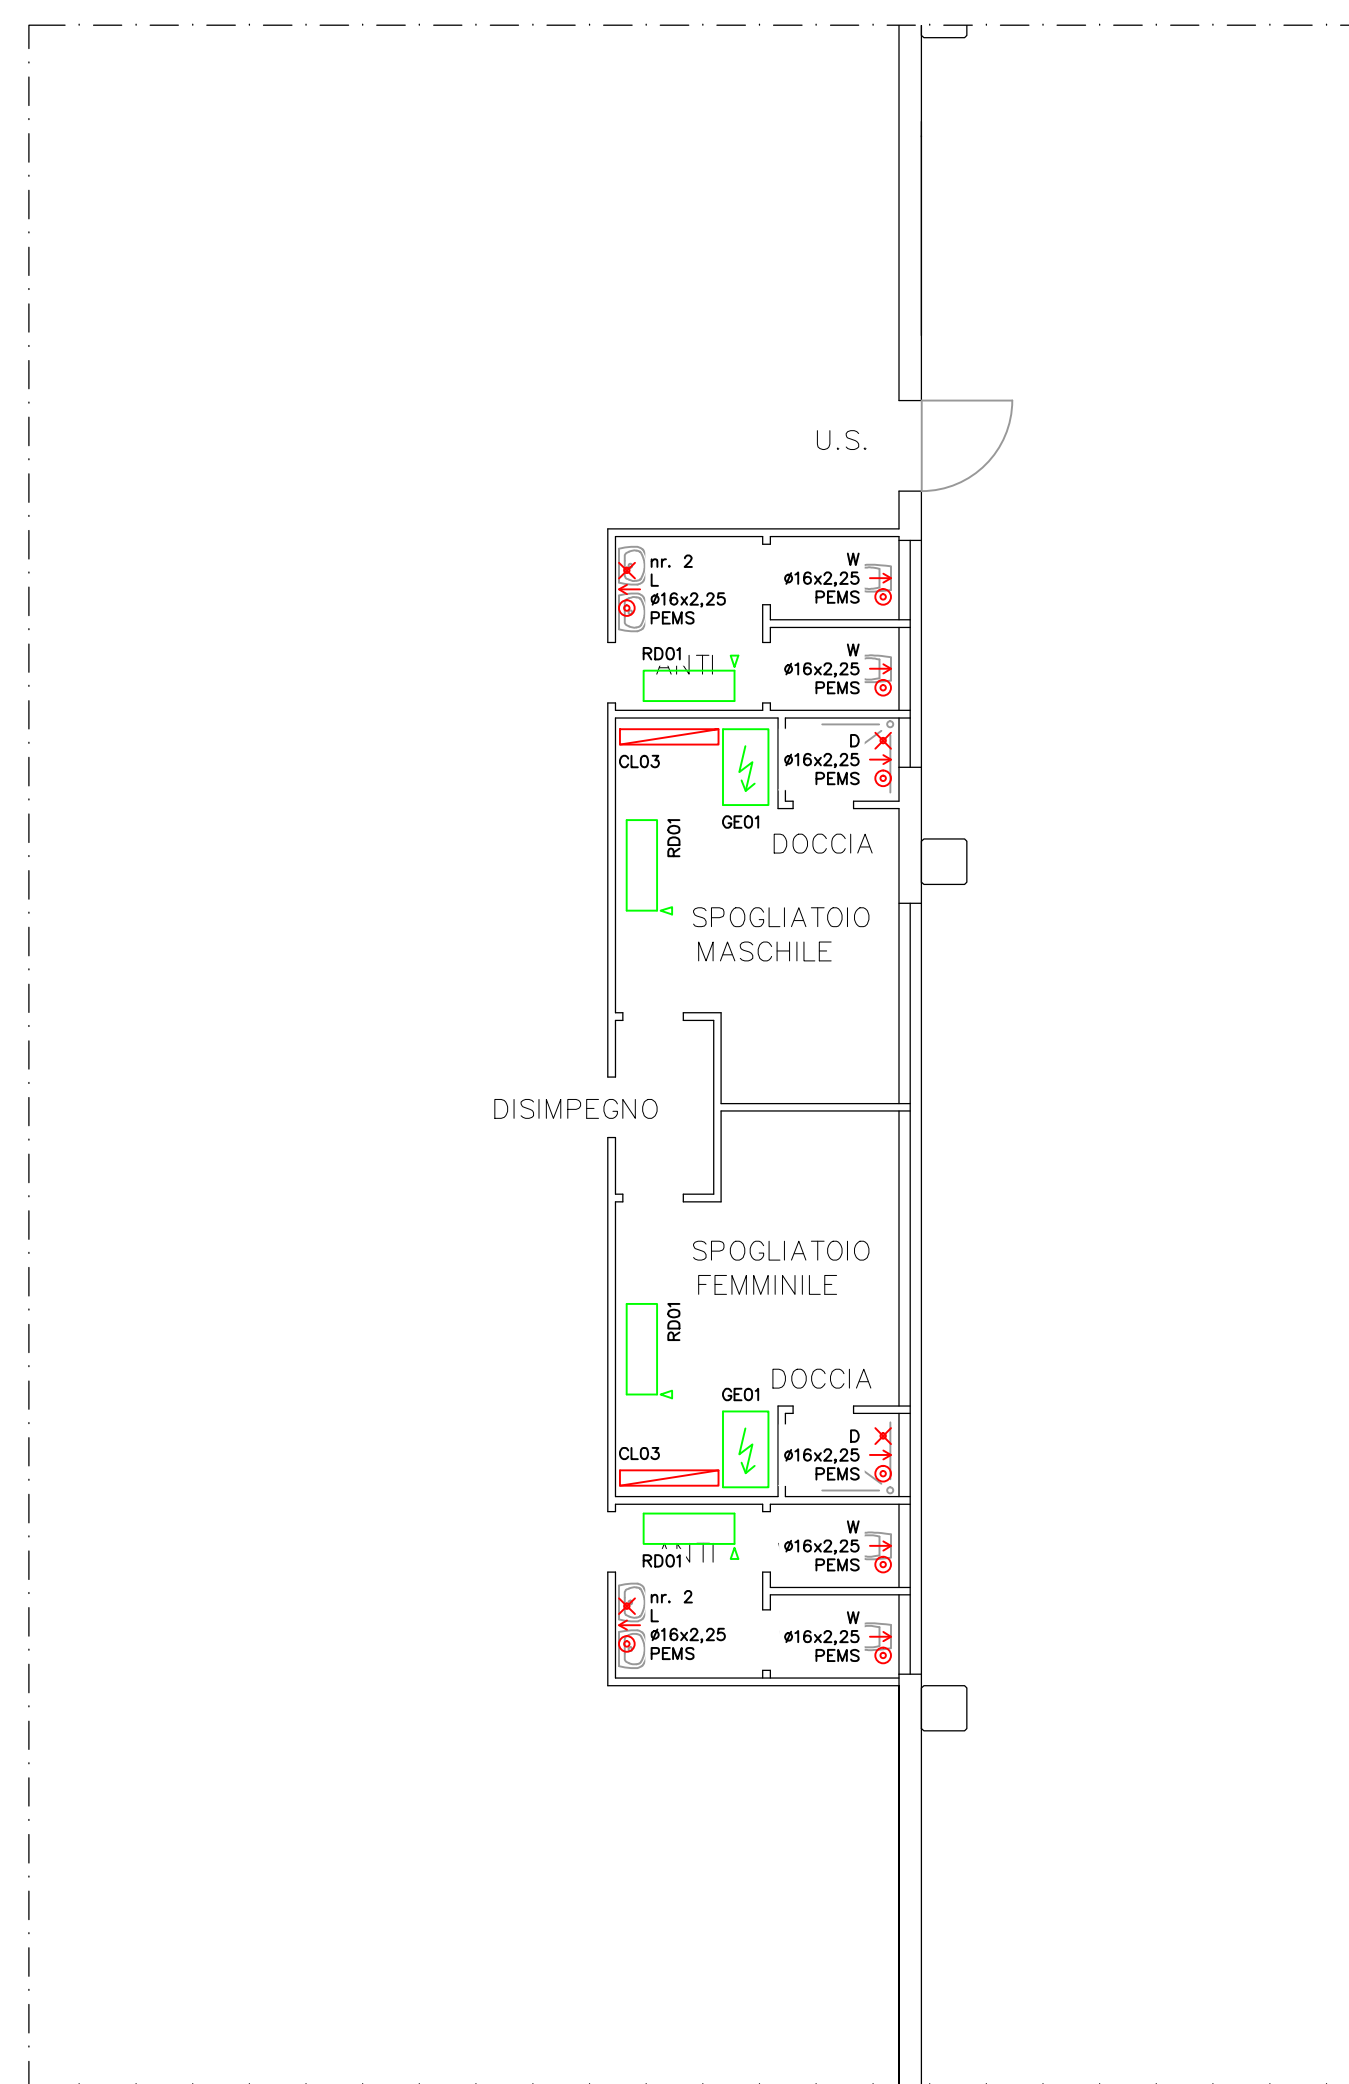

legenda – APPARECCHIATURE

simbolo	descrizione
	generatore di calore elettrico; preparatore elettrico di acqua calda di consumo
	radiatore con posizione attacco

legenda – COMPONENTI SANITARIO

simbolo	descrizione
	punto utenza acqua sanitaria fredda
	punto utenza acqua sanitaria calda
	punto scarico utenza
	collettore ACS

SIGLE ATTACCHI IDRICI

Sigla	Descrizione
L	Lavello
W	Vaso w.c.
D	Doccia
V	Vasca

LEGENDA – Identificazione sigle nei disegni

Elemento	Progress.	Caratteristiche Termo-Idrauliche	Caratteristiche Elettriche/Idrauliche
GE	01	Ariston mod. Vella C= 100,0 l; T= 45 min;	1,5 kW – 230 V ~50 Hz – IP X4
RD	01	Irapp S.p.a. mod. NOVO EL 1520 500 Qr= 700 W;	0,700 kW – 230 V ~50 Hz
CL	01	4 fredda + 2 calda	
	02	6 fredda + 3 calda	
	03	5 fredda + 3 calda	

Progettazione impianti tecnologici civili e industriali - Prevenzione incendi

37036 San Martino Buon Albergo (VR) - via Archimede, 10 - piano secondo, interno 13
 telefono: 045.8781131 e-mail: elettro@piramide-engineering.com - termo@piramide-engineering.com telefax: 045.8797494

committente: SUPERMERCATI TOSANO CEREAL s.r.l.
37053 Cerea (VR) – via Palesella, 1

intervento: Progetto per l'esecuzione, in conformità alle Leggi e Normative vigenti, degli impianti termoidraulici da installare a servizio di un fabbricato con destinazione ad uso commerciale sito in 36030 Costabissara (VI) - località Motta all'interno del piano urbanistico attuativo "VABENE".

elaborato: Impianti d'Ambito Termoidraulico
Riscaldamento - ACS
Pianta piano terra - Pianta piano primo - Particolari servizi igienici e uffici

commessa: 116-12	file: 116-12-T-PL01_CE	data: 12.2012	disegnatore: per. ind. Marco Modenese
tavola:	foglio: 02/02	scala: 1:100	progettista: per. ind. Marco Modenese
aggiornamenti:			data:
installatore:			progettista: per. ind. Marco Modenese
direttore dei lavori:			timbro e firma progettista:
note:			

A termini di legge e' vietato riprodurre o comunicare a terzi il contenuto del presente disegno