

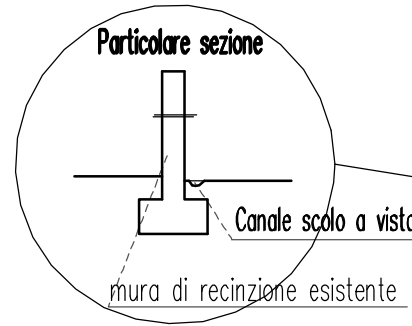


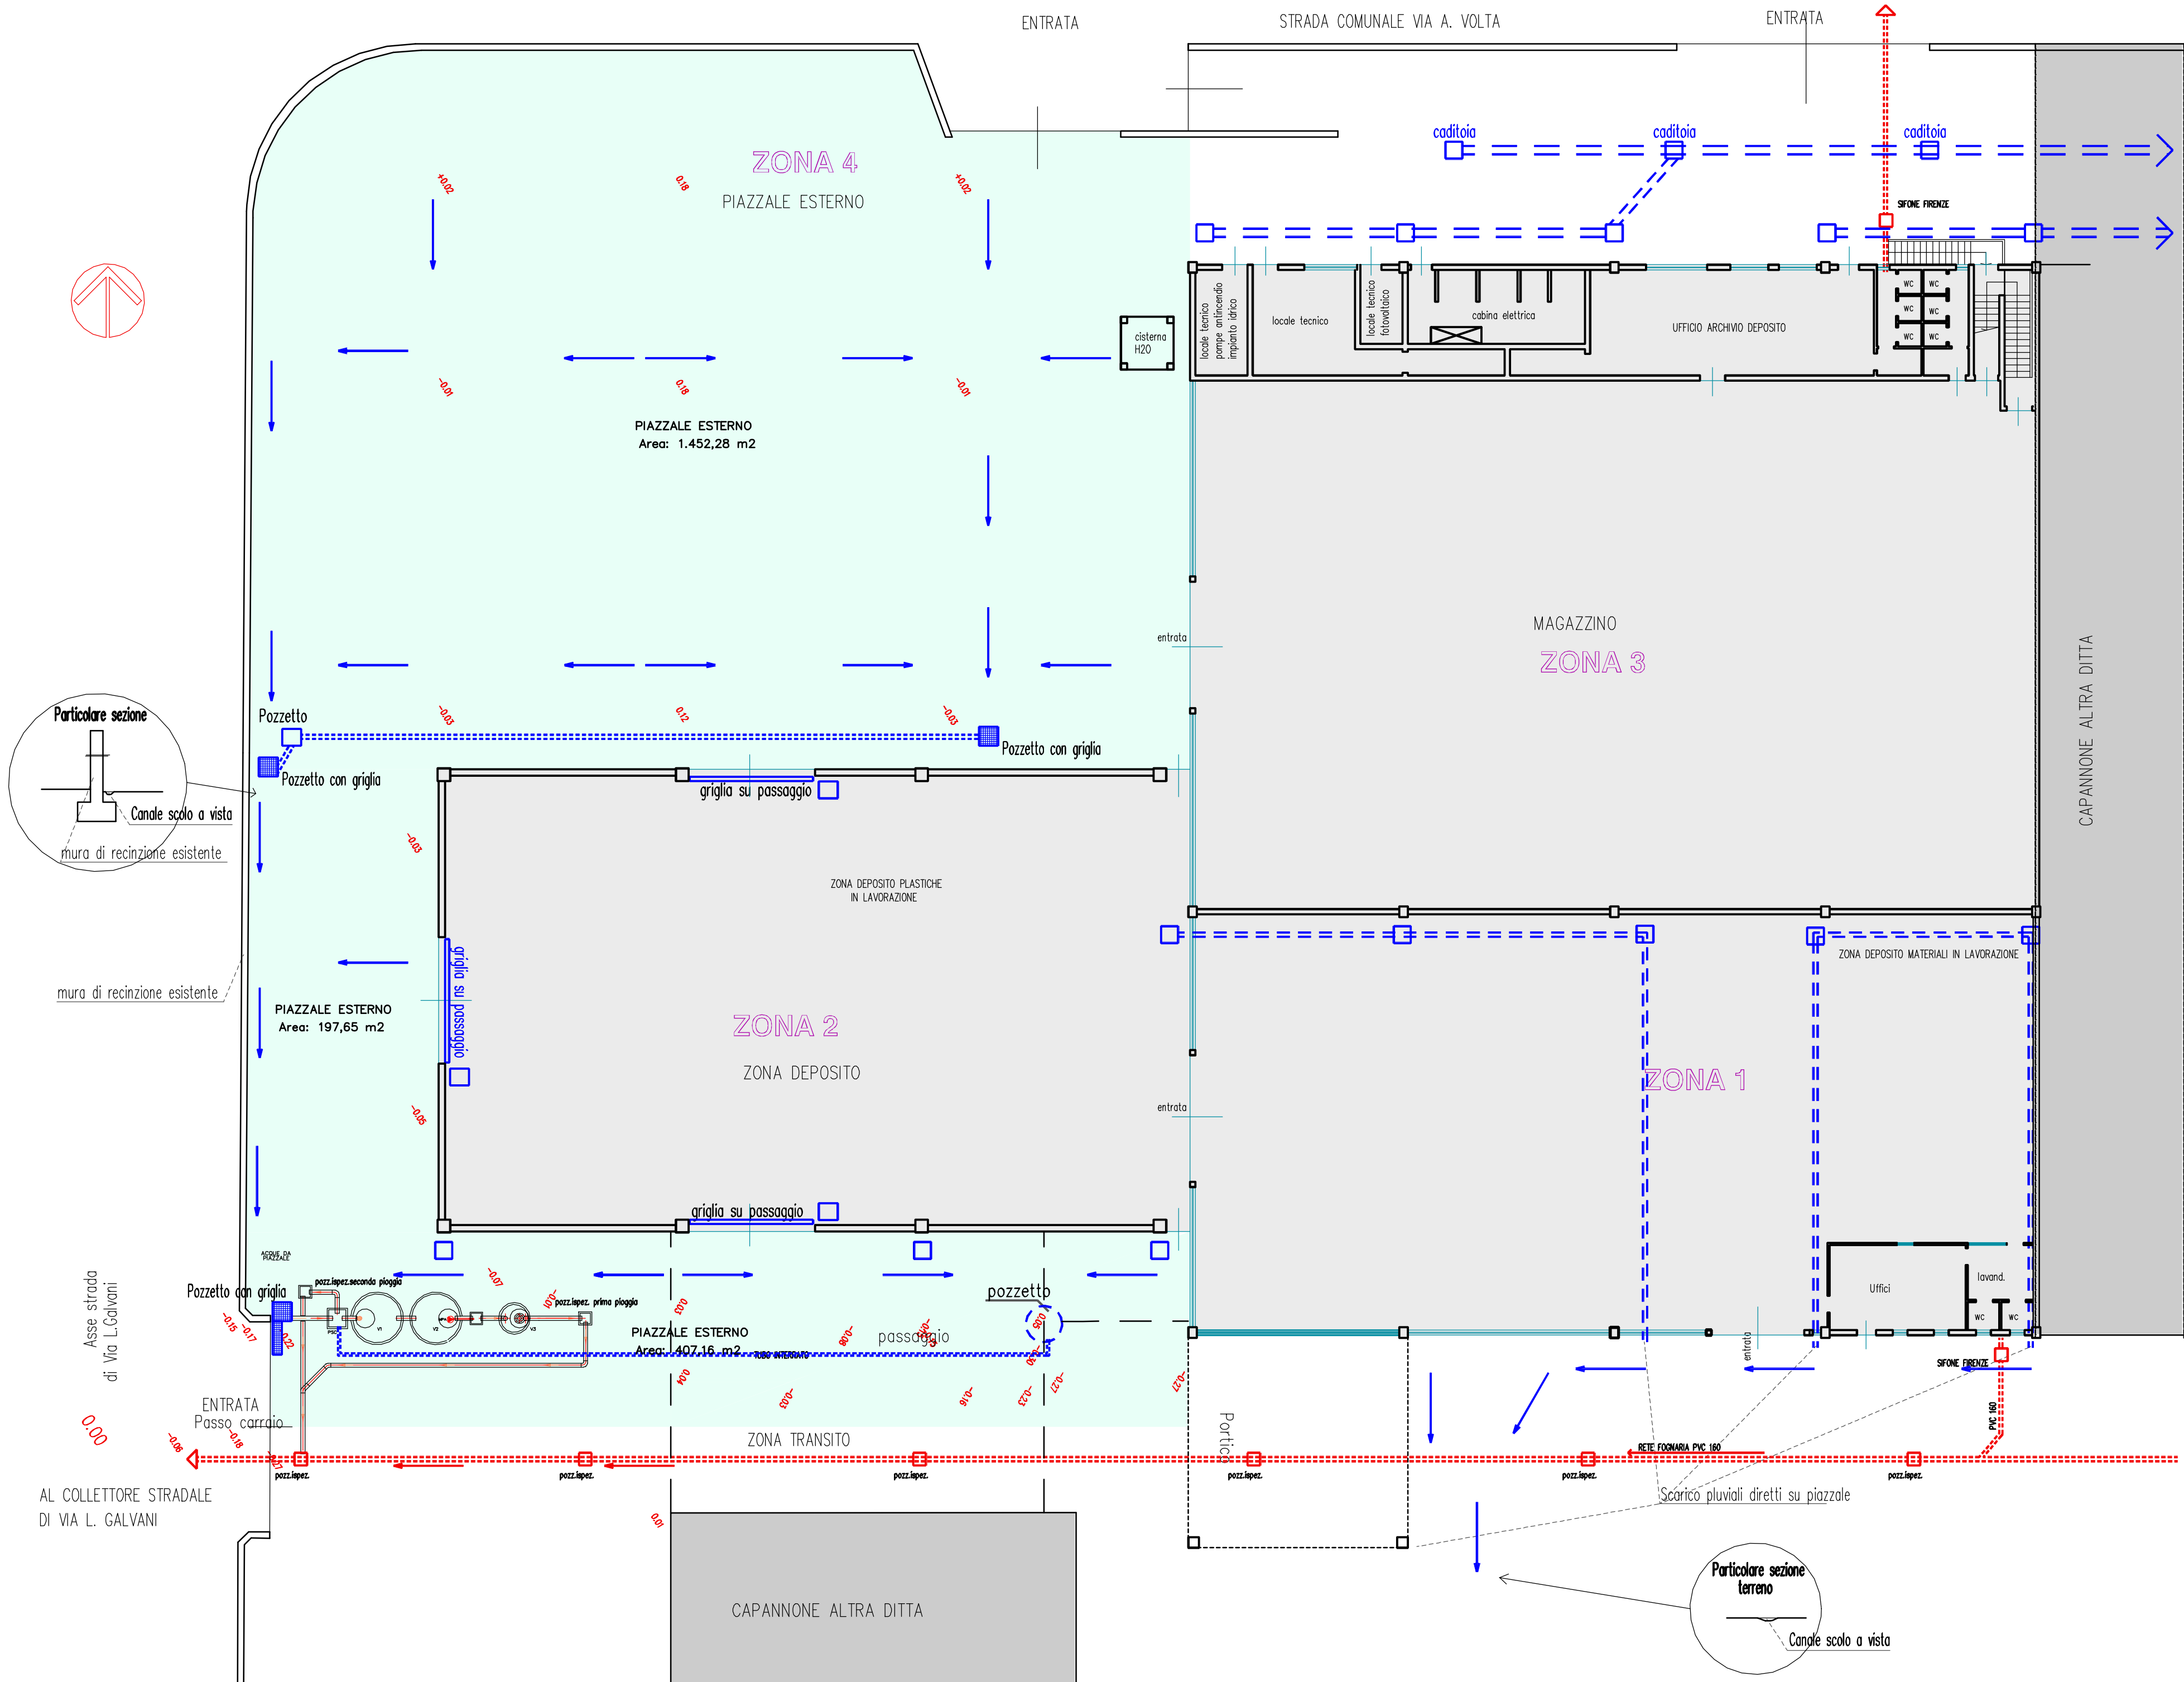

Asse strada di Via L. Galvani
0+00

AL COLLETTORE STRADALE DI VIA L. GALVANI

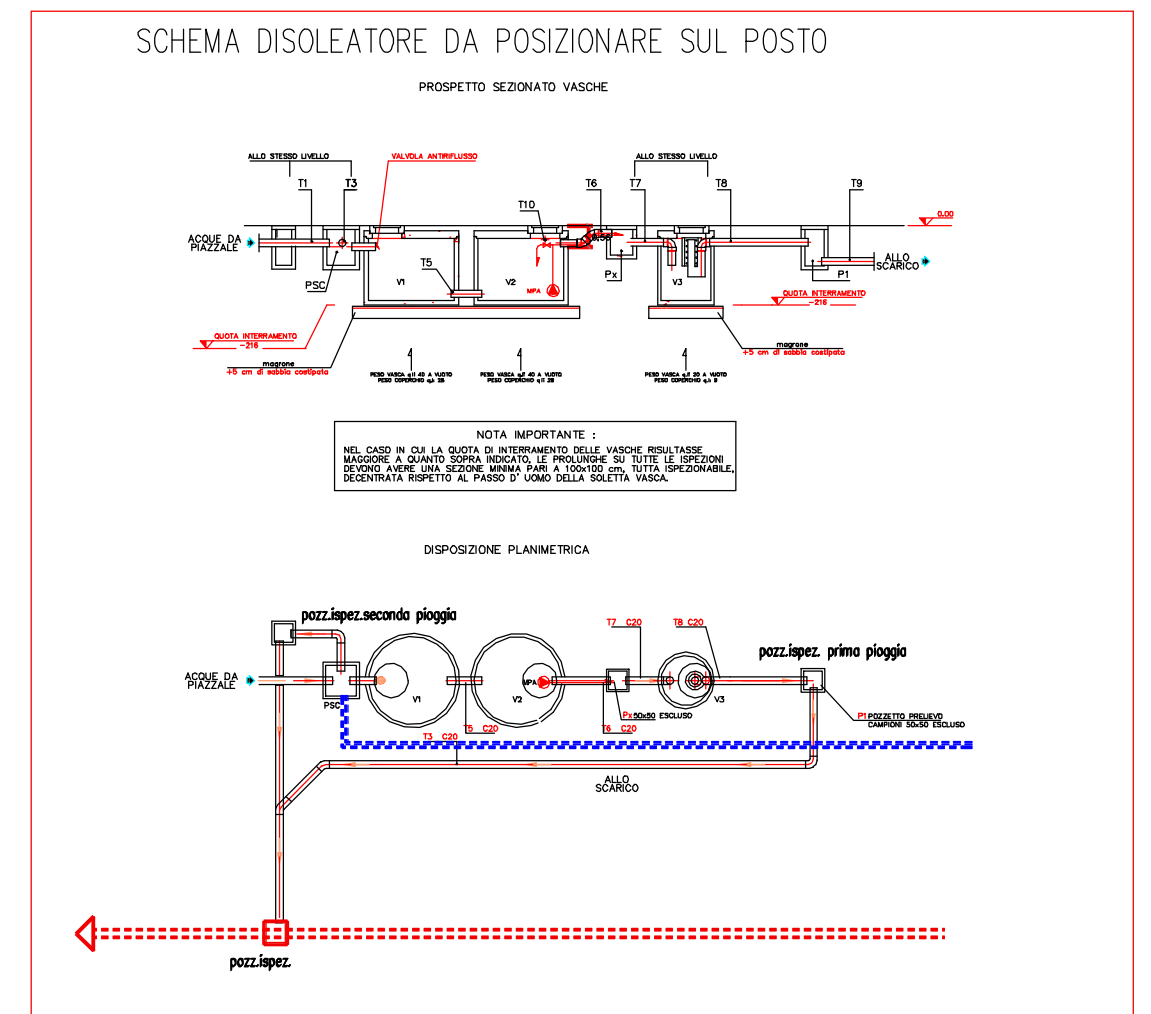

PIANTA FABBRICATO SCALA 1/200


LEGENDA TUBAZIONI SCARICHI

- Pozzetti ispezione acque nere
- Percorso interrato acque nere
- Collettore interrato acque nere
- Pozzetto con griglia acque meteoriche
- Pozzetti ispezione acque meteoriche
- Percorso in superficie acque meteoriche su piazzali
- Collettore interrato acque meteoriche

LEGENDA GENERALE

- EDIFICI ATTIVITA'
- Area —PIAZZALI ESTERNI CON SUPERFICIE IN MQ.
- 0+00 —QUOTE PIAZZALI

SCHEMA TIPO IMPIANTO TRATTAMENTO ACQUE PRIMA PIOGGIA

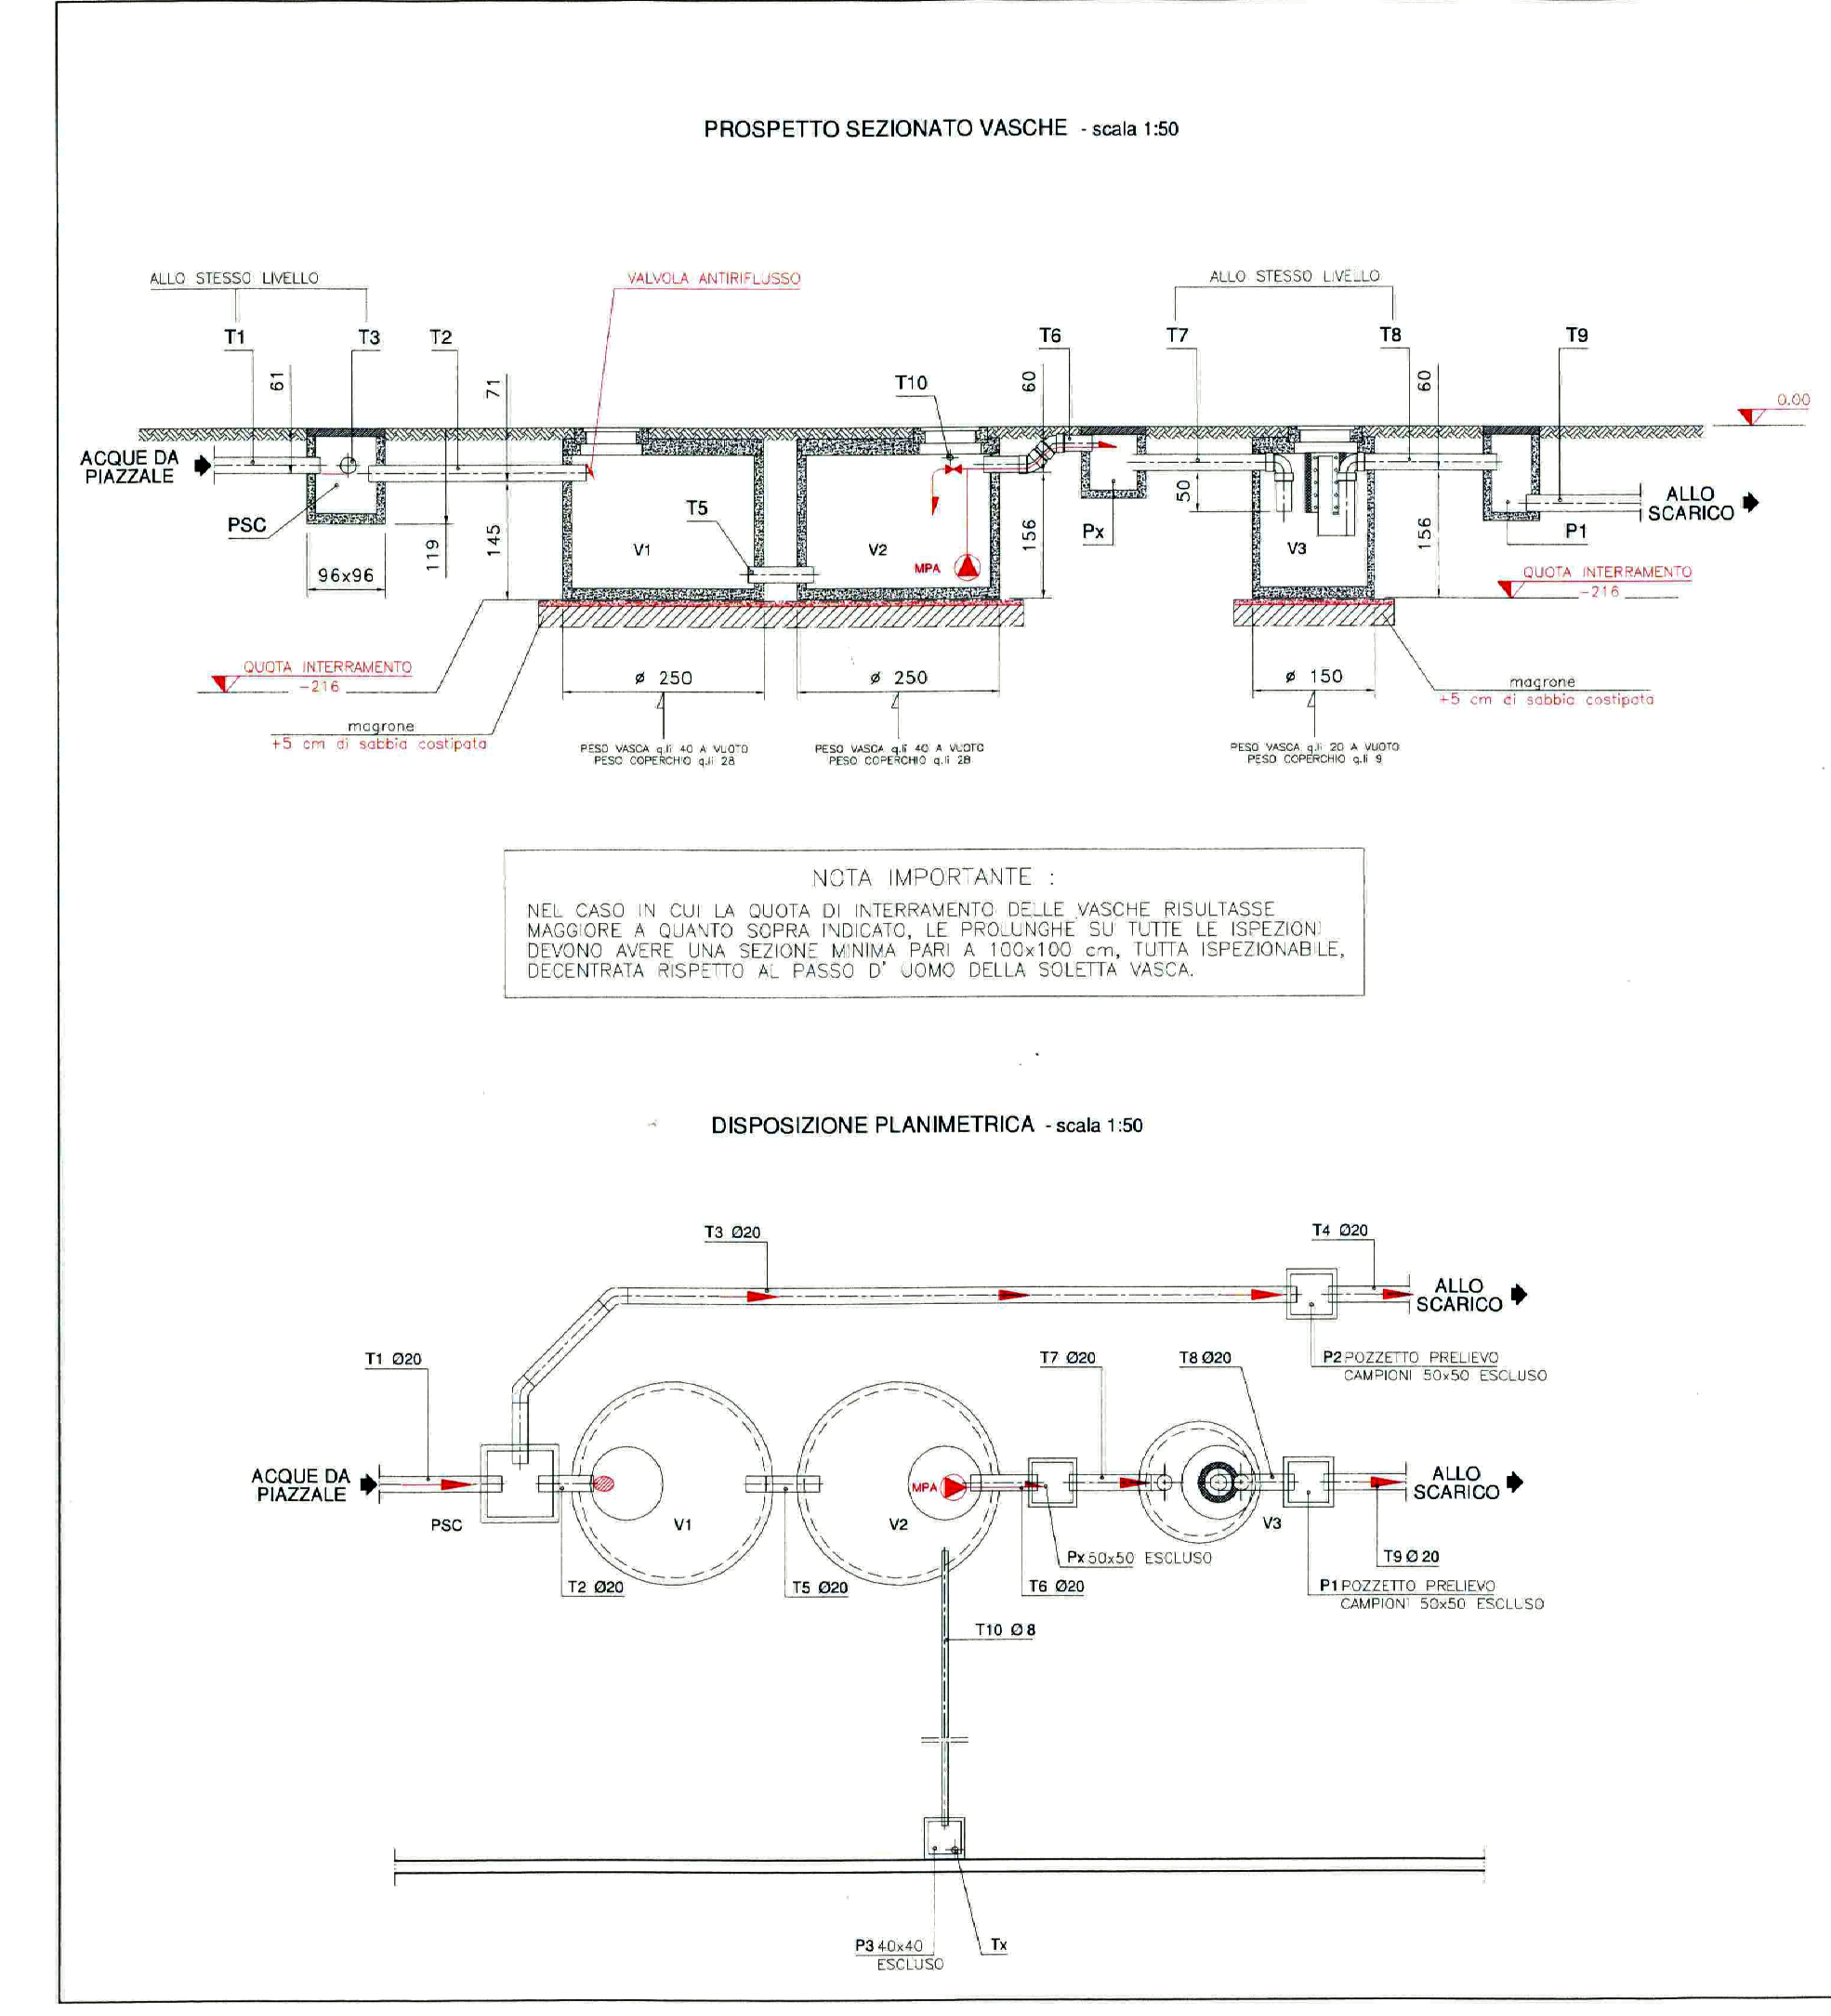

- LEGENDA : PRIMA DI INIZIARE I LAVORI SI CONSIGLIA DI PRENDERE ATTENTA VISIONE DELLE NOTE RIPORTATE NELLA PRESENTE LEGENDA.**
- PSC : POZZETTO SCOLMATORE DIM. 96x96 cm H= 119 cm.
 - V1/V2 : BACINO DI ACCUMULO nr.2 VASCHE Ø 250 cm H= 216 cm.
 - V3 : DISOLEATORE COALESCENTE Ø 150 cm H= 216 cm.
 - QUOTE : ESPRESSE IN CENTIMETRI.
 - TUBAZIONI DA T1 A T9 : IN PVC TIPO 302 (ARANCIONE, GROSSO SPESSORE) IN PENDENZA DELL'1% OVE INDICATO DALLE FRECCE.
 - TUBAZIONE Tx : TUBO CORRUGATO Ø 6 cm PER PASSAGGIO CAVI DI ALIMENTAZIONE ELETTRICA 230 V MONOFASE-TERRA. POTENZA INSTALLATA 1 kW. NOTA : L'ALLACCIAMENTO CAVI CORRENTE - QUADRO ELETTRICO E' A CARICO DEL CLIENTE. Nota: prevedere linea di alimentazione elettrica impianto secondo normativa CEI 64-8, con interruttore magnetico-termico provvisto di differenziale installato a monte del quadro di comando in fornitura.
 - TUBAZIONE T10 : TUBO CORRUGATO Ø 8 cm PER PASSAGGIO CAVI
 - CORREDARE I POZZETTI CON CHIUSINI FACOLTATIVAMENTE CARRABILI - P3 esd.
 - PRIMA DEL MONTAGGIO DELL'IMPIANTO, ESEGUIRE ACCURATA PULIZIA INTERNA DELLE VASCHE DA OGNI TIPO DI DETRITI.
- IMPORTANTE**
- LA LINEA DI ALIMENTAZIONE ELETTRICA DELL' IMPIANTO DI DEPURAZIONE DEVE ESSERE INDIPENDENTE RISPETTO ALL' IMPIANTO ELETTRICO GENERALE. IN QUANTO IL FUNZIONAMENTO DEL DEPURATORE E' DISTRIBUITO SULLE 24 ORE/GIORNO E SU 7 GIORNI/SETTIMANA.
 - LE GIUNZIONI FRA LE VASCHE E I POZZETTI, E TUTTE LE TUBAZIONI DA ESSE COLLEGATE, DEVONO ESSERE SIGILLATE A PERFETTA TENUTA IDRAULICA.

SCARICO VASCHE

L'AUTOMEZZO CHE TRASPORTA LE VASCHE DEVE POTERSI POSIZIONARE IN COMPLETA SICUREZZA A NON PIU' DI 2 METRI PARALLELAMENTE ALLO SCAVO PER CONSENTIRE LE OPERAZIONI DI SCARICO. DURANTE LE OPERAZIONI DI SCARICO DEVE ESSERE PRESENTE UN SECONDO LAVORO CHE HA VISIONATO IL PRESENTE DISEGNO.

DATA	OPERAZIONE	REALIZZATO DA	VERIFICATO DA
01/08/2017	PROGETTO	BARCI VITTORIO	NC
06/07/2017	PROGETTO	BARCI VITTORIO	NC
11/05/2017	PROGETTO	BARCI VITTORIO	NC
18/05/2017	PROGETTO	BARCI VITTORIO	NC
07/07/2017	PROGETTO	BARCI VITTORIO	NC
05/07/2017	PROGETTO	BARCI VITTORIO	NC
08/05/2017	PROGETTO	BARCI VITTORIO	NC
26/03/2017	PROGETTO	BARCI VITTORIO	NC
07/05/2017	PROGETTO	BARCI VITTORIO	NC
14/05/2017	PROGETTO	BARCI VITTORIO	NC


STANDARD N° 15101

PROGETTO: OPERE EDILI RIFERITE ALLA MESA IN OPERA IMPIANTO DI TRATTAMENTO ACQUE DI PRIMA PIOGGIA.

DEPUR PADANA ACQUE

Depur Padana Acque S.r.l.
Via Venezia, 10 - 47021 Cesena (FC)
Tel. 0546/21111 - Fax 0546/21112
Web: www.depurpadana.com
P.IVA 01500000400

A TITOLI DI LEGGE SI RISPETTANO LA PROPRIETA' DI QUESTO DISEGNO CON DIVIETO DI RIPRODURLO E DI RENDERSI COMUNQUE NOTO A TERZI O A DITTE, CONCORRENTI SENZA NOSTRA AUTORIZZAZIONE SCRITTA.

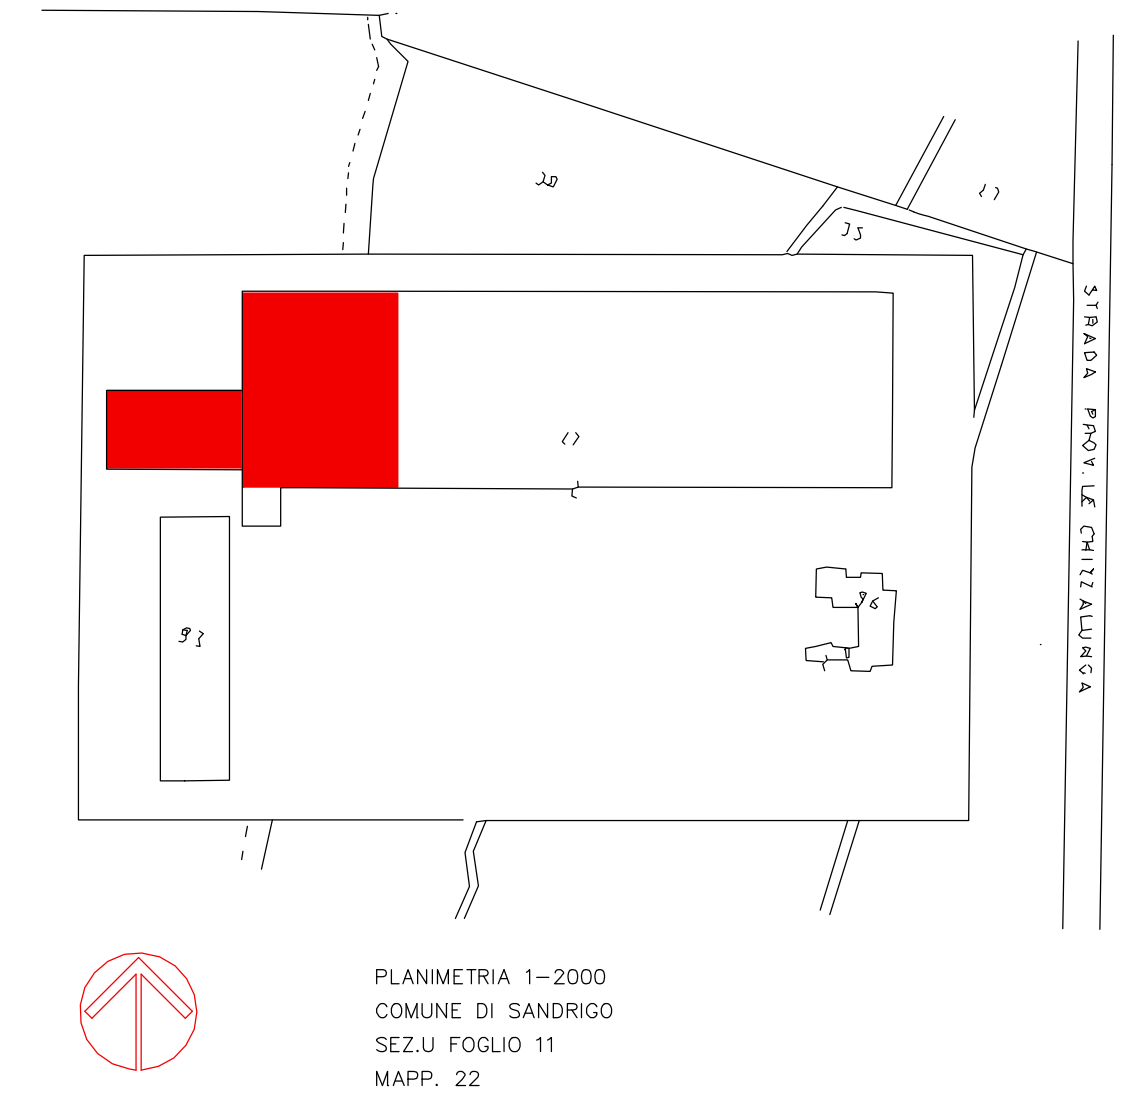

COMUNE DI SANDRIGO VICENZA

PROGETTO:
RILIEVO, CAPANNONE ARTIGIANALE ED UFFICI CON PIAZZALE ESTERNO DI PERTINENZA CON POSIZIONAMENTO DISOLEATORE IN VIA L. GALVANI 262

Committente: ESO-RECYCLING S.R.L.
IMPIANTO VIA L. GALVANI 262-36066 SANDRIGO
N.C.F. p. IVA 02887100242

Progettista:
Geom. Barci Vittorio

tavola PROGETTO DISOLEATORE
PIANTA PIAZZALE ESTERNO DEPOSITO
PIANTA E SEZIONE DISOLEATORE

arch. var disoleatore nov 2014
data nov 2014
tav. n. 1var
scala 1:2000
1:200

STUDIO PROGETTAZIONE
BARCI GEOM. VITTORIO
C/O ARCHITETTURA P. VIA L. GALVANI
21000, PIAZZA MATTEOTTI 13 - 21046 SANSEVERO (VA)
Tel. 0444/940005 - 0444/940006 - 0444/940007
A TITOLI DI LEGGE SI RISPETTANO LA PROPRIETA' DI QUESTO DISEGNO CON DIVIETO DI RIPRODURLO E DI RENDERSI COMUNQUE NOTO A TERZI O A DITTE, CONCORRENTI SENZA NOSTRA AUTORIZZAZIONE SCRITTA.