



LEGENDA PERCORSI


→ Percorso/Manovre automezzi
- - - Percorso rifiuti

LEGENDA DEPOSITI

- ① Stoccaggio rifiuti (R 13) destinati al recupero nell'impianto
- ② Area di selezione/ritiro e/o cernita manuale
- ③ Area di Messa in Riserva R13
- ④ Area di carico pressa-container


AREA IMPIANTO RECUPERO RIFIUTI

PESA AUTOMEZZI

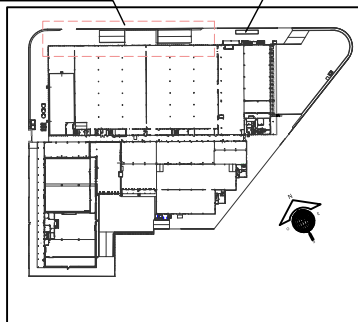


PIANIMETRIA GENERALE
SCALA 1:200

PIANTA PIANO TERRA - SCALA 1:200 - MANOVRE DEI MEZZI IN ENTRATA NELL'IMPIANTO - CER 150103

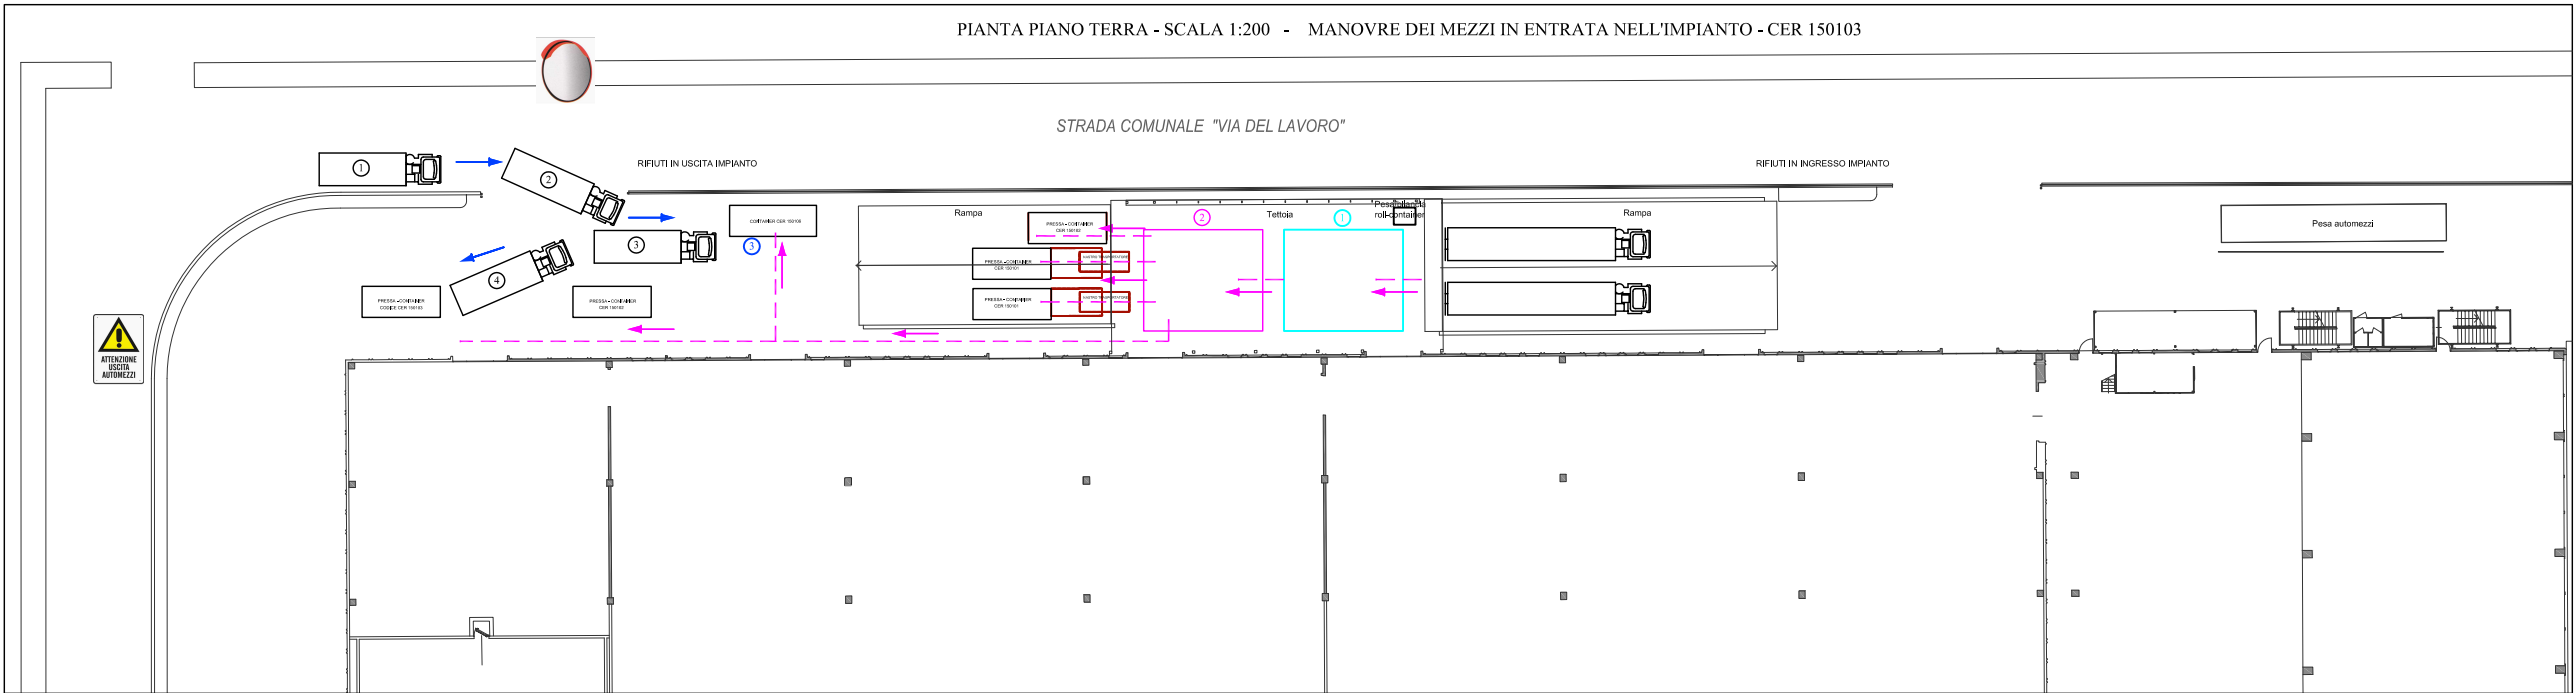

STRADA COMUNALE "VIA DEL LAVORO"

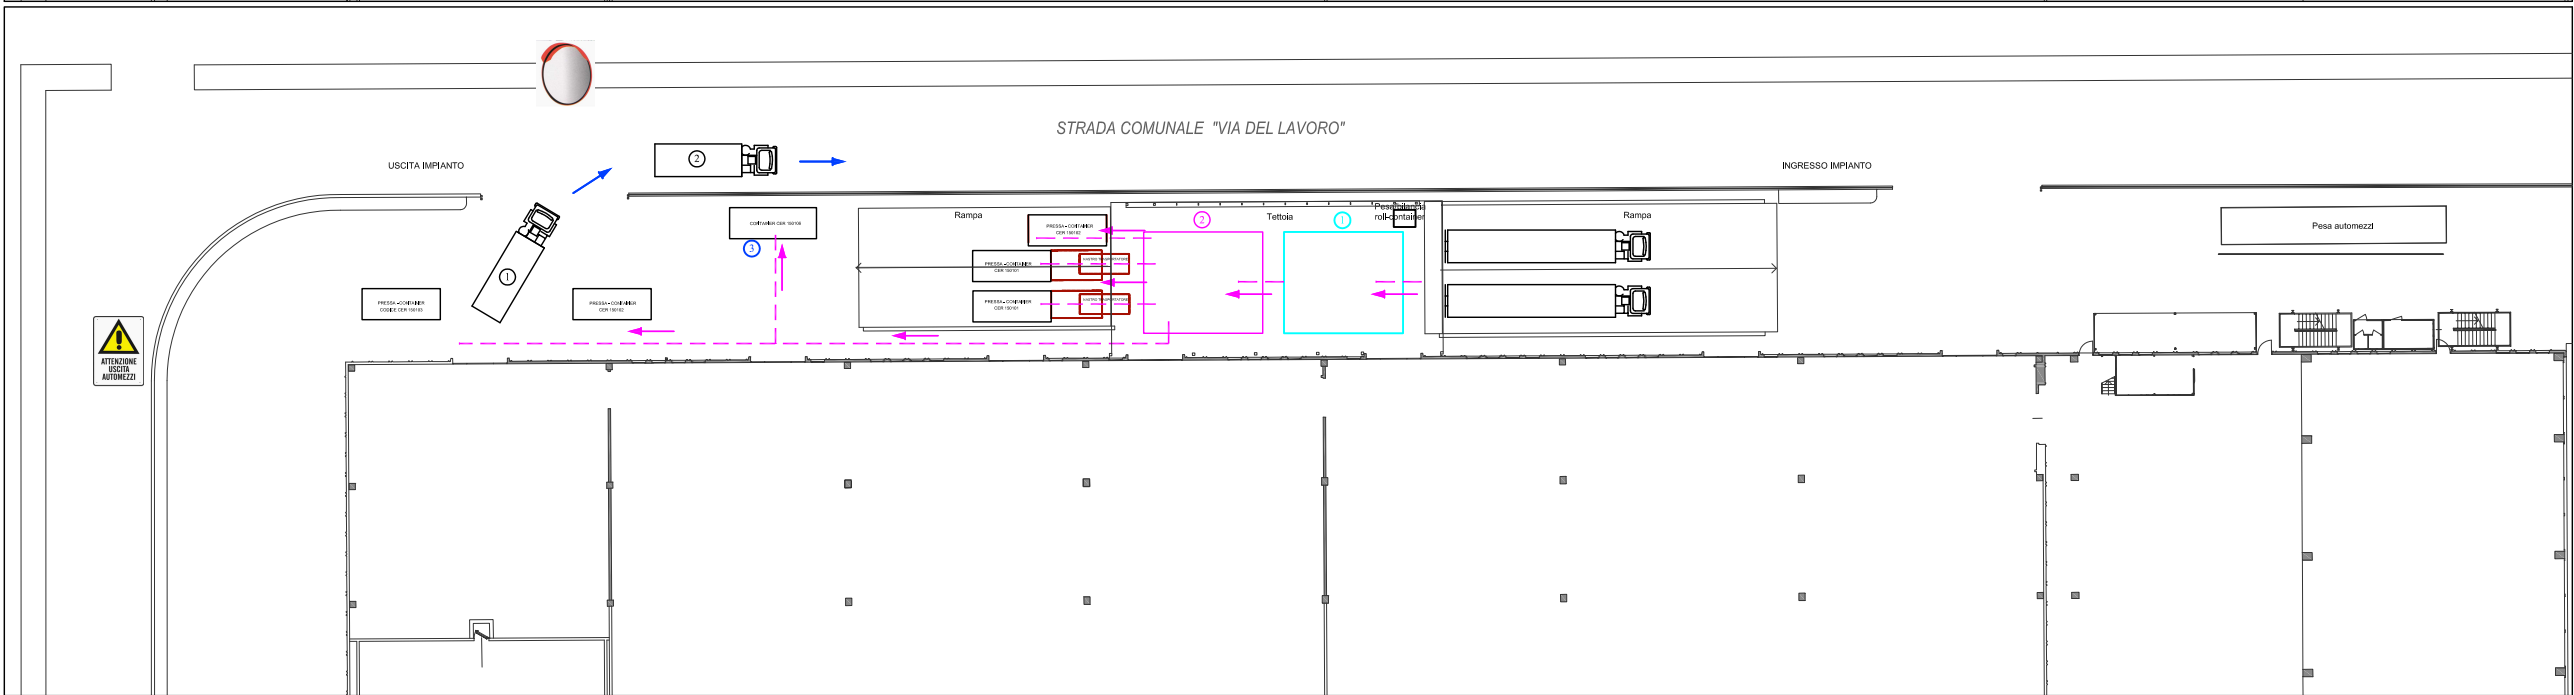

PIANTA PIANO TERRA - SCALA 1:200 - MANOVRE DEI MEZZI IN USCITA DALL'IMPIANTO - CER 150103

COMUNE DI GRISIGNANO DI ZOCCO
PROVINCIA DI VICENZA

PRIX QUALITY S.p.A.

PROGETTO IMPIANTO DI RECUPERO RIFIUTI SPECIALI
NON PERICOLOSI IN PROCEDURA ORDINARIA

VERIFICA DI ASSOGGETTABILITA' A VIA
ai sensi dell'art. 20 del D.Lgs. 152/2006 e s.m.i.

RIVA NUOVA s.r.l. - ENGINEERING

PRIMA E TERZA:	NUMERO:	06	CONTENUTO:		MANOVRE INGRESSO E USCITA DEI MEZZI IMPIANTO DI RECUPERO
	SCALA:	1:200	DATA:	21/02/2016	RESPONSABILE DEL PROGETTO: ING. SIMONE BONALDO ING. ALBERTO RIZZO
	SCALA PLAN:	1:10	DATA:	13/04/2016	ING. MARCO FACCO ING. MARCO BARBELLONE
	PRODOTTORE:	3842	DATA:		ING. MONICA LAGO ING. LUCIA SOMBROSA
	FILE:	manovre dei mezzi			

Pro. Riva s.r.l. - Via S. Ilario, 27 - 37012 Verona (VR) - Italia - Tel. 045/2101111 - Fax 045/2101112 - E-mail: info@riva-engineering.it
© Copyright Riva s.r.l. - Tutta la riproduzione o non autorizzata. Proprietà intellettuale - Tutta la riproduzione o non autorizzata.