




PIANTA PIANO TERRA - SCALA 1:200 - MANOVRE DEI MEZZI IN ENTRATA NELL'IMPIANTO - CER 150102

**LEGENDA PERCORSI**

- Percorso automezzi
- Percorso MPS
- Percorso rifiuti

**LEGENDA DEPOSITI**

- ① Soccaggio rifiuti (R 13) destinati al recupero nell'impianto
- ② Area di selezione e/o cernita manuale
- ③ Area di Messa in Riserva R13
- ④ Area di carico pressa-container

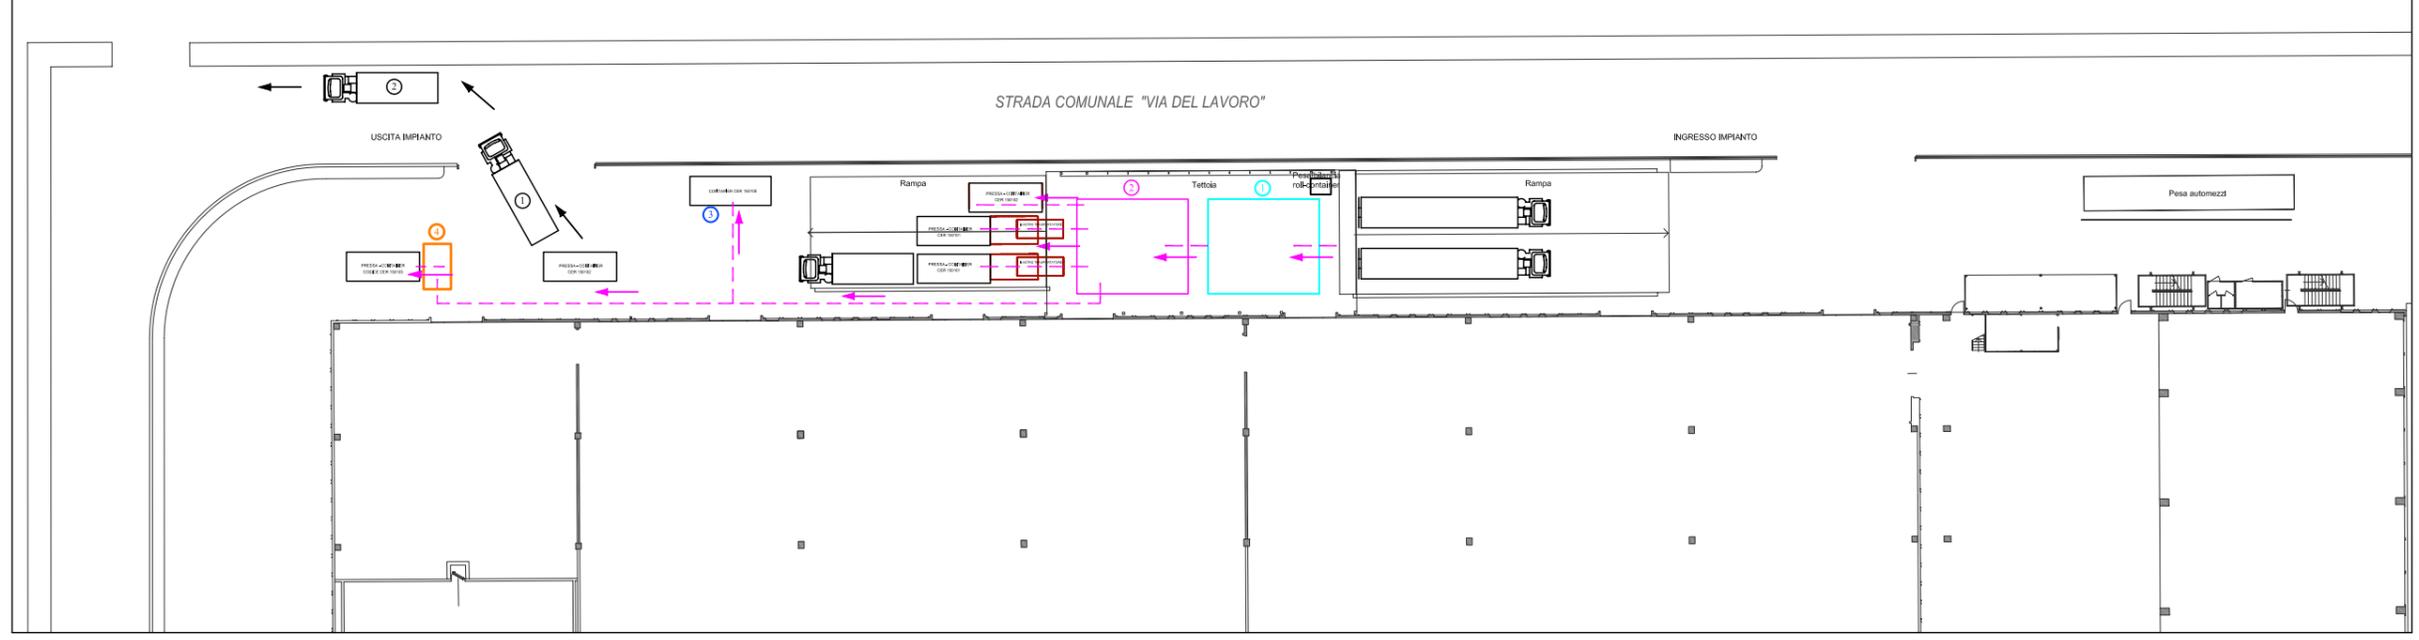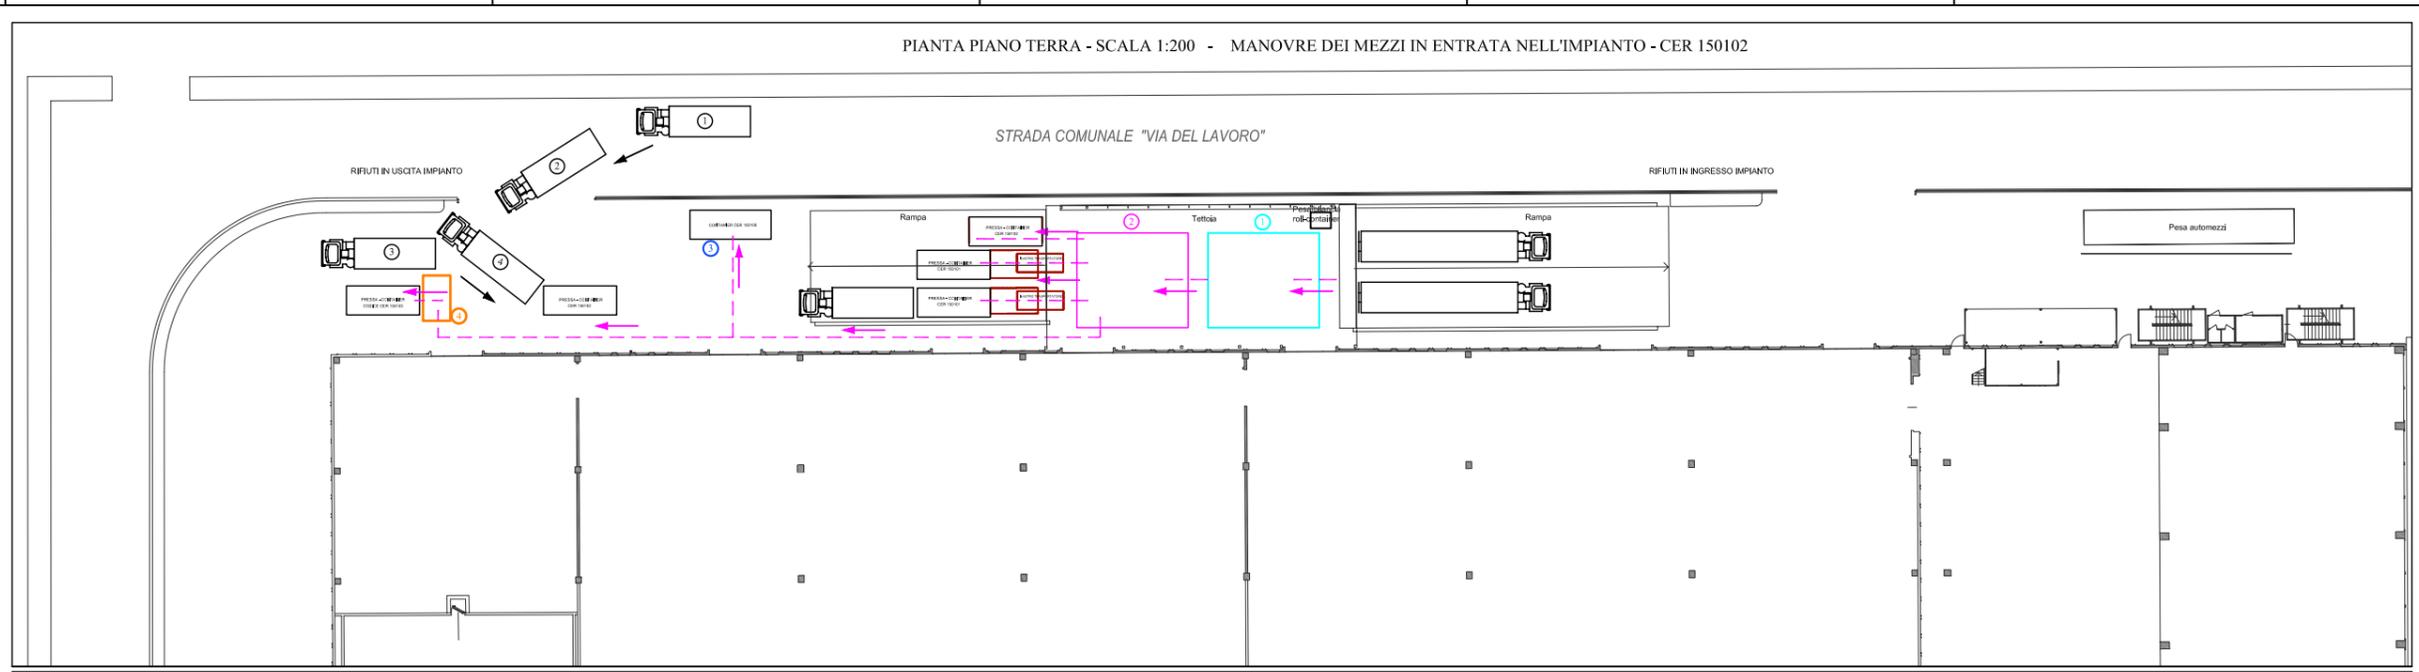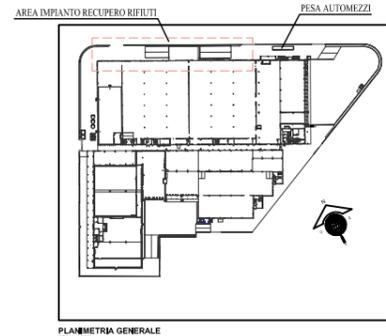

PIANTA PIANO TERRA - SCALA 1:200 - MANOVRE DEI MEZZI IN USCITA DALL'IMPIANTO - CER 150102

COMUNE DI GRISIGNANO DI ZOCCO PROVINCIA DI VICENZA	
PRIX QUALITY S.p.A.	
PROGETTO IMPIANTO DI RECUPERO RIFIUTI SPECIALI NON PERICOLOSI IN PROCEDURA ORDINARIA	
VERIFICA DI ASSOGGETTABILITA' A VIA ai sensi dell'art. 20 del D.Lgs. 152/2006 e s.m.i.	
RIVA NUOVA s.r.l. - ENGINEERING	
PRG E TITOLO	COMANDO
05	MANOVRE INGRESSO E USCITA DEI MEZZI IMPIANTO DI RECUPERO
SCALA 1:200	RESPONSABILE DEL PROGETTO ING. SIMONE BONALDO CING. ALBERTO RIZZO
SCALA PUNTO 1:10	21/02/2014
PRODOTTORE 3842	ING. MARCO FACCO CING. MARCO BARELLORE
FILE manovre dei mezzi	ING. ANCH. MONICA LAIO CING. LUCA SABBIOSSA

Pro. Riva s.r.l. - Via S. Felice, 27 - 37019 Montebelluna (TV) - Italia - Tel. 0422/441111 - Fax 0422/441112 - E-mail: info@riva-engineering.it - Copyright Riva s.r.l. - Tutti i diritti sono riservati. Progettazione, sviluppo, installazione e manutenzione.