


LEGENDA SCARICHI		
RETE SCARICHI PROCESSO PRODUTTIVO	RETE SCARICHI ACQUE NERE	RETE SCARICHI ACQUE METEORICHE
Canalina aperta acque di lavazione	Tubazioni servizi igienici	Tubazioni scarico acque meteoriche
Tubazione scarico processo produttivo	Pozzetto ispezione	Pozzetto ispezione
Pozzetto ispezione	Pozzetto connesso grassi	Pozzetto sigillato
Pozzetto con griglia	Pozzetto con caditoia	Pozzetto con caditoia
Cable dal piano primo	Vasche sifoniche	Pozzetto con caditoia previsti in chiusura in fase allungamento P.E. in 2012/2020 dal 04/09/2020
Pozzetto ispezione vecchia		Pozzetto pluviale



PIANTA PIANO TERRA

Scala 1:200

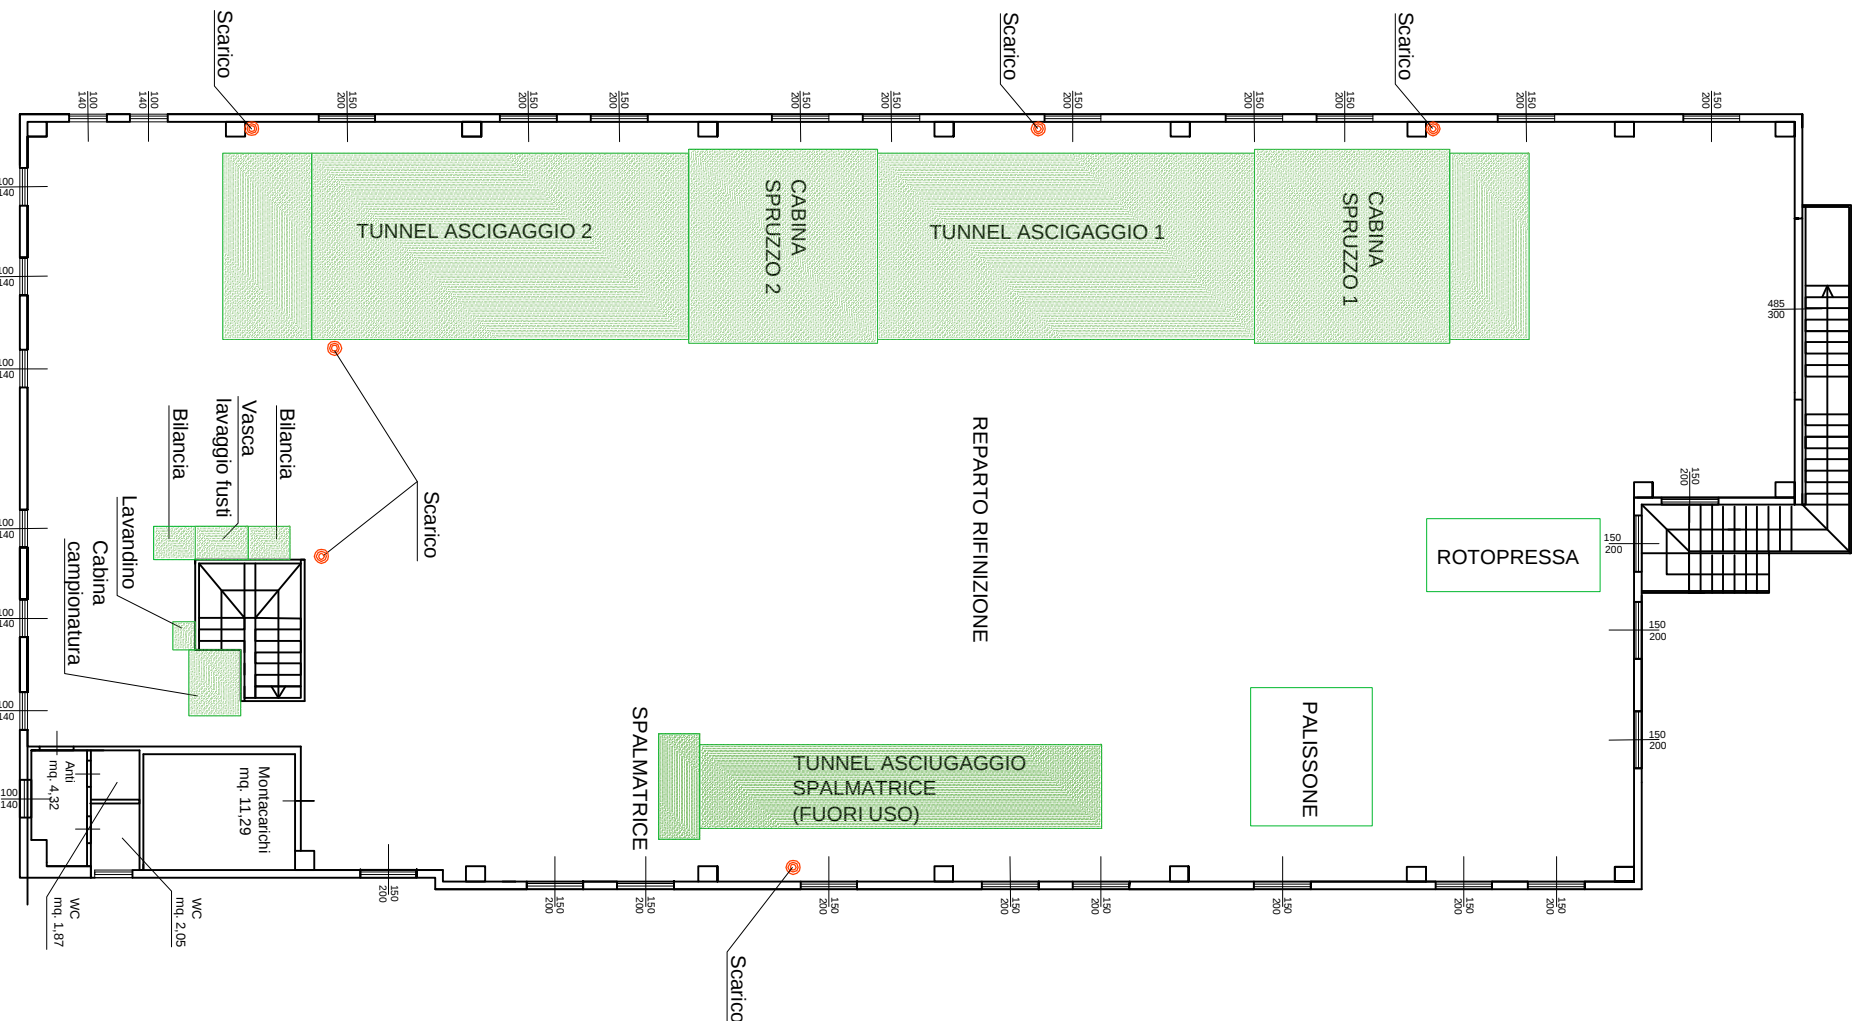

PIANTA PIANO PRIMO

Scala 1:200

REGIONE VENETO PROVINCIA DI VICENZA
COMUNE DI CHIAMPO

VERIFICA DI ASSOGGETTABILITA' A V.I.A.
ai sensi dell'art. 19 del D.Lgs 152/2006 e ss.mm.ii

Titolo Progetto:
DOMANDA DI A.U.A. PER RINNOVO AUTORIZZAZIONE ALLO
SCARICO, PER AUTORIZZAZIONE ALLE EMISSIONI IN ATMOSFERA
E VARIANTE IMPIANTO

Oggetto:	Elaborato:	Formato:
Allegato D1	D1	A1
Planimetria con reti acque e scarichi	Scala:	
Stato attuale	1:200	
	Data:	Luglio 2017

Proprietà:	Timbro e firma:
Conceria BESCHIN SNC di Graziano Beschin & C. Via Arzignano, 124/A 36072 Chiampo (VI) Tel. 0444 624108 - Fax 0444 420112 e-mail: info@beschinconcernia.com	
Redazione progetto:	Timbro e firma:
STUDIO dott. ing. Federico MAZZUCATO Ingegnere Antibeside, Acustica e Geotecnica Via G. Rossi, 27 36075 ALTE DI MONTECCHIO MAGGIORE (VI) Tel. 0444-889120 - Fax 0444-489742 e-mail: federico.mazzucato@inwind.it	

Rev. n°	Descr.	Modific.	Verificato	Approvato