


Pianta piano INTERMEDIO
scala 1:200

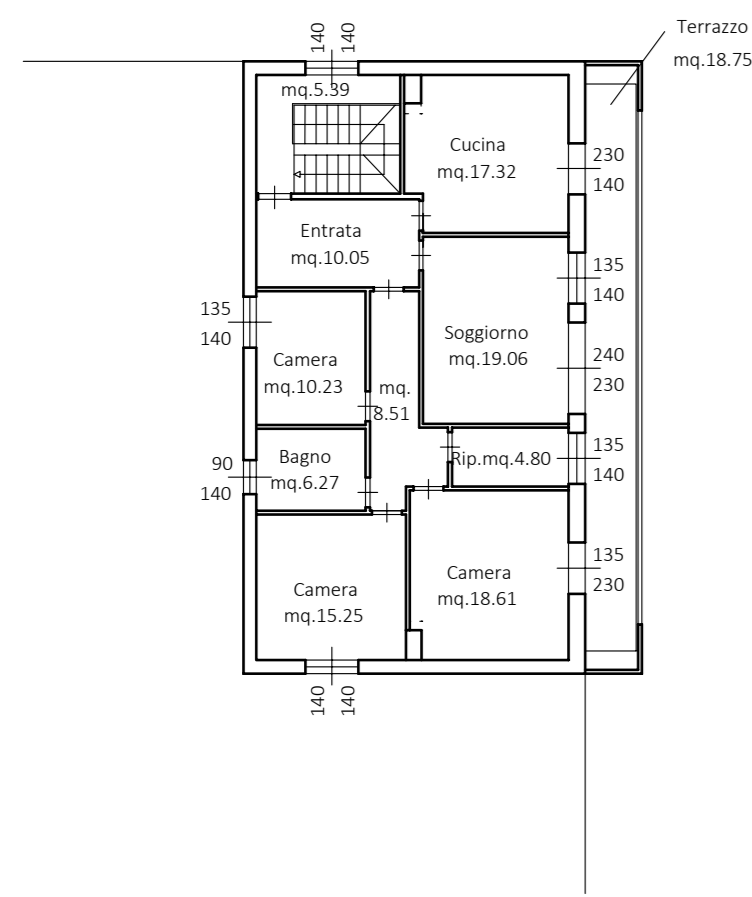

Pianta piano SECONDO
scala 1:200



Pianta piano PRIMO
con macchinari e camini
scala 1:200

LEGENDA CAMINI	
CAMINI DI EMISSIONE LINEE DI SPRUZZATURA	CAMINI DI EMISSIONE CALDAIE
E1: spruzzo n. 1-cabina 1	C1: Caldaia acqua calda e vapore 1
E2: spruzzo n. 1-tunnel 1	C2: Caldaia acqua calda e vapore 2
E3: spruzzo n. 1-cabina 2	C3: Caldaia acqua calda e riscaldamento
E4: spruzzo n. 1-tunnel 2	C4: Gruppo elettrogeno a cogenerazione
E5: spruzzo n. 2-cabina	C5: Bruciatore tunnel 1 spruzzo 1
E6: spruzzo n. 2-tunnel	C6: Bruciatore tunnel 2 spruzzo 1
E7: spruzzo n. 3-cabina 1	C7: Bruciatore tunnel spruzzo 2
E8: spruzzo n. 3-tunnel 1	C8: Bruciatore tunnel 1 spruzzo 3
E9: spruzzo n. 3-cabina 2	C9: Bruciatore tunnel 2 spruzzo 3
E10: spruzzo n. 3-cabina 2	C10: Bruciatore tunnel 3 spruzzo 3
E11: spruzzo n. 3-tunnel 3	
E12: spruzzo n. 4-cabina 1	
E13: spruzzo n. 4-cabina 1	
E14: spruzzo n. 4-cabina 2	
E15: spruzzo n. 4-cabina 2	
E16: spruzzo n. 5-cabina 1	
E17: spruzzo n. 5-cabina 1	
E18: spruzzo n. 5-tunnel 1	
E19: spruzzo n. 5-cabina 2	
E20: spruzzo n. 5-cabina 2	
E21: spruzzo n. 5-tunnel 2	
E22: spruzzo n. 6-cabina 1	
E23: spruzzo n. 6-tunnel 1	
E24: spruzzo n. 6-cabina 2	
E25: spruzzo n. 6-tunnel 2	
E26: spruzzo n. 7-cabina 1	
E27: spruzzo n. 7-tunnel 1	
E28: spruzzo n. 7-cabina 2	
E29: spruzzo n. 7-tunnel 2	
E30: cabina campongatura manuale 1	
E31: cabina campongatura manuale 2	
E32: Gemata	
E33: tunnel Gemata	
E34: feltatrice	
E35: abbattebotte smerigliatrice	
E36: filtro a maniche aspiratore rasatura	
E37: abbattebotte affilatore rasatura	
E38: abbattebotte idrogeno sottoraso	
E39: abbattebotte feltatrice ambra	
E40: asciugatura TAIC	

LEGENDA MACCHINARI									
10 BOTTE DISSALAGGIO	140 BOTTALINO DOSE	229 BOTTALINO FOLLONAGGIO	366 LAVAI JUSTI anno 2004	570 COMPRESSORE	670 FRAPANO A COLONNA	761 STACKER			
20 BOTTALE CALCAINDA	150 BOTTALINO PROVA	240 FELTRATRICE AMBRA	367 CABINA CAMPIONI anno 2004	575 COMPRESSORE	680 MOLA	762 STACKER			
21 BOTTALE CALCAINDA	151 BOTTALINO PROVA	245 SPAZZOLATRICE Flamar	370 PRESSA ROTATIVA	576 COMPRESSORE	690 FILTRO ROTATIVO	801 CARRELO ELEVATORE (Mobile)			
22 BOTTALE CALCAINDA	152 BOTTALINO PROVA	246 IMP. ASPIRAZIONE LUCIDATRICE AMBRA	370 MISURATRICE	580 SERBATOIO ARIA	700 ABBATTIBOTTE POLVERI	802 CARRELO ELEVATORE (Mobile)			
23 BOTTALE CALCAINDA	153 BOTTALINO PROVA	250 FELTRATRICE	381 MISURATRICE	581 SERBATOIO ARIA	710 FUSTELLATRICE	803 CARRELO ELEVATORE (Mobile)			
24 BOTTALE CALCAINDA	154 BOTTALINO PROVA	260 STACKER	390 MONTACARICHI	590 ESSICCATORE	711 PESA	804 CARRELO ELEVATORE (Mobile)			
25 BOTTALE CALCAINDA	155 BOTTALINO PROVA	270 FELTRATRICE PICCOLA	400 MONTACARICHI	592 ESSICCATORE	712 PESA	805 CARRELO ELEVATORE LUGLI 25E/P			
70 BOTTALE CONGIA	156 BOTTALINO PROVA	280 PRESSA ROTATIVA	410 MONTACARICHI - ASCENSORE	593 ESSICCATORE	714 PESA	806 CARRELO ELEVATORE (Mobile)			
71 BOTTALE CONGIA	159 BOTTALINO DOSE	295 PRESSA ROTATIVA	415 MONTACARICHI	600 COMPRESSORE	715 PESA	807 CARRELO ELEVATORE (Mobile)			
72 BOTTALE CONGIA	160 UMIDIFICATRICE	300 VELATRICE - GEMATA	440 GRIGLIATORE	610 SERBATOIO ACQUA	720 PESA	808 CARRELO ELEVATORE (Mobile)			
73 BOTTALE CONGIA	170 PAUSISSONE CRUST	310 DIMESSO Spruzzo Poletto	450 FILTRO ROTATIVO	611 SERBATOIO ACQUA	721 PESA non utilizzata	810 RAGNO			
80 PRESSA BAGNATO	190 SMERIGLIATRICE	311 W.S. anno 2008 mat. P2028	455 IDROPULTRICE NEGOS	612 SERBATOIO ACQUA	722 PESA	820 CARRELO ELEVATORE MANUALE (Mobile)			
90 STACKER	195 SPAZZOLATRICE BERGI	312 TAIC 9x7 anno 2008 mat. H109	460 FILTRO PRESSA	620 AUTOCLAVE	723 PESA	821 CARRELO ELEVATORE MANUALE (Mobile)			
100 MASATRICE	200 ASPIRATORE	320 SPRUZZO PICCOLO 2 CABINE	470 SERBATOIO ACQUA FORMICO	630 CALDAIA	724 BILANCIA	823 CARRELO ELEVATORE MANUALE TSE 16			
101 MASATRICE	210 STACKER	330 SPRUZZO 2 CABINE	480 SERBATOIO ACQUA SOLFORICO	631 CALDAIA	730 IMP. BOSAGGIO AUTOMATO PRODOTTI CHIMICI	900 BANCO SOLLEVATORE			
102 MASATRICE	219 BOTTALINO FOLLONAGGIO	340 SPRUZZO 2 CABINE	481 SERBATOIO GASOLIO	632 CALDAIA	732 BILANCIA JUSTUS mat. 31265	901 BANCO SOLLEVATORE			
103 ABBATTIBOTTE POLVERI BASATRICI	220 BOTTALE FOLLONAGGIO	350 SPRUZZO 2 CABINE	490 PRESSA OLEODINAMICA	640 CALDAIA	740 POMPA ALIMENTAZIONE ALLANTINAMENTO	902 BANCO SOLLEVATORE mod. 8512			
104 IMPANTO ASPIRAZIONE BASATURA	221 BOTTALE FOLLONAGGIO	355 SPRUZZO	500 ASPIRATORE ACQUA SOLFORICO	641 COGENERATORE	750 STACKER	903 BANCO SOLLEVATORE			
110 BOTTALE TINTURA	222 BOTTALE FOLLONAGGIO	356 SPRUZZO	510 COMPRESSORE	650 BOLLITORE	751 STACKER	904 BANCO SOLLEVATORE			
111 BOTTALE TINTURA	223 BOTTALE FOLLONAGGIO	357 SPRUZZO	520 IDROPULTRICE	651 BOLLITORE	752 STACKER				
112 BOTTALE TINTURA	224 BOTTALE FOLLONAGGIO	358 IDROPULTRICE Nitrak Posedon	523 CABINA LUCE PER CONTROLLO COLORE	652 BOLLITORE	753 STACKER				
113 BOTTALE TINTURA	225 BOTTALE FOLLONAGGIO	359 PAUSISSONE	530 AUTOCLAVE	653 BOLLITORE	754 STACKER				
120 BOTTALE DOSE MONOCAMERA	226 BOTTALE FOLLONAGGIO	360 CABINA CAMPGONATURA	540 COMPRESSORE	654 BOLLITORE	755 STACKER				
130 BOTTALE DOSE	227 BOTTALE FOLLONAGGIO	361 ESSICCATORE (cassone anelli agg.)	550 COMPRESSORE	655 BOLLITORE	756 STACKER				
131 BOTTALE DOSE	228 BOTTALE FOLLONAGGIO	365 PROVANO	560 COMPRESSORE	660 FRONCATRICE	760 STACKER				

STUDIO TECNICO Dr. Ing. Ferruccio ZECCHIN
Via B. Dal Maso, 56 - 36072 CHIAMPPO (VI)
Tel. 0444/623369 Fax 0444/623925 C.F. ZCC FRC 48822 C055M P.I. 00560590242
e-mail: studiozecchin@libero.it posta certificata: ferruccio.zecchin@ingecce.eu

PR.N. 2017_359
REV. n° 1 del 2017_11_07
DR: Alessio V.

Denominazione: **SCREENING VIA PLANIMETRIA EMISSIONI**

Dati ubicazionali e catastali:
Comune di Chiampo (VI)
Via Arzignano, 146/b
Sezione Unica
Foglio 12
Mp.n. 19 sub 15 - 180

Committente: **CONCERIA TOLIO S.p.a.**
Residenza: Chiampo (VI)
Indirizzo: Via Arzignano, 146/b

ALL/TO
Cod. Fiscale: 00164110249

Oggetto: Pianta piano intermedio, primo e secondo con macchinari e camini. # Progettista

Scala: 1:200
Data: 10/10/2017

Impreso