


PIANTA PIANO TERRA

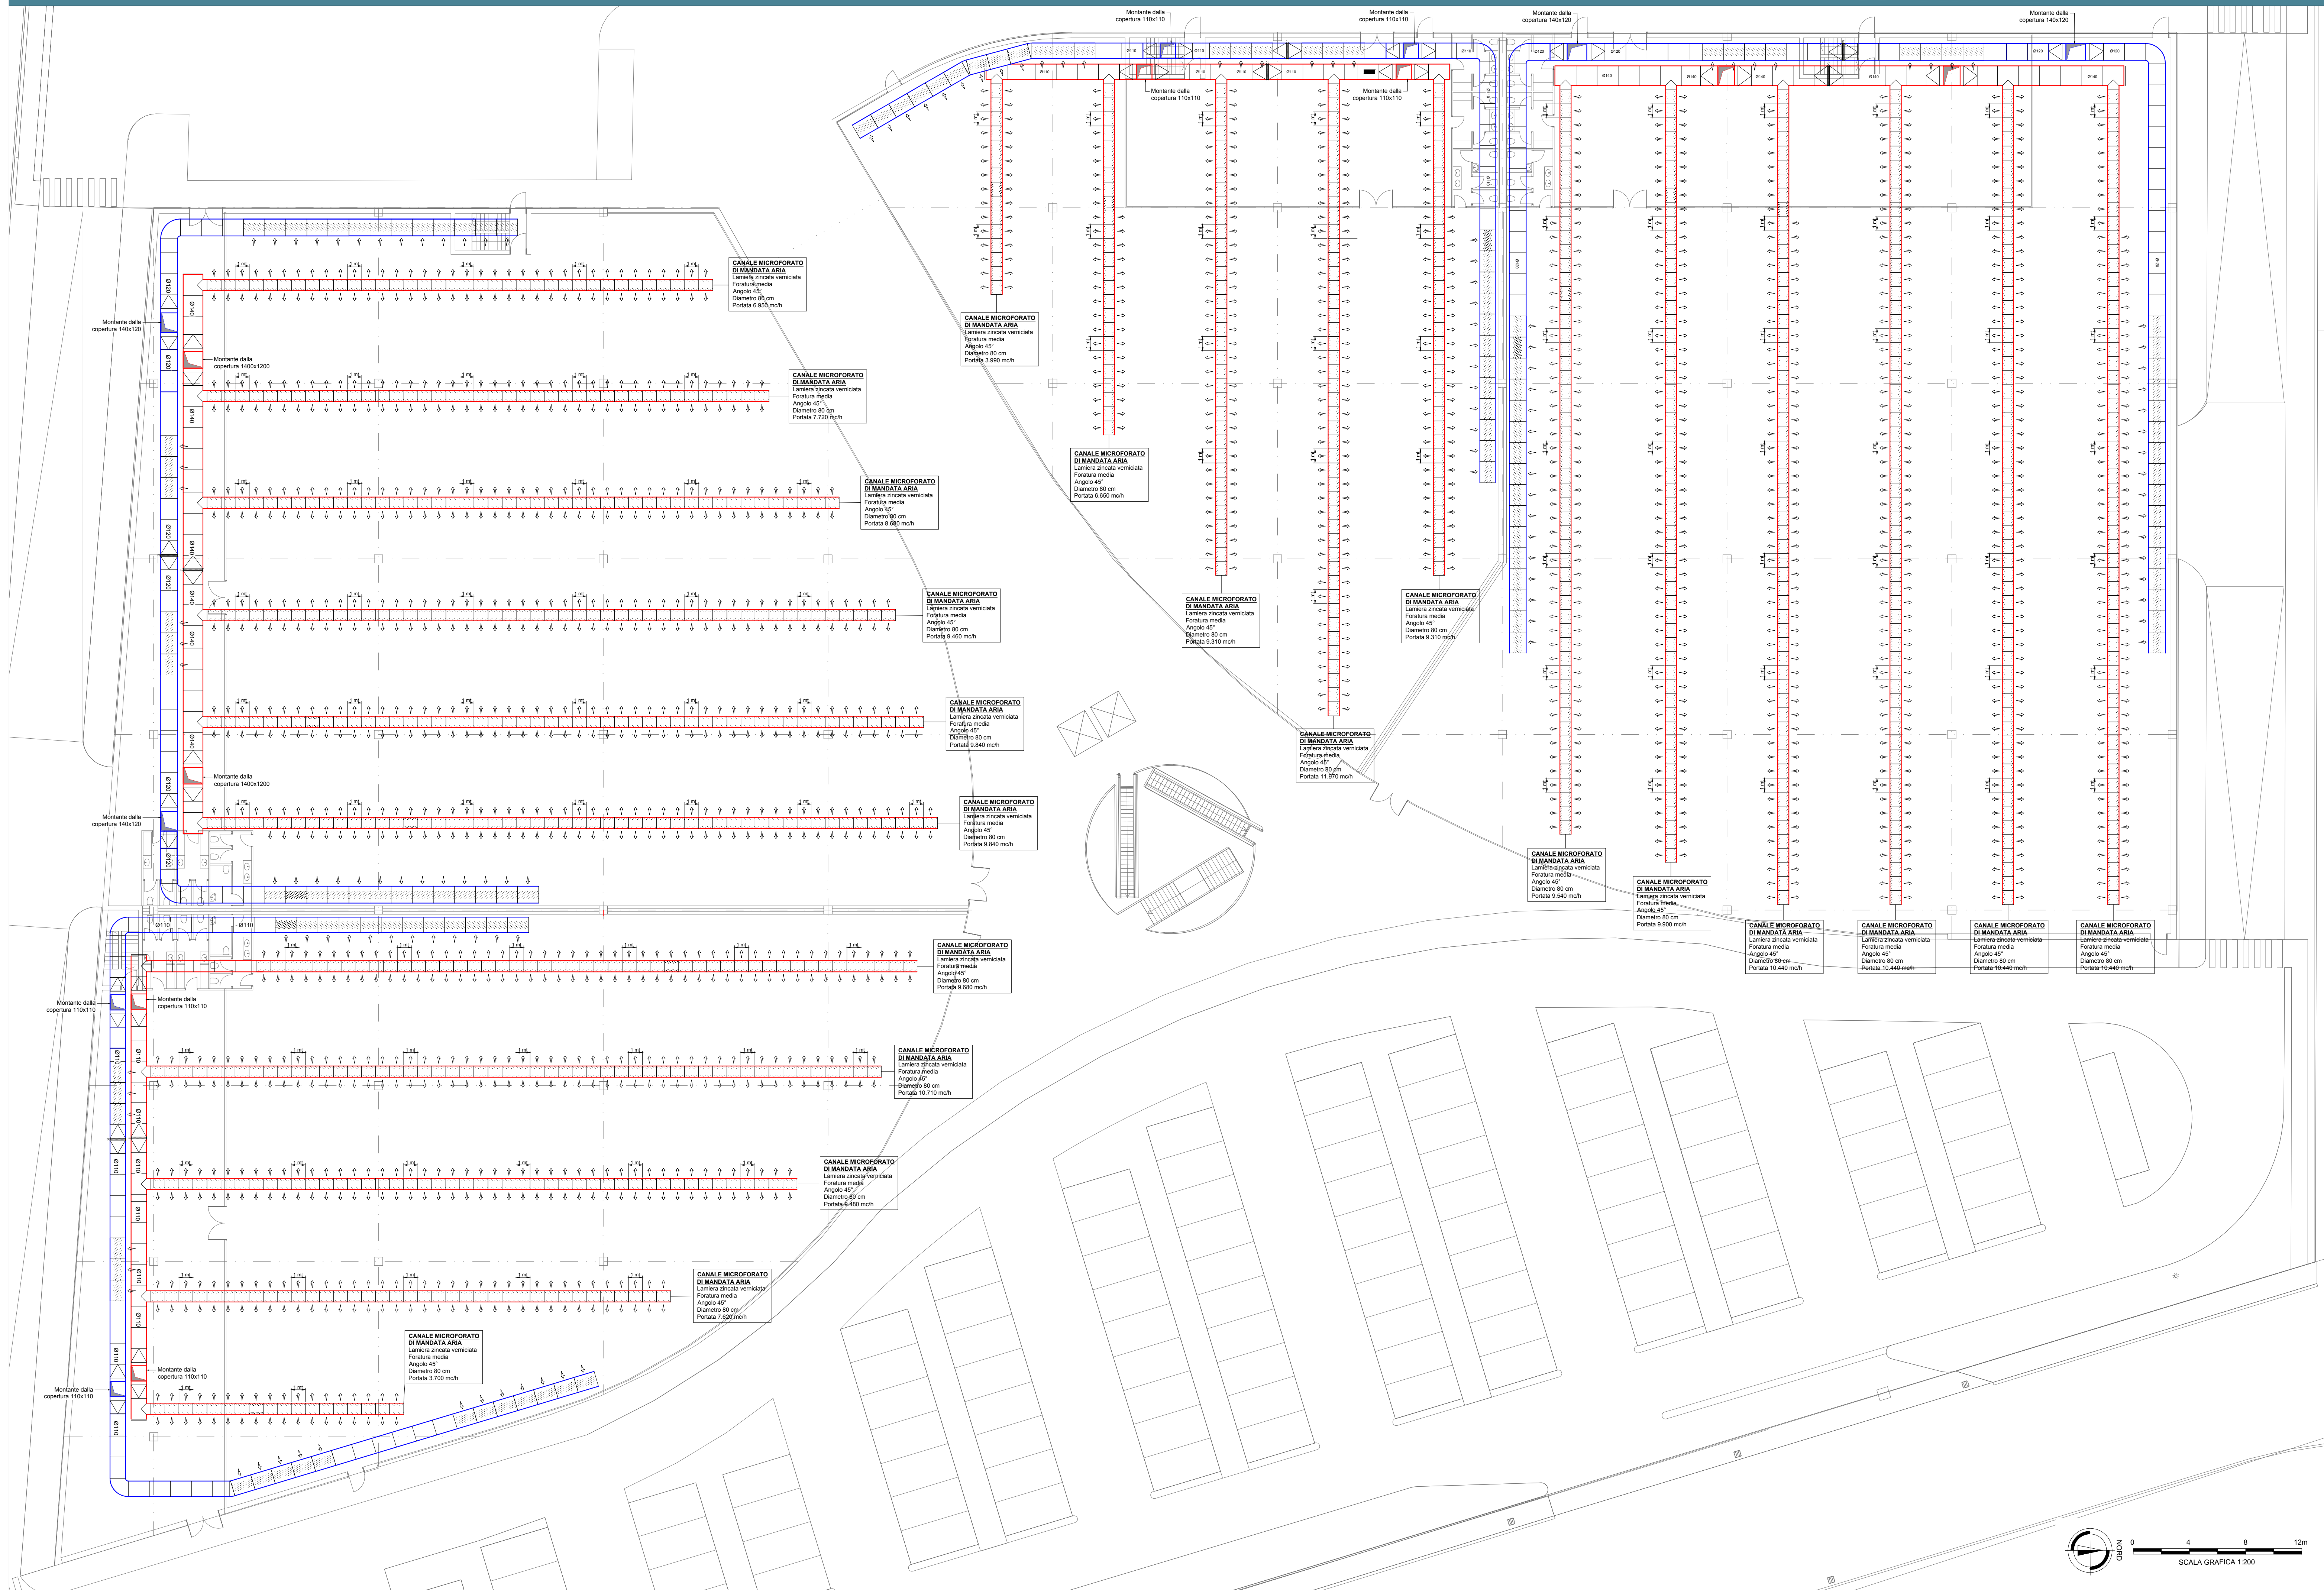


LEGENDA

- Canale in lamiera zincata per mandata aria
- Canale in lamiera zincata per ripresa aria
- Canale montante
- Canale discendente
- Canale circolare di mandata microforato in lamiera zincata verniciata - lancio in una/due direzioni
- Canale circolare di ripresa microforato in lamiera zincata verniciata
- Serranda di intercettazione
- Silenziatore a setti foncoassorbenti

NOTE

Il disegno è valido solo per gli impianti.
La dimensione indicata nei canali circolari equivale al diametro interno in cm.
Le dimensioni indicate nei canali rettangolari equivalgono a B x H in cm.
La realizzazione degli impianti deve essere coordinata con tutte le altre impiantistiche ed in accordo con la D.L.
Tutte le tubazioni flessibili devono avere una lunghezza non maggiore di 3 metri. Le curve devono avere raggio di curvatura maggiore uguale a 3 volte il diametro interno del condotto.
Tutti i fori realizzati su pareti o solai REI per il passaggio delle tubazioni impiantistiche vanno ripristinati con malta tagliafuoco tale da garantire la resistenza al fuoco del compartimento. In corrispondenza di detti attraversamenti con tubazioni in materiale plastico dovranno essere previsti collari tagliafuoco.
Nell'attraversamento di giunti sismici le tubazioni dovranno essere provviste di giunto flessibile.
Lo scarico condensa dei terminali di ventilazione va collegato a tubo in PEAD De32 e pendenza minima 0,5% verso lo scarico.

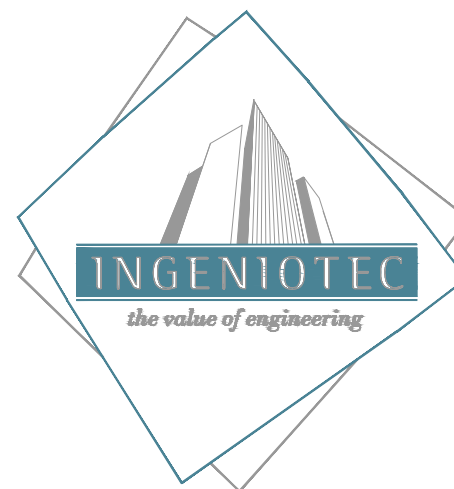

www.ingeniotec.com
e-mail: info@ingeniotec.com

Via Callibri, n°53/A - 36022 CASSOLA (VI)
tel.0424-514117 fax: 0424-382615

TITOLO PROGETTO:

COMUNE DI BASSANO DEL GRAPPA
PROGETTO DI RIQUALIFICAZIONE AREA IN VIA CAPITELVECCHIO

PROGETTO PRELIMINARE

COMMITTENTE:

Finpengo S.p.A.

Via J. Da Ponte, 28
36061 Bassano del Grappa (VI)
tel. 0424/596303

FINPENGO S.p.A.

PROGETTISTA ARCHITETTONICO:

PROGETTO: arch. Alberto Fracca.
COLLABORATORE: arch. Stefano Moroni

PROGETTISTA IMPIANTI:

Ing. Paolo Zilio

Via G.B. Brocchi, 24
36061 Bassano del Grappa (VI)
tel./fax 0424/522296

Via Callibri, 53/A
36022 Cassola (VI)
tel. 0424/514117
fax 0424/382615
http://www.ingeniotec.com

OGGETTO ELABORATO:

IMPIANTI MECCANICI
PIANTA PIANO TERRA
AREA COMMERCIALE

CODICE ELABORATO IM161-PPDS001-R00


CTB STAMPA:
ING_M_Color_r05

SCALA:
1:200

REV.	DATA:	MOTIVO:	ESEGUITO:	CONTROLLATO:	APPROVATO:
r00	07/03/2017	Emissione	D.C.	P.Z.	P.Z.

INGENIOTEC si riserva a termini di legge la proprietà di questo documento, con divieto di riprodurlo, di consegnarlo o di renderlo comunque noto a Terzi senza preventiva autorizzazione.

PIANTA PIANO COPERTURA

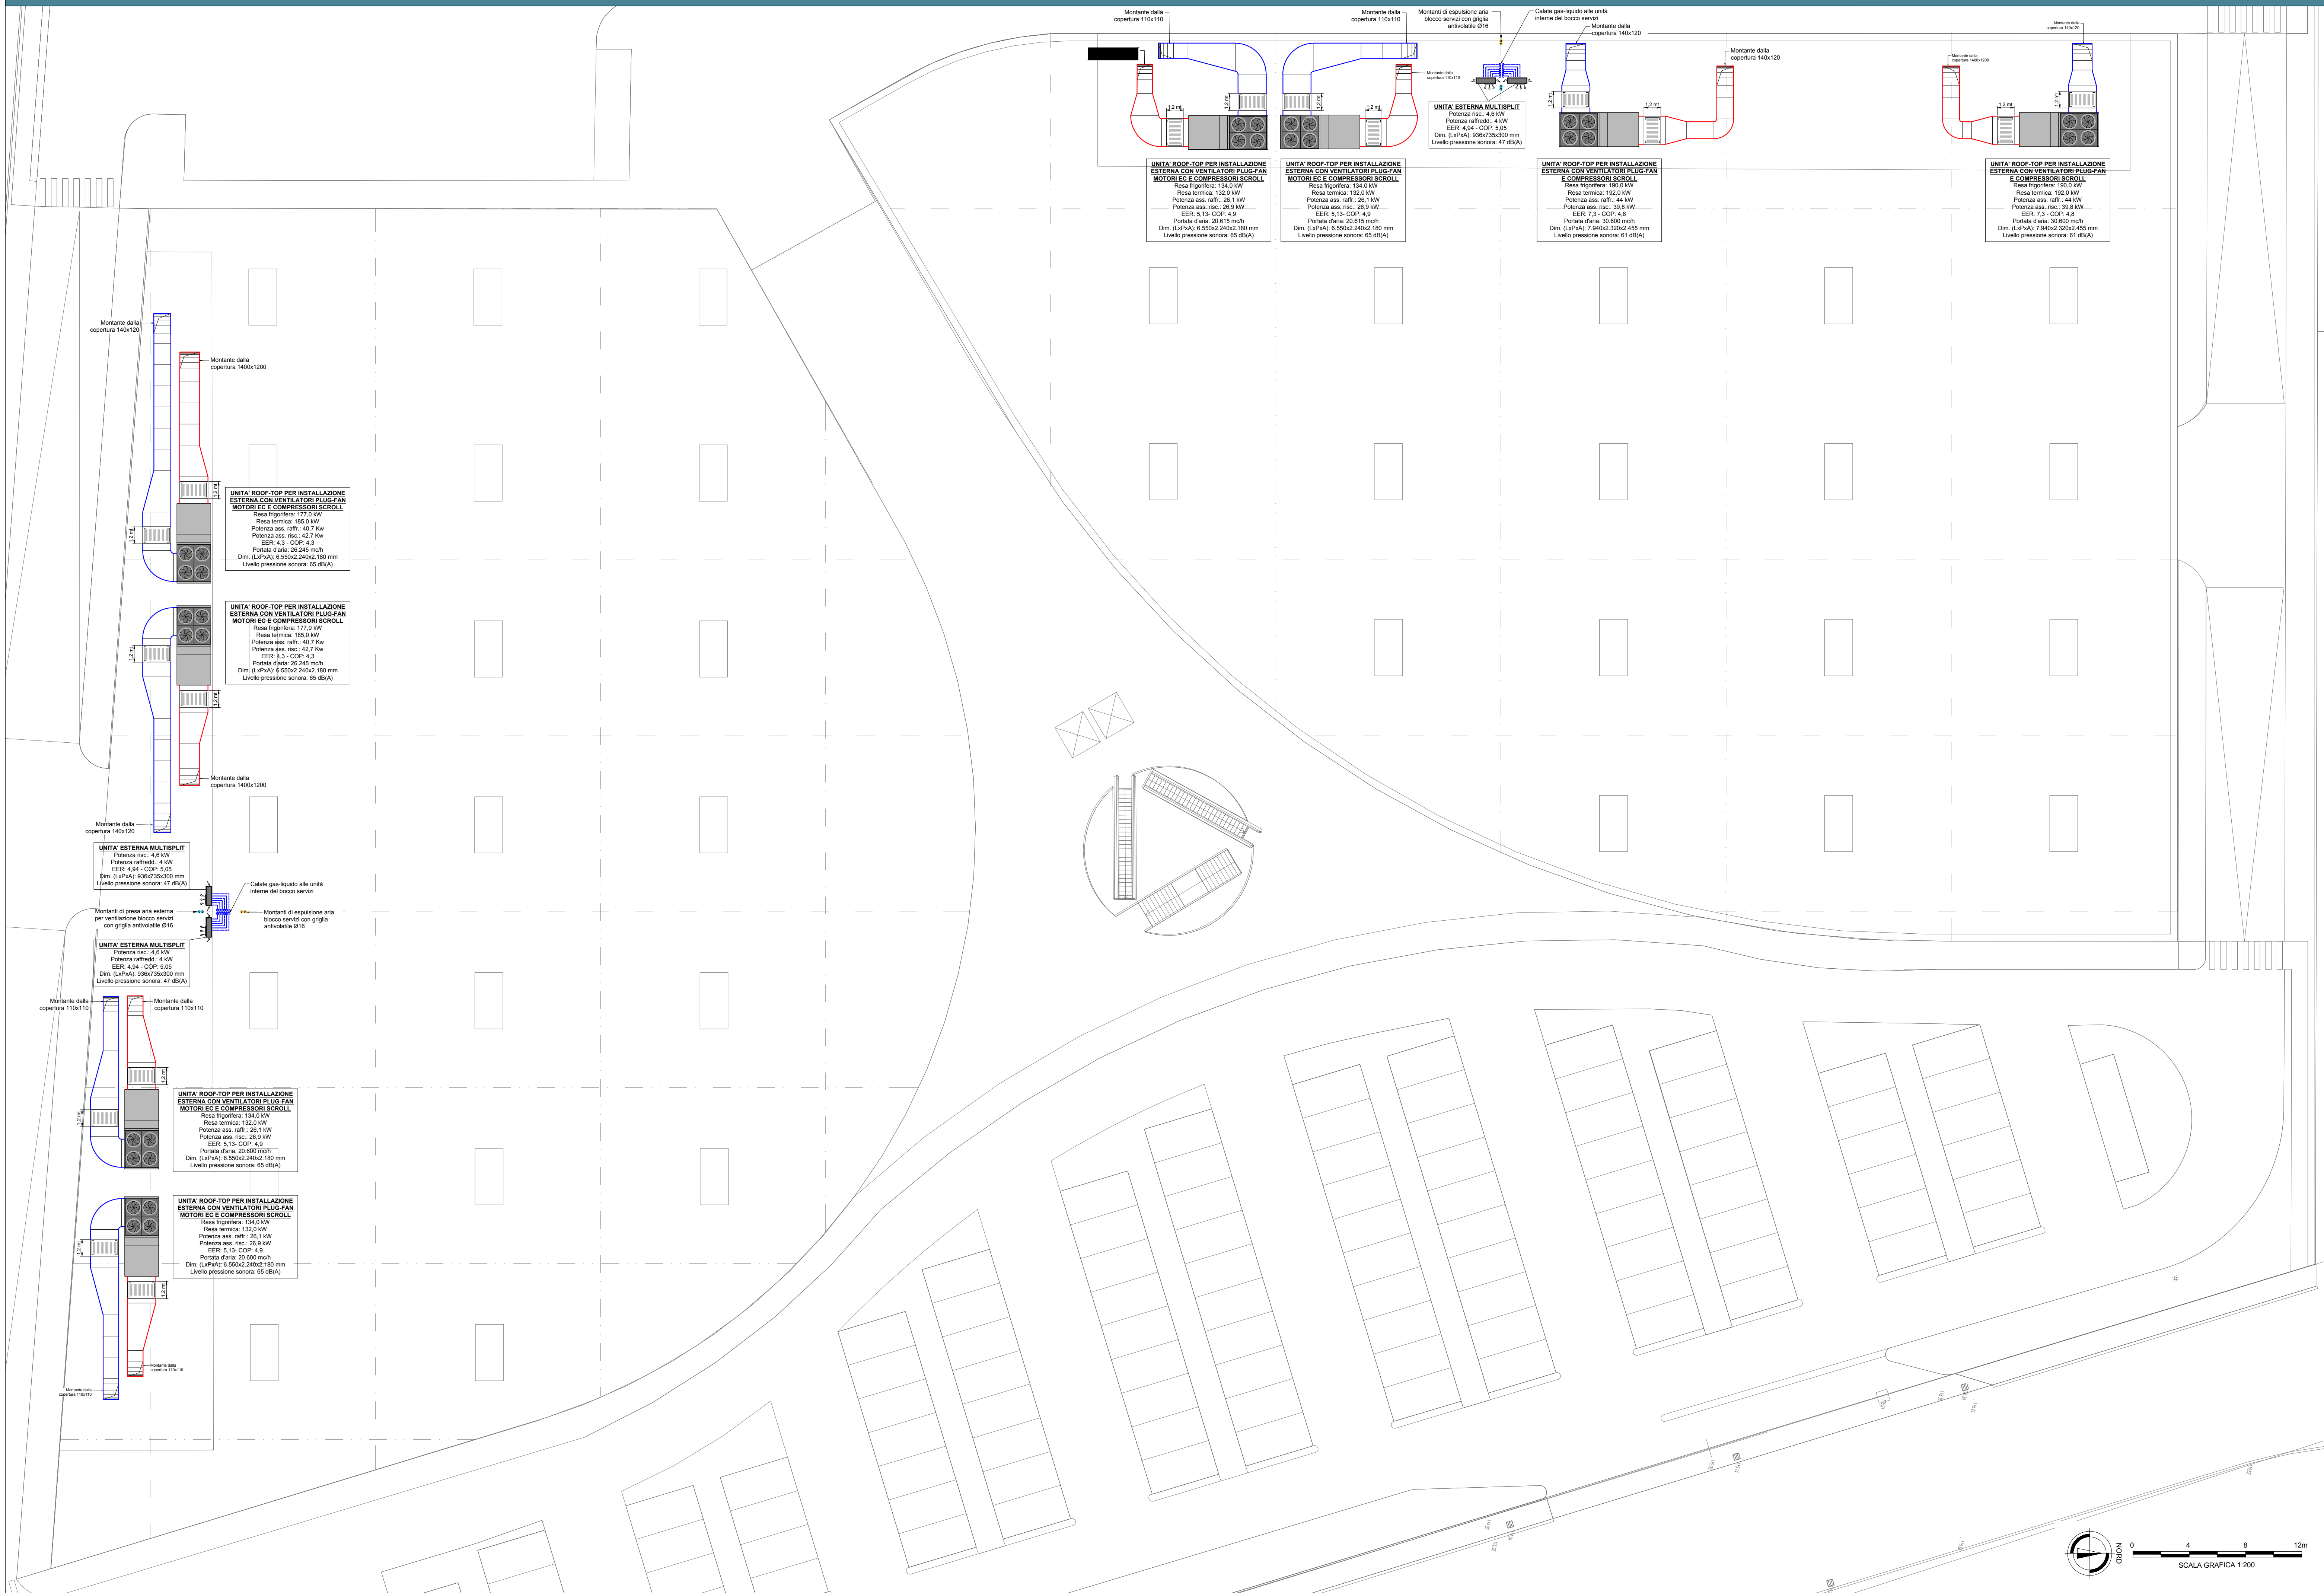


LEGENDA


	Canale di mandata aria isolato
	Canale di ripresa aria isolato
	Canale montante
	Canale discendente
	Canale circolare di mandata microforato in lamiera zincata verniciata - lancio in una/due direzioni
	Canale circolare di ripresa microforato in lamiera zincata verniciata
	Serranda di intercettazione
	Silenziatore a setti fonoassorbenti

NOTE

Il disegno è valido solo per gli impianti.
La dimensione indicata nei canali circolari equivale al diametro interno in cm.
Le dimensioni indicate nei canali rettangolari equivalgono a B x H in cm.
La realizzazione degli impianti deve essere coordinata con tutte le altre impiantistiche ed in accordo con la D.L.
Tutte le tubazioni flessibili devono avere una lunghezza non maggiore di 3 metri. Le curve devono avere raggio di curvatura maggiore uguale a 3 volte il diametro interno del condotto.
Tutti i fori realizzati su pareti o solai REI per il passaggio delle tubazioni impiantistiche vanno ripristinati con malta tagliafuoco tale da garantire la resistenza al fuoco del compartimento. In corrispondenza di detti attraversamenti con tubazioni in materiale plastico dovranno essere previsti collari tagliafuoco.
Nell'attraversamento di giunti sismici le tubazioni dovranno essere provviste di giunto flessibile.
Lo scarico condensa dei terminali di ventilazione va collegato al pluviale con tubo in PEAD De32 e pendenza minima 0,5% verso lo scarico.

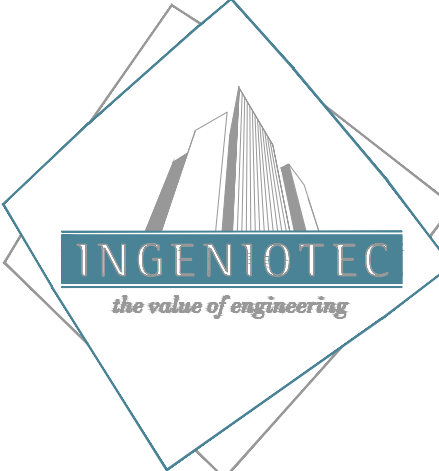 www.ingeniotec.com e-mail: info@ingeniotec.com		via Calabri, n°63/A - 36022 CASSOLA (VI) tel. 0424-514117 fax: 0424-382615			
TITOLO PROGETTO:					
COMUNE DI BASSANO DEL GRAPPA PROGETTO DI RIQUALIFICAZIONE AREA IN VIA CAPITELVECCHIO					
PROGETTO PRELIMINARE					
COMMITTENTE:					
Finpengo S.p.A. Via J. Da Ponte, 28 36061 Bassano del Grappa (VI) tel. 0424596303					
PROGETTISTA ARCHITETTONICO:		PROGETTISTA IMPIANTI:			
PROGETTO: arch. Alberto Fracca. COLLABORATORE: arch. Stefano Moroni		Ing. Paolo Zilio 			
Via G.B. Brocchi, 24 36061 Bassano del Grappa (VI) tel. fax 0424522296		Via Calabri, 63/A 36022 Cassola (VI) tel. 0424514117 fax 0424382615 http://www.ingeniotec.com			
OGGETTO ELABORATO:					
IMPIANTI MECCANICI PIANTA PIANO COPERTURA AREA COMMERCIALE					
CODICE ELABORATO	IM161-PPDS002-R00	CTB STAMPA:	ING_M_Color_r05	SCALA:	1:200
REV:	DATA:	MOTIVO:	ESEGUITO:	CONTROLLATO:	APPROVATO:
r00	07/03/2017	Emissione	D.C.	P.Z.	P.Z.
INGENIOTEC si riserva a termini di legge la proprietà di questo documento, con divieto di riprodurlo, di consegnarlo o di renderlo comunque noto a Terzi senza preventiva autorizzazione.					

IMPIANTO DI RINNOVO DELL'ARIA AMBIENTE

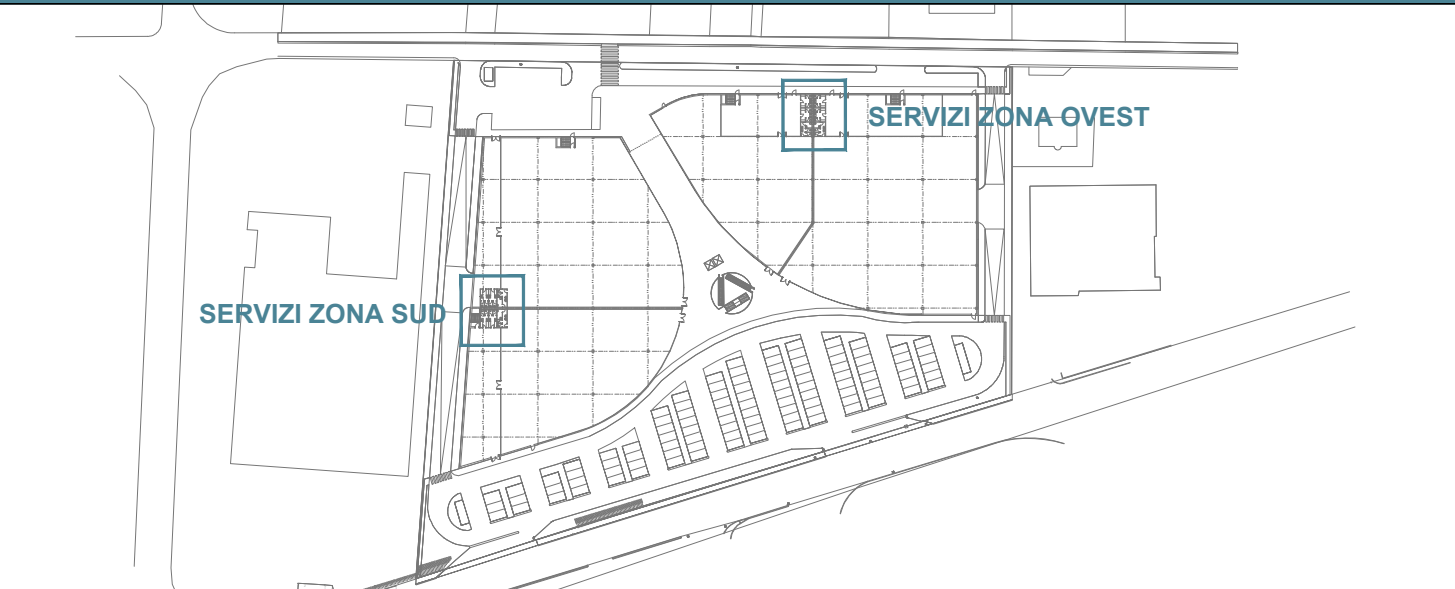

IMPIANTO DI RINNOVO DELL'ARIA AMBIENTE

[illegible]