




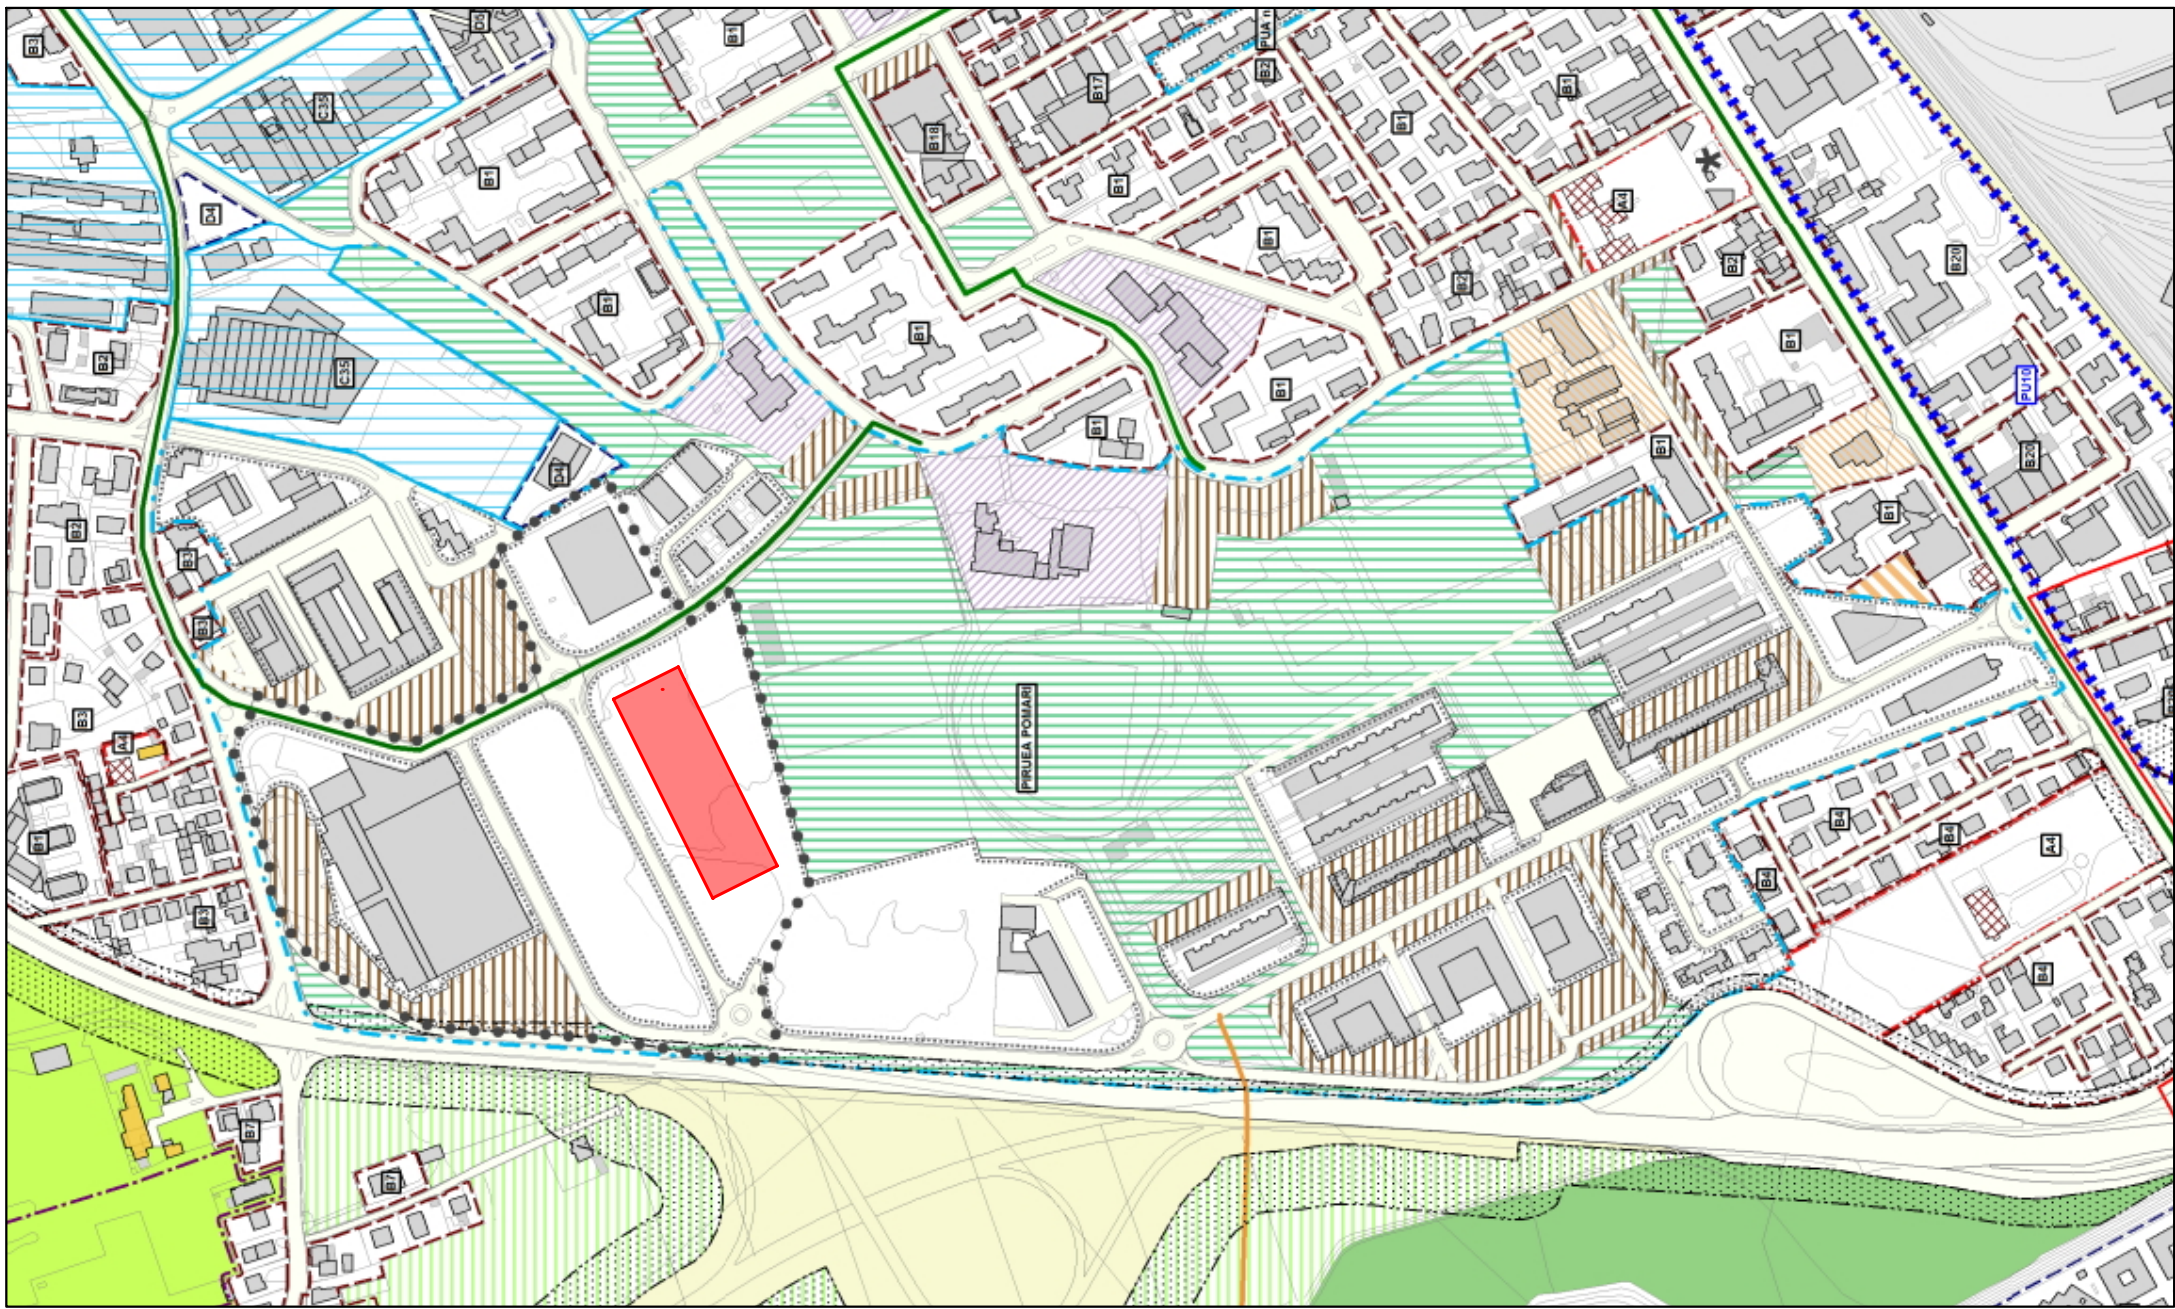

ESTRATTO DEL P.I. VIGENTE scala 1/5000

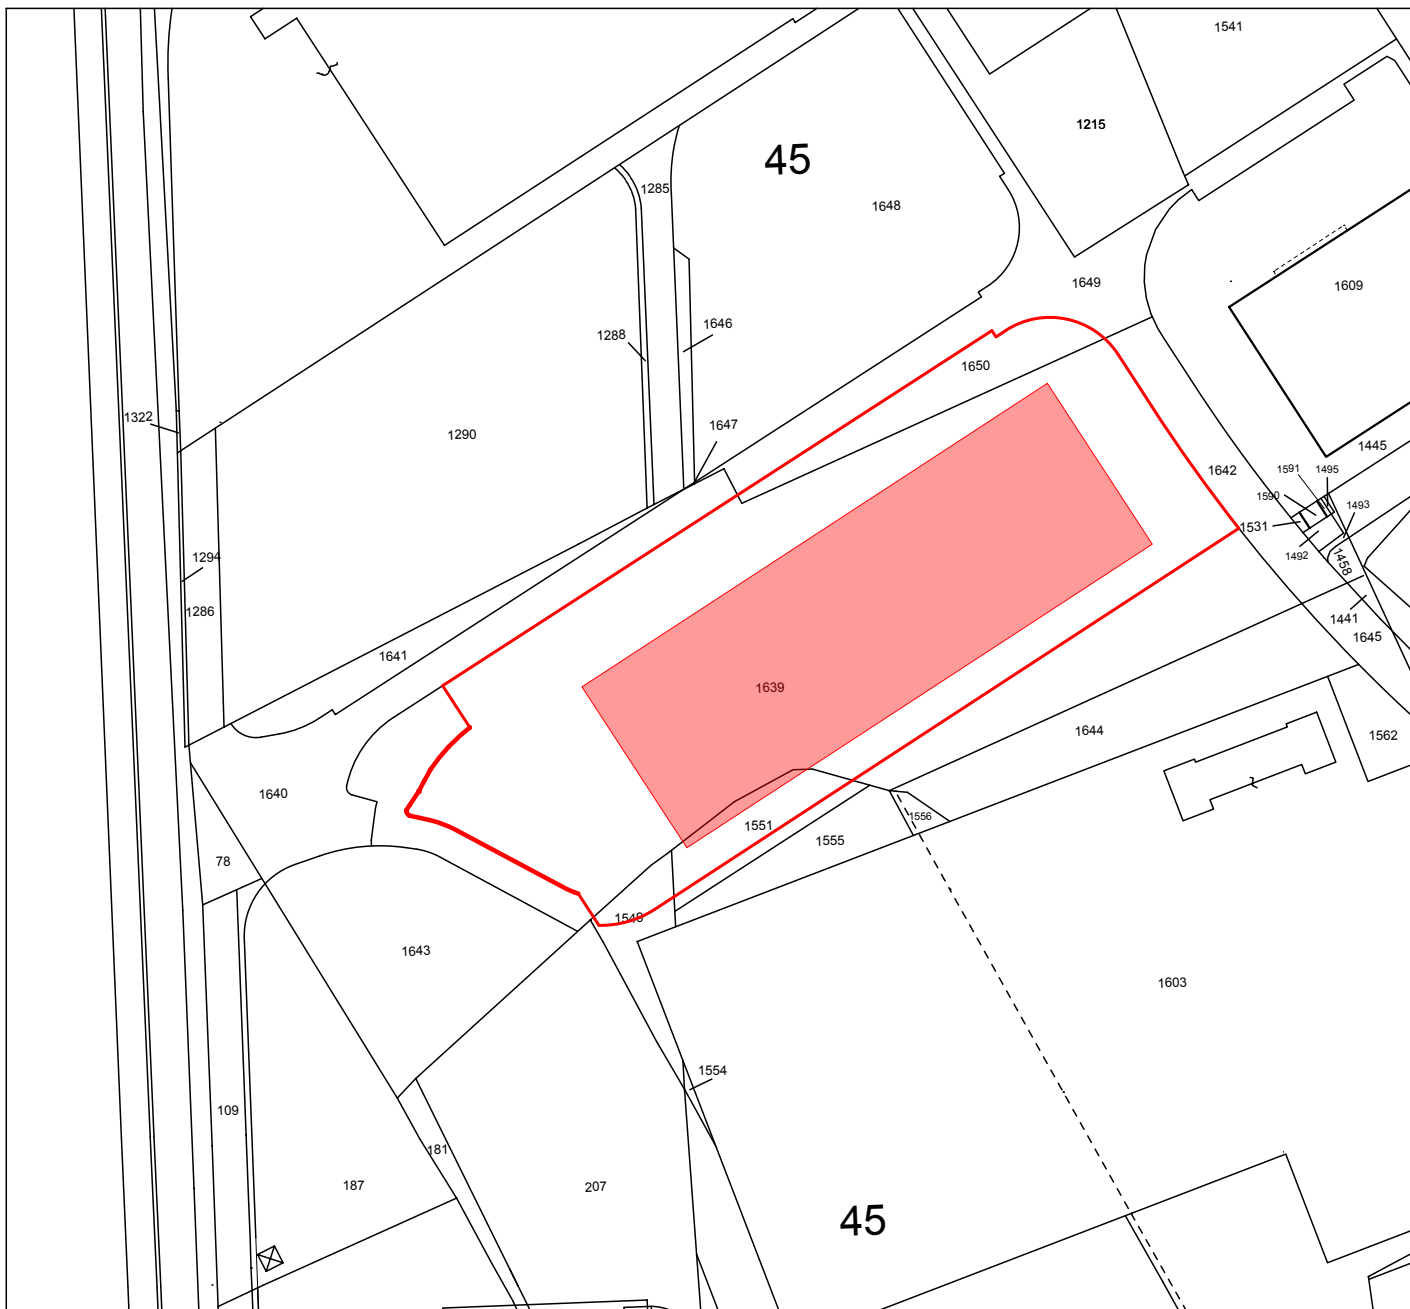


PLANIMETRIA CATASTALE SCALA 1/2000
COMUNE DI VICENZA - FOGLIO 45 - mapp. 1551 -1549 -1639 -1650

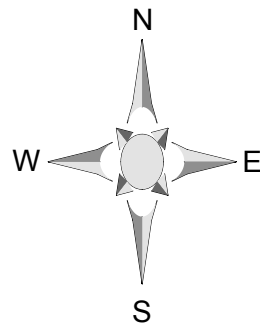

LEGENDA GENERALE


ELEMENTI COSTRUTTIVI E RELATIVE APERTURE		PORTA REI 120'
		USCITA DI SICUREZZA (2 MODULI)
		LUCERNARI (parte apribile) LUCERNARI (parte fissa)
SISTEMA DI VIE D'USCITA		USCITA VERSO L'ALTO
		USCITA ORIZZONTALE
		USCITA VERSO IL BASSO
ESTINTORI		ESTINTORE PORTATILE 55A - 233BC
		ESTINTORE PORTATILE AD ANIDRIDE CARBONICA
SISTEMI ANTINCENDIO IDRICI		IDRANTE A MURO CON TUBAZIONE FLESSIBILE E LANCIA
		ATTACCO PER AUTOPOMPA VV.F. 2 x UNI DN 70
		IDRANTE SOPRASUOLO 2 X UNI DN 70
		IDRANTE SOTTOSUOLO UNI DN 70
SISTEMI DI RIVELAZIONE PRESENTI		IMPIANTO DI RIVELAZIONE FUMI
IMPIANTI ELETTRICI		PULSANTE DI SGANCIO GENERALE DELL'ENERGIA ELETTRICA
		RESISTENZA AL FUOCO DELLE STRUTTURE E DELLE PARTIZIONI
RESISTENZA AL FUOCO DELLE STRUTTURE E DELLE PARTIZIONI		in sezione in prospetto
		REI/EI 30'
		REI/EI 60'
		REI/EI 90'
		REI/EI 120'
		REI/EI 180'

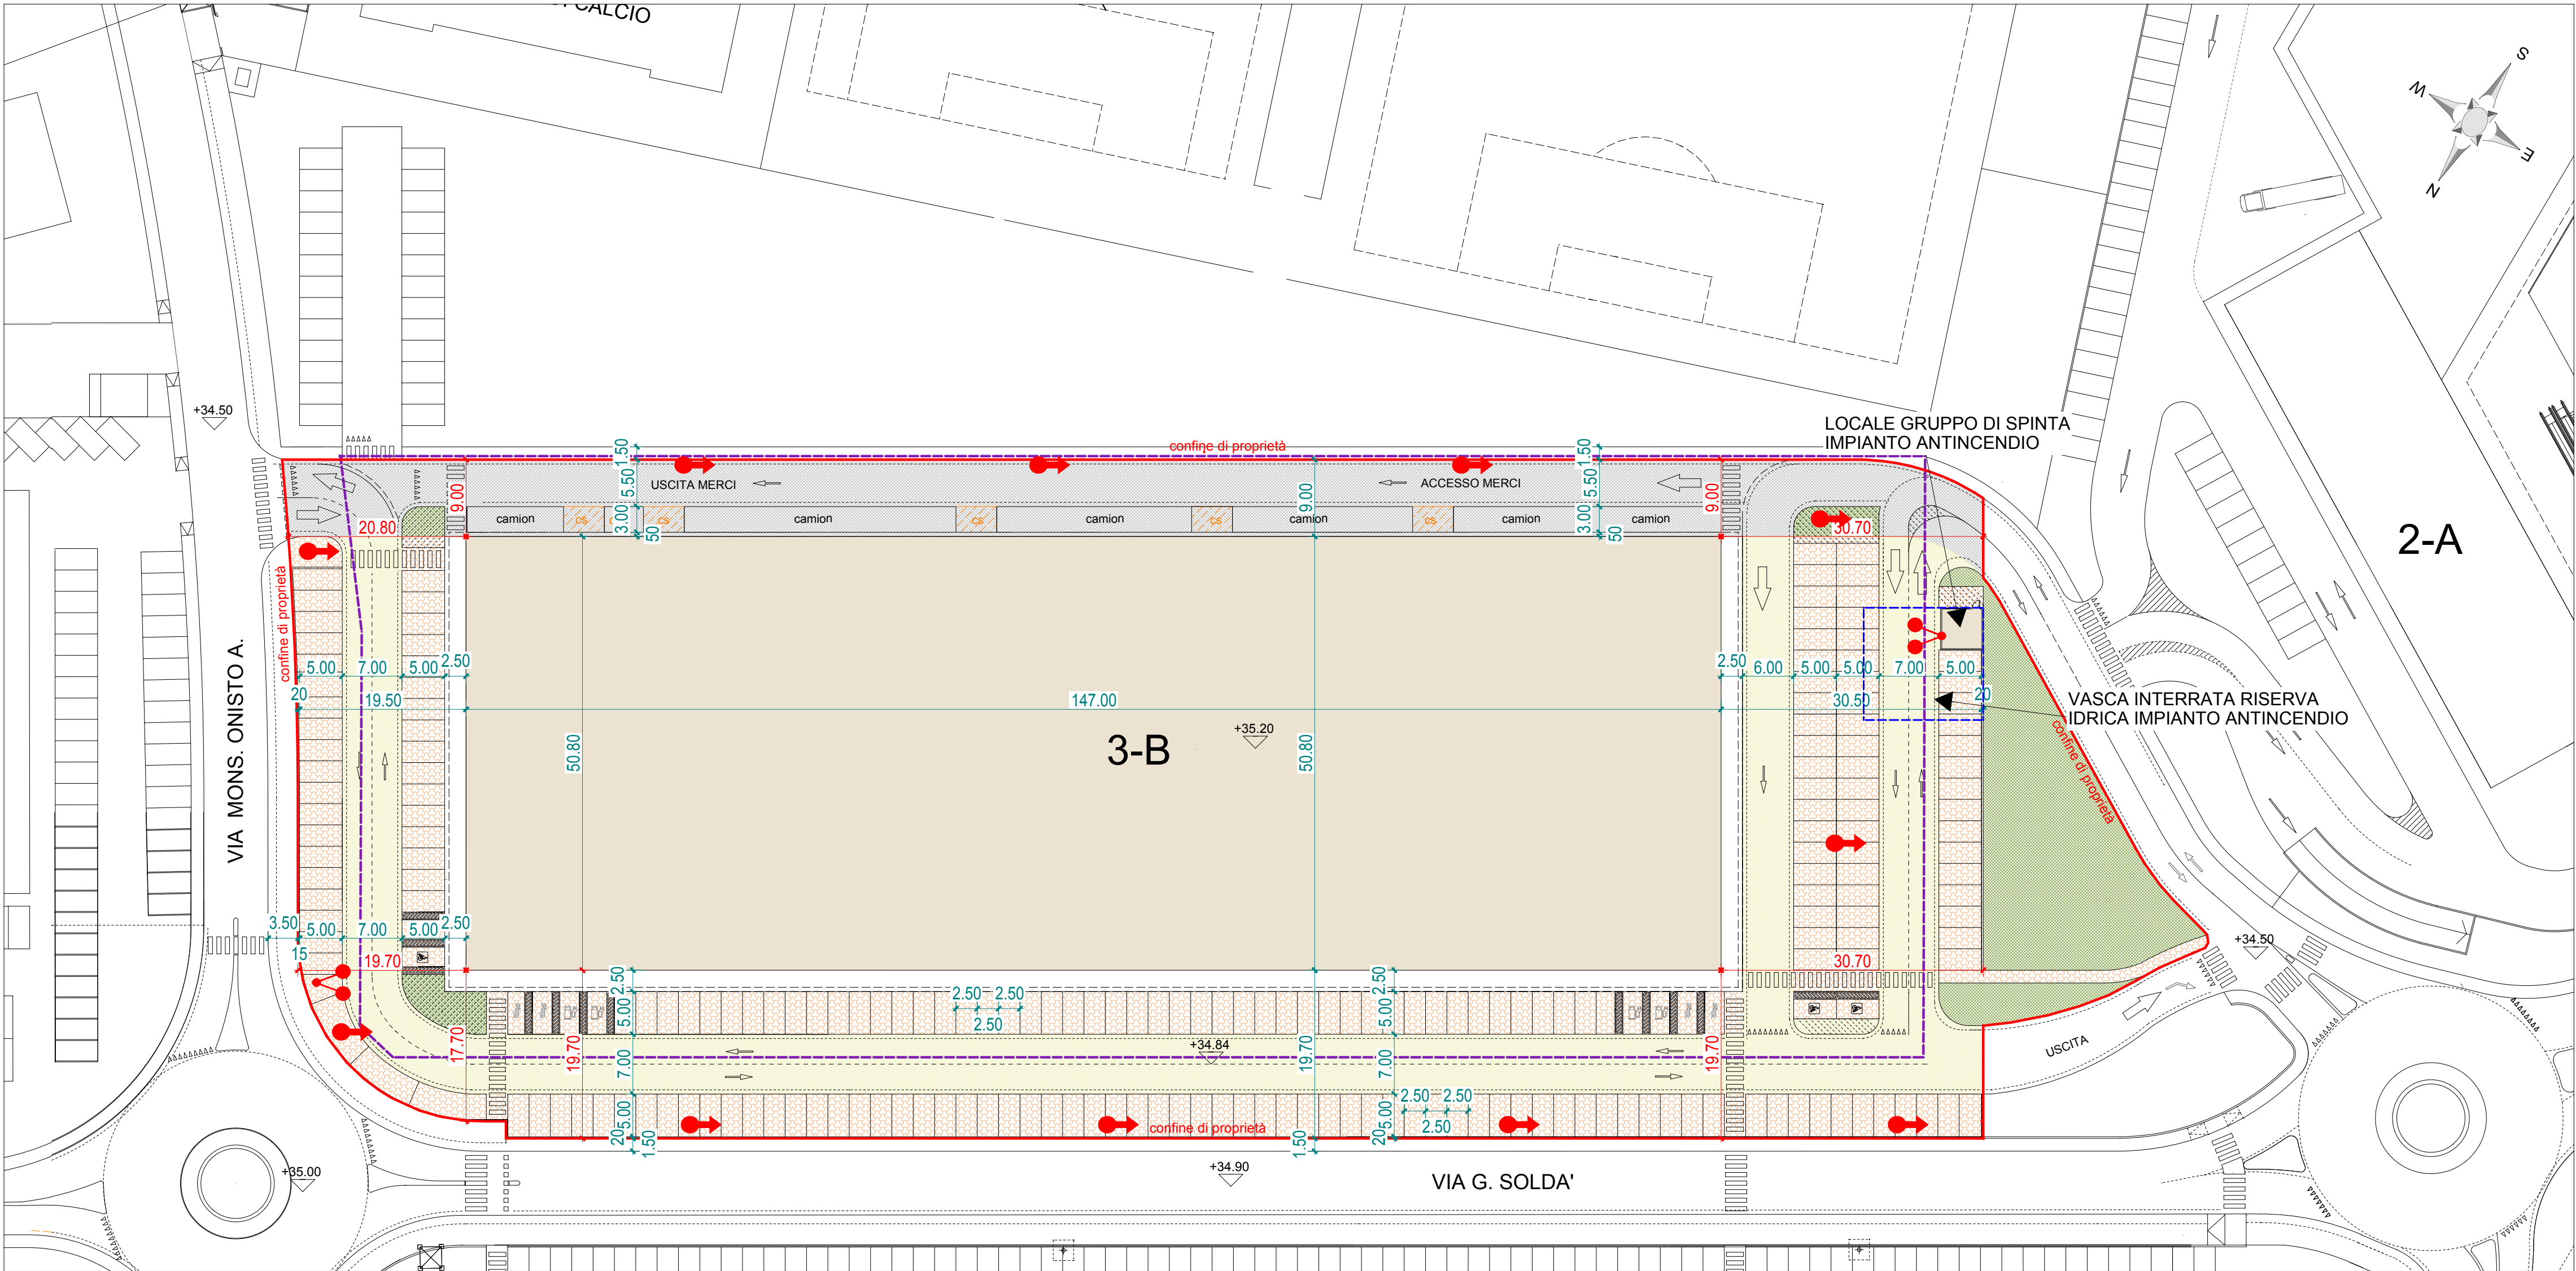

PLANIMETRIA GENERALE scala 1/500

COMUNE DI VICENZA
P.I.R.U.E.A. - Pomari -

FABBRICATO 3-B

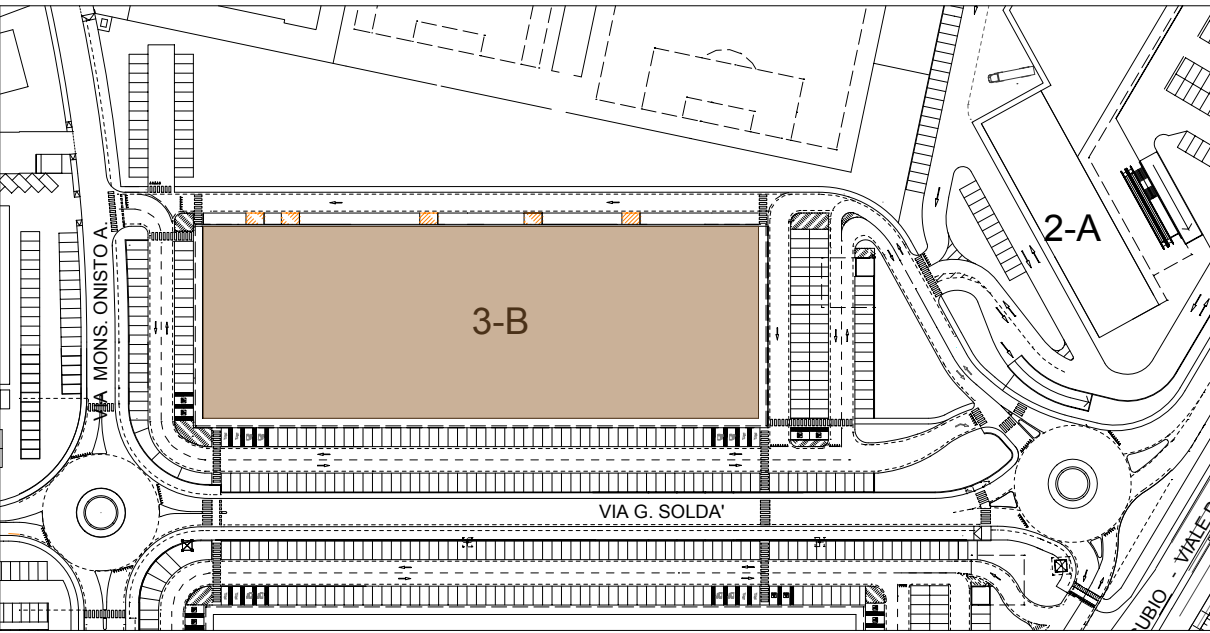

1^ VARIANTE
PROGETTO PREVENZIONE INCENDI

PROGETTO		COSTRUZIONE DI UN EDIFICIO AD USO COMMERCIALE	
OGGETTO		PLANIMETRIA GENERALE , ESTRATTO DI PRG , ESTRATTO CATASTALE	SCALA 1:10000 1:2000 - 1:300 DATA 10/2019 PRJ 2019_01 DGS 1
PROGETTISTA	COMITENTE	DR. LAVORI	CALCOLATORE C.A.