


ESTRATTO DEL P.I. VIGENTE scala 1/5000

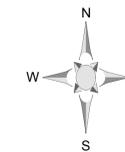


PLANIMETRIA CATASTALE SCALA 1/2000
 COMUNE DI VICENZA - FOGLIO 45 - MAPP. 1285 - 1288 - 1290 - 1294 - 1286
 1640 - 1641 - 1646 - 1648
 FOGLIO 44 - MAPP. 78



LEGENDA GENERALE

ELEMENTI COSTRUTTIVI E RELATIVE APERTURE		PORTA REI 120'	PORTA RESISTENTE AL FUOCO
		U.S. 2M	USCITA DI SICUREZZA (2 MODULI)
			LUCERNARI (parte apribile) LUCERNARI (parte fissa)
SISTEMA DI VIE D'USCITA			USCITA VERSO L'ALTO
			USCITA ORIZZONTALE
			USCITA VERSO IL BASSO
ESTINTORI			ESTINTORE PORTATILE 55A - 233BC
			ESTINTORE PORTATILE AD ANIDRIDE CARBONICA
SISTEMI ANTINCENDIO IDRICI			IDRANTE A MURO CON TUBAZIONE FLESSIBILE E LANCIA
			ATTACCO PER AUTOPOMPA V.V.F. 2 x UNI DN 70
			IDRANTE SOPRASUOLO 2 X UNI DN 70
			IDRANTE SOTTOSUOLO UNI DN 70
SISTEMI DI RIVELAZIONE PRESENTI			IMPIANTO DI RIVELAZIONE FUMI
IMPIANTI ELETTRICI			PULSANTE DI SGANCIO GENERALE DELL'ENERGIA ELETTRICA
RESISTENZA AL FUOCO DELLE STRUTTURE E DELLE PARTIZIONI		In sezione	REI/EI 30'
		In progetto	REI/EI 60'
			REI/EI 90'
			REI/EI 120'
			REI/EI 180'

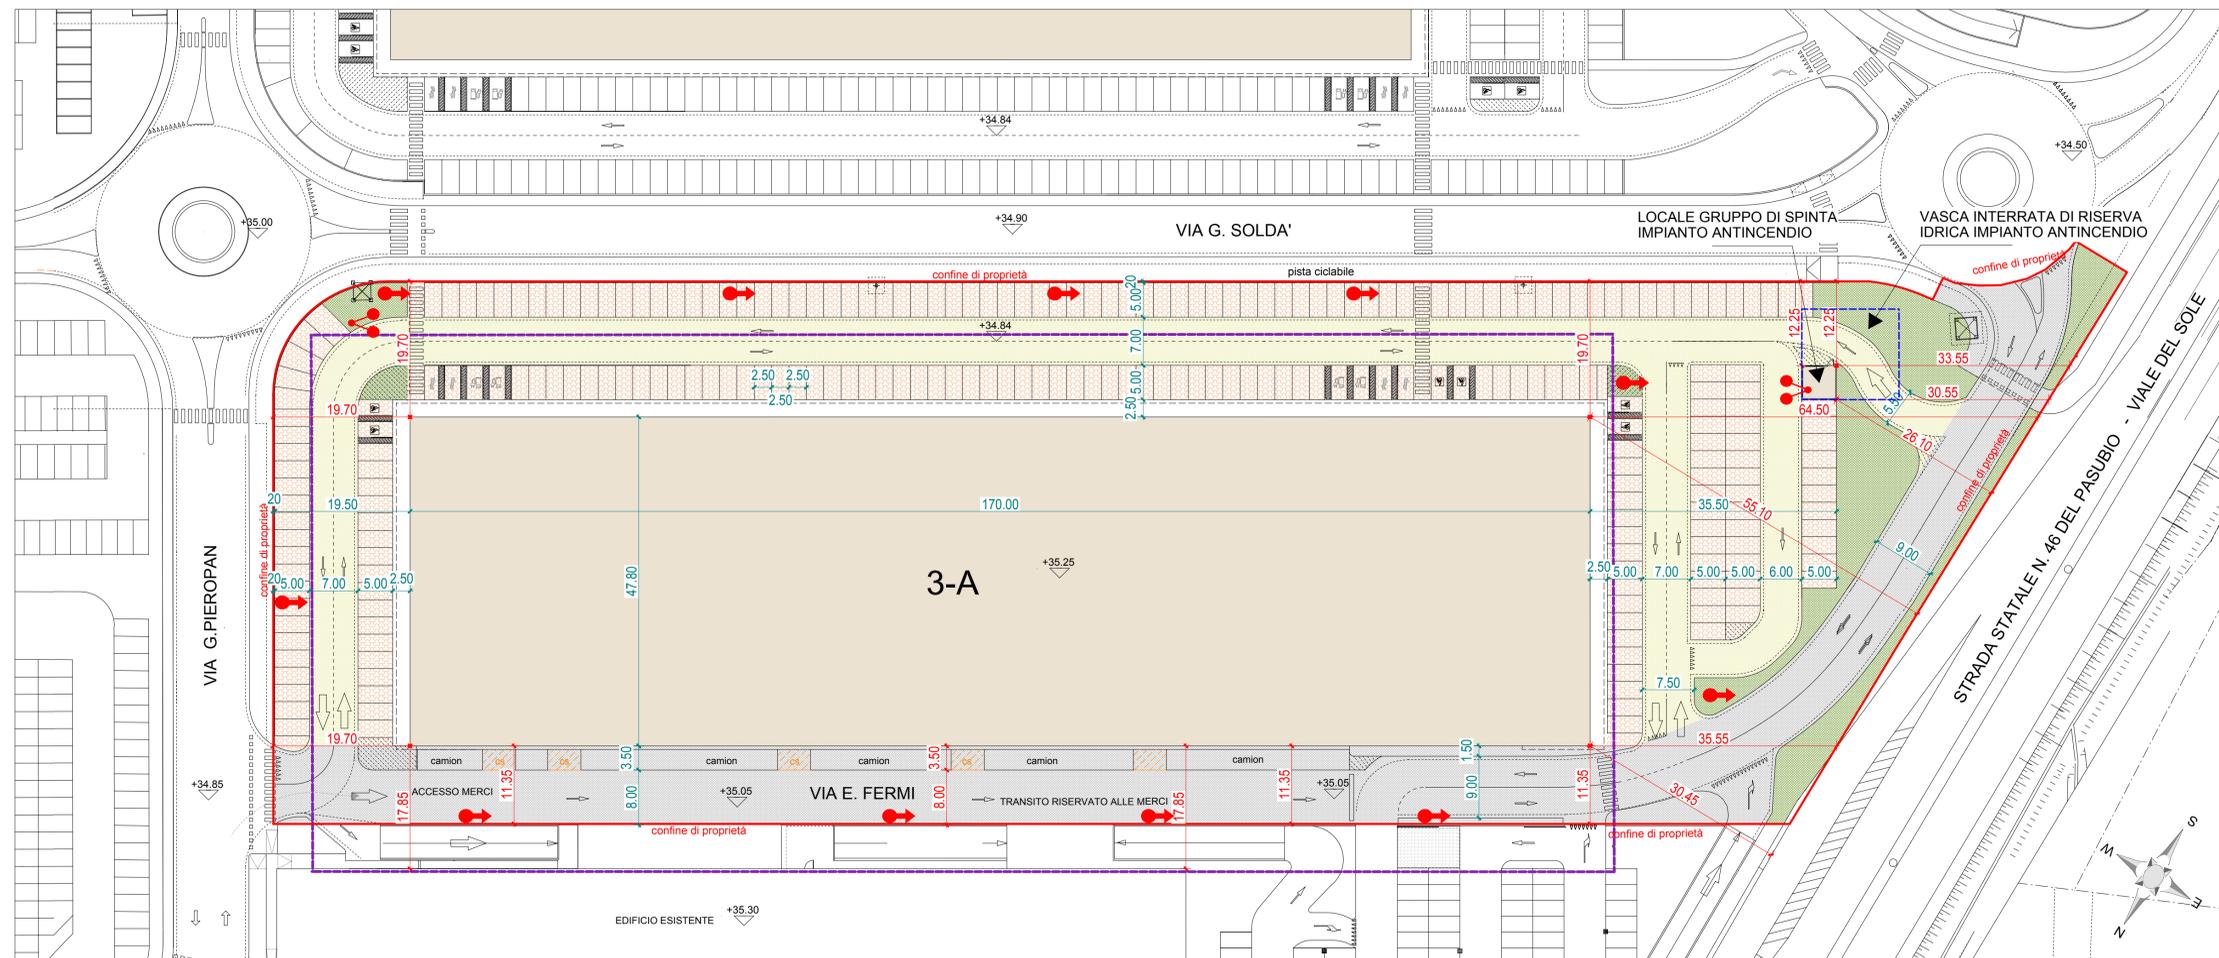


PLANIMETRIA GENERALE scala 1/500

COMUNE DI VICENZA

P.I.R.U.E.A. - Pomari -

FABBRICATO 3-A

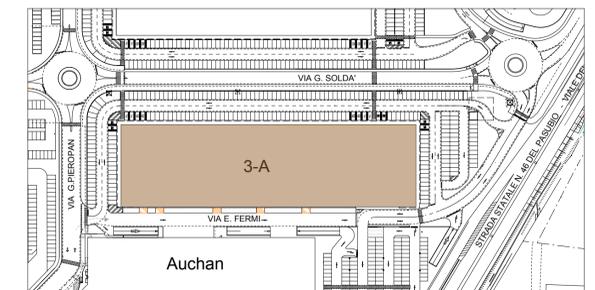

**2^ VARIANTE
 PROGETTO PREVENZIONE INCENDI**

PROGETTO		COSTRUZIONE DI UN EDIFICIO AD USO COMMERCIALE	
OGGETTO		PLANIMETRIA GENERALE, ESTRATTO DI PRG, ESTRATTO CATASTALE	SCALA 1:10000 DATA 10/2019 1:2000 - 1:500 RF: prj 2019_01 DIS: 1
PROGETTISTA	COMMITTENTE	DR. LAVORI	CALCOLATORE C.A.