



PIANTA PIANO TERRENO (scala 1:200)


al depuratore del Consorzio industriale e civile di Zermeghedo e Montebello

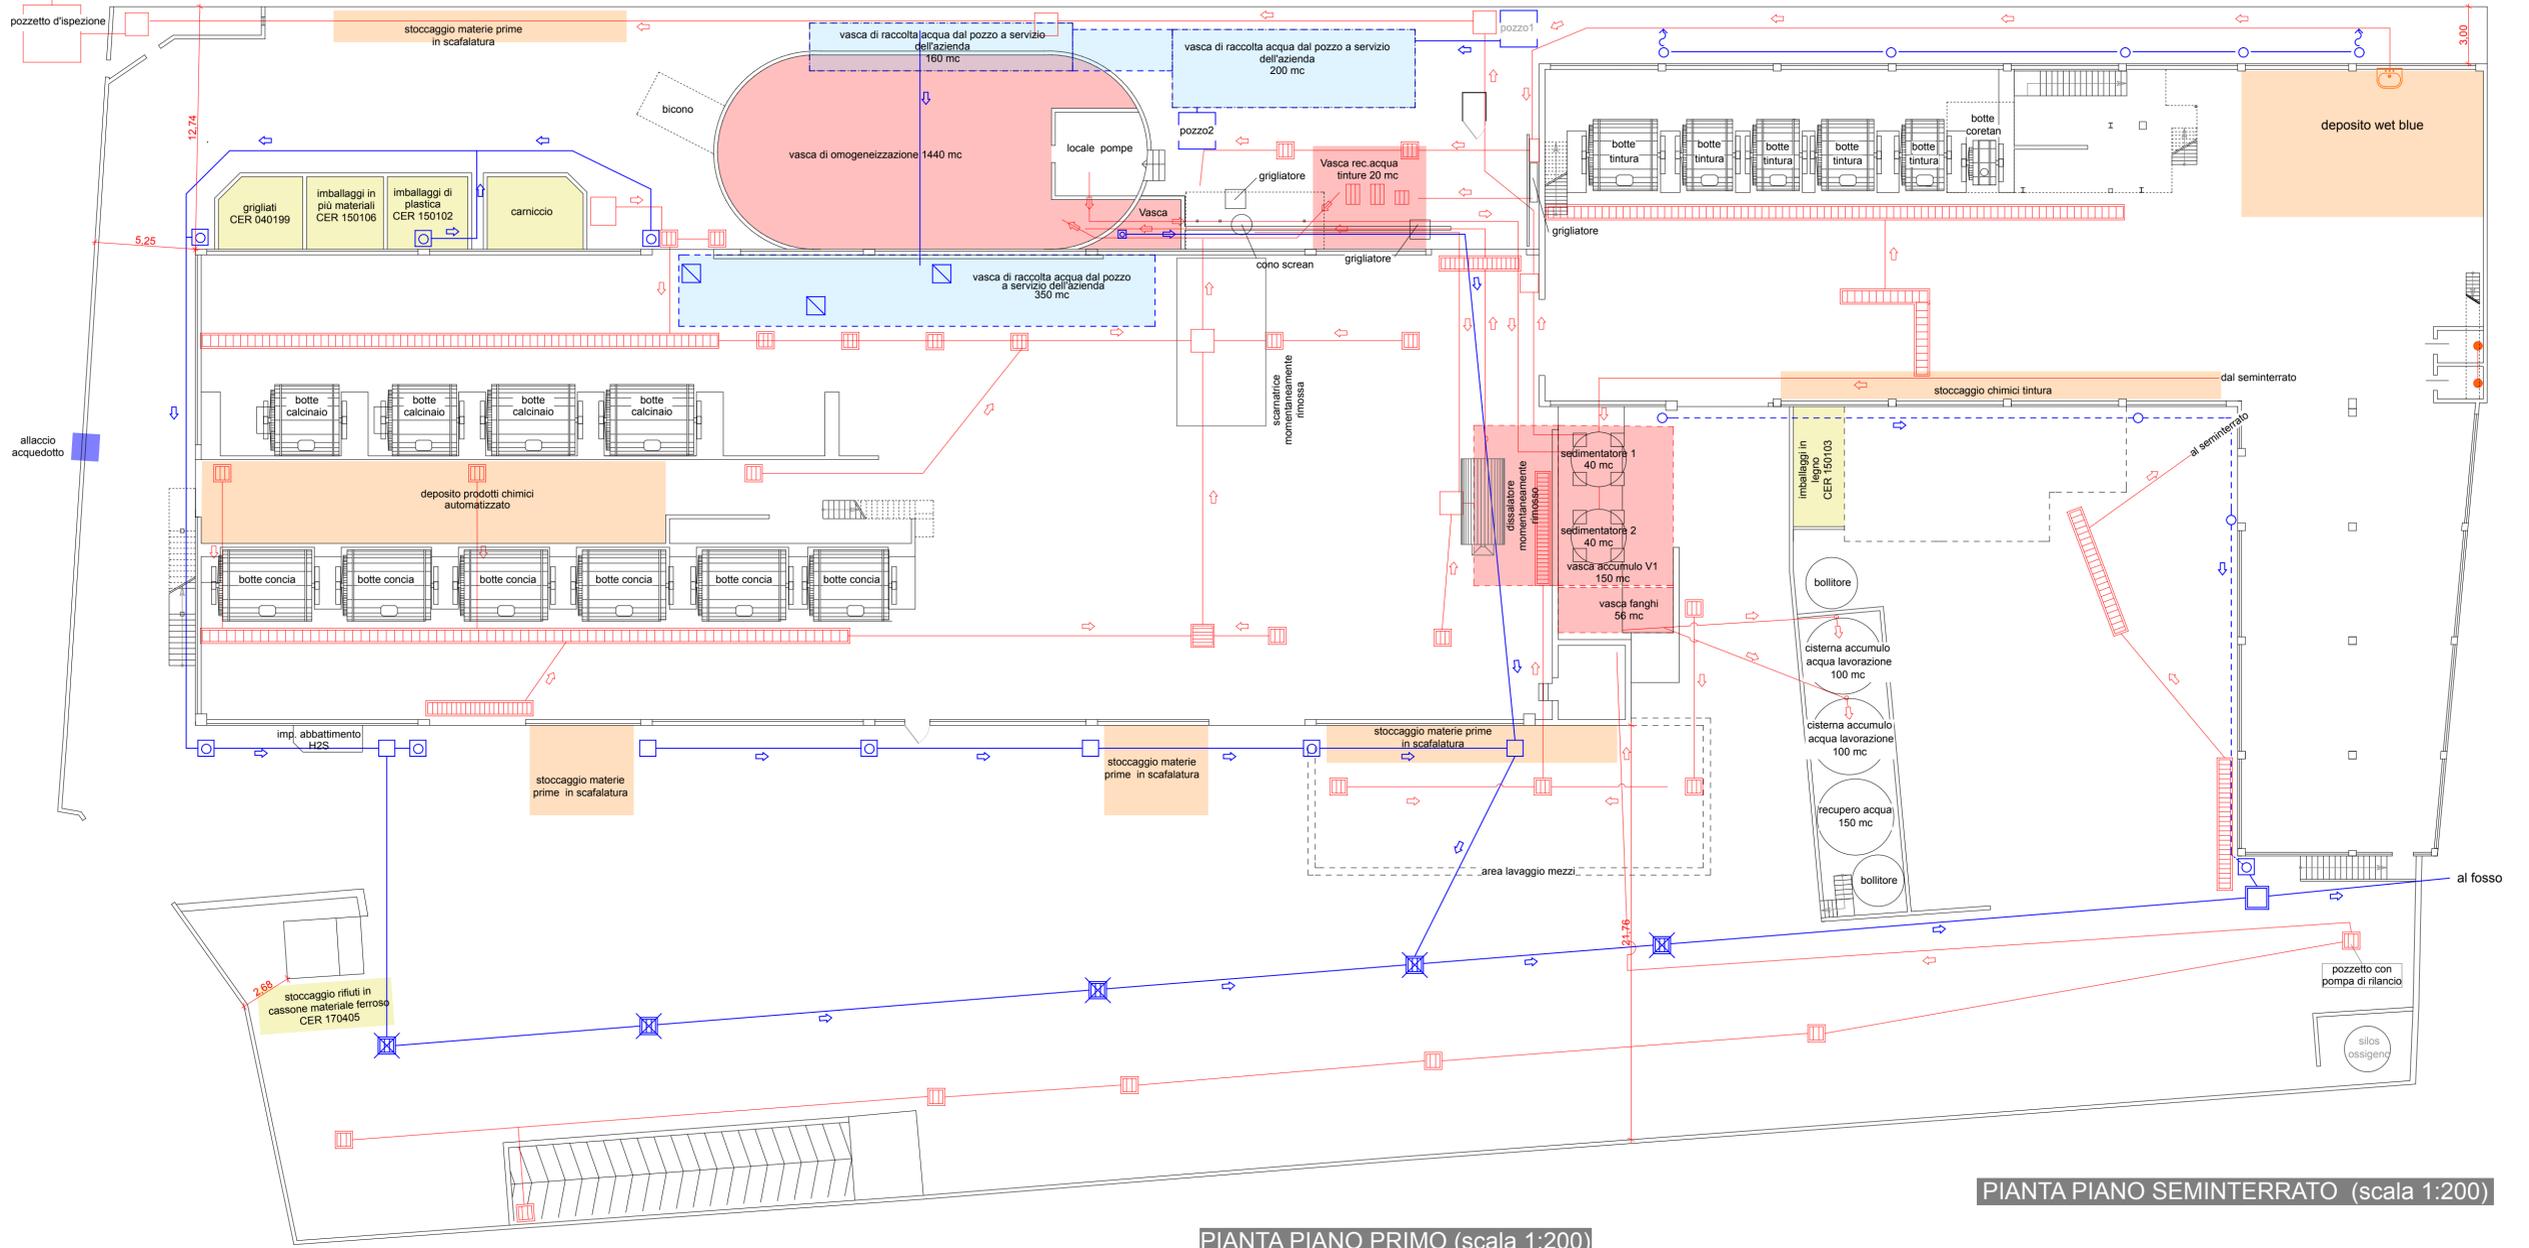

PIANTA PIANO PRIMO (scala 1:200)

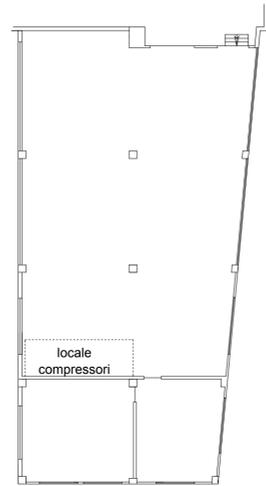

PIANTA PIANO SEMINTERRATO (scala 1:200)

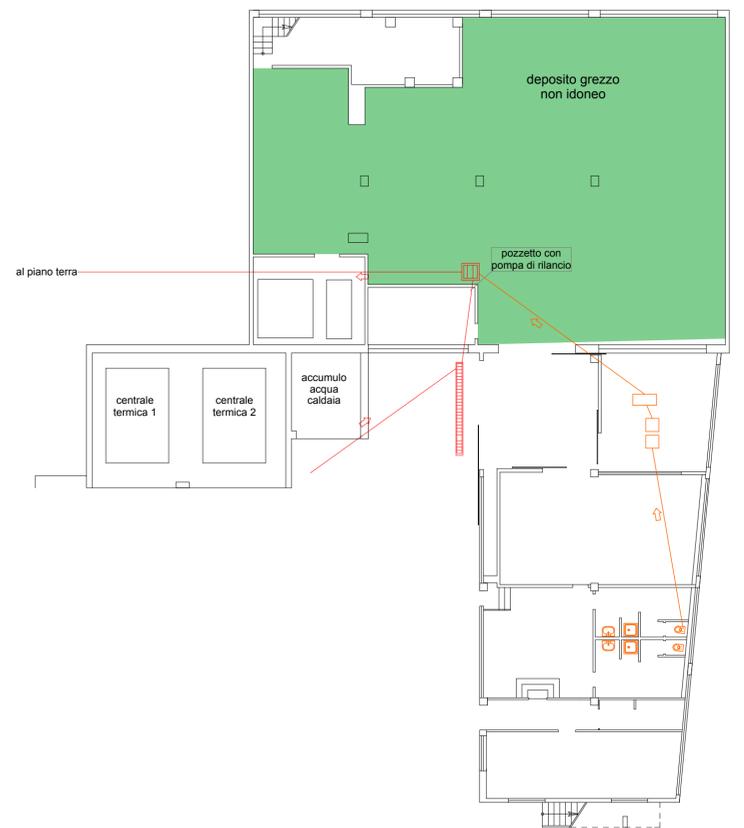

LEGENDA		
	linea acque meteoriche	acque meteoriche
	pozzetto con pluviale	
	pozzetto d'ispezione	
	pozzetto a caditoia	
	caditoia sigillata	
	vasca interrata	acque fognarie industriale
	pozzetto accesso vasca interrata	
	linea acque di produzione	acque fognarie civile
	pozzetto di raccolta	
	pozzetto d'ispezione	fogn. civile
	griglia di raccolta	
	vasca interrata	fogn. civile
	vasche biologiche	
	linea acque fognatura civile	
	zona stoccaggio rifiuti	
	zona stoccaggio materie prime	
	zona stoccaggio pelle grezza	

Comune di Montorso Vic.no (VI) - Via Dell'Industria n 6
 Data :
 Progetto : RICHIESTA DI A.U.A. CONCERIA CUMAR S.R.L. PER RINNOVO AUTORIZZAZIONE SCARICO
 RICHIESTA DI ASSOGETTABILITA' AI SENSI DELLA ART. N 20 DEL D.LGS 152/06
ALLEGATO A 5 PLANIMETRIA STOCCAGGIO RIFIUTI E MATERIE PRIME
 Richiedente :
Conceria Cumar s.r.l.
 Scala Disegno 1:200