



PIANTA PIANO TERRENO (scala 1:200)


al depuratore del Consorzio industriale e civile di Zermeghedo e Montebello

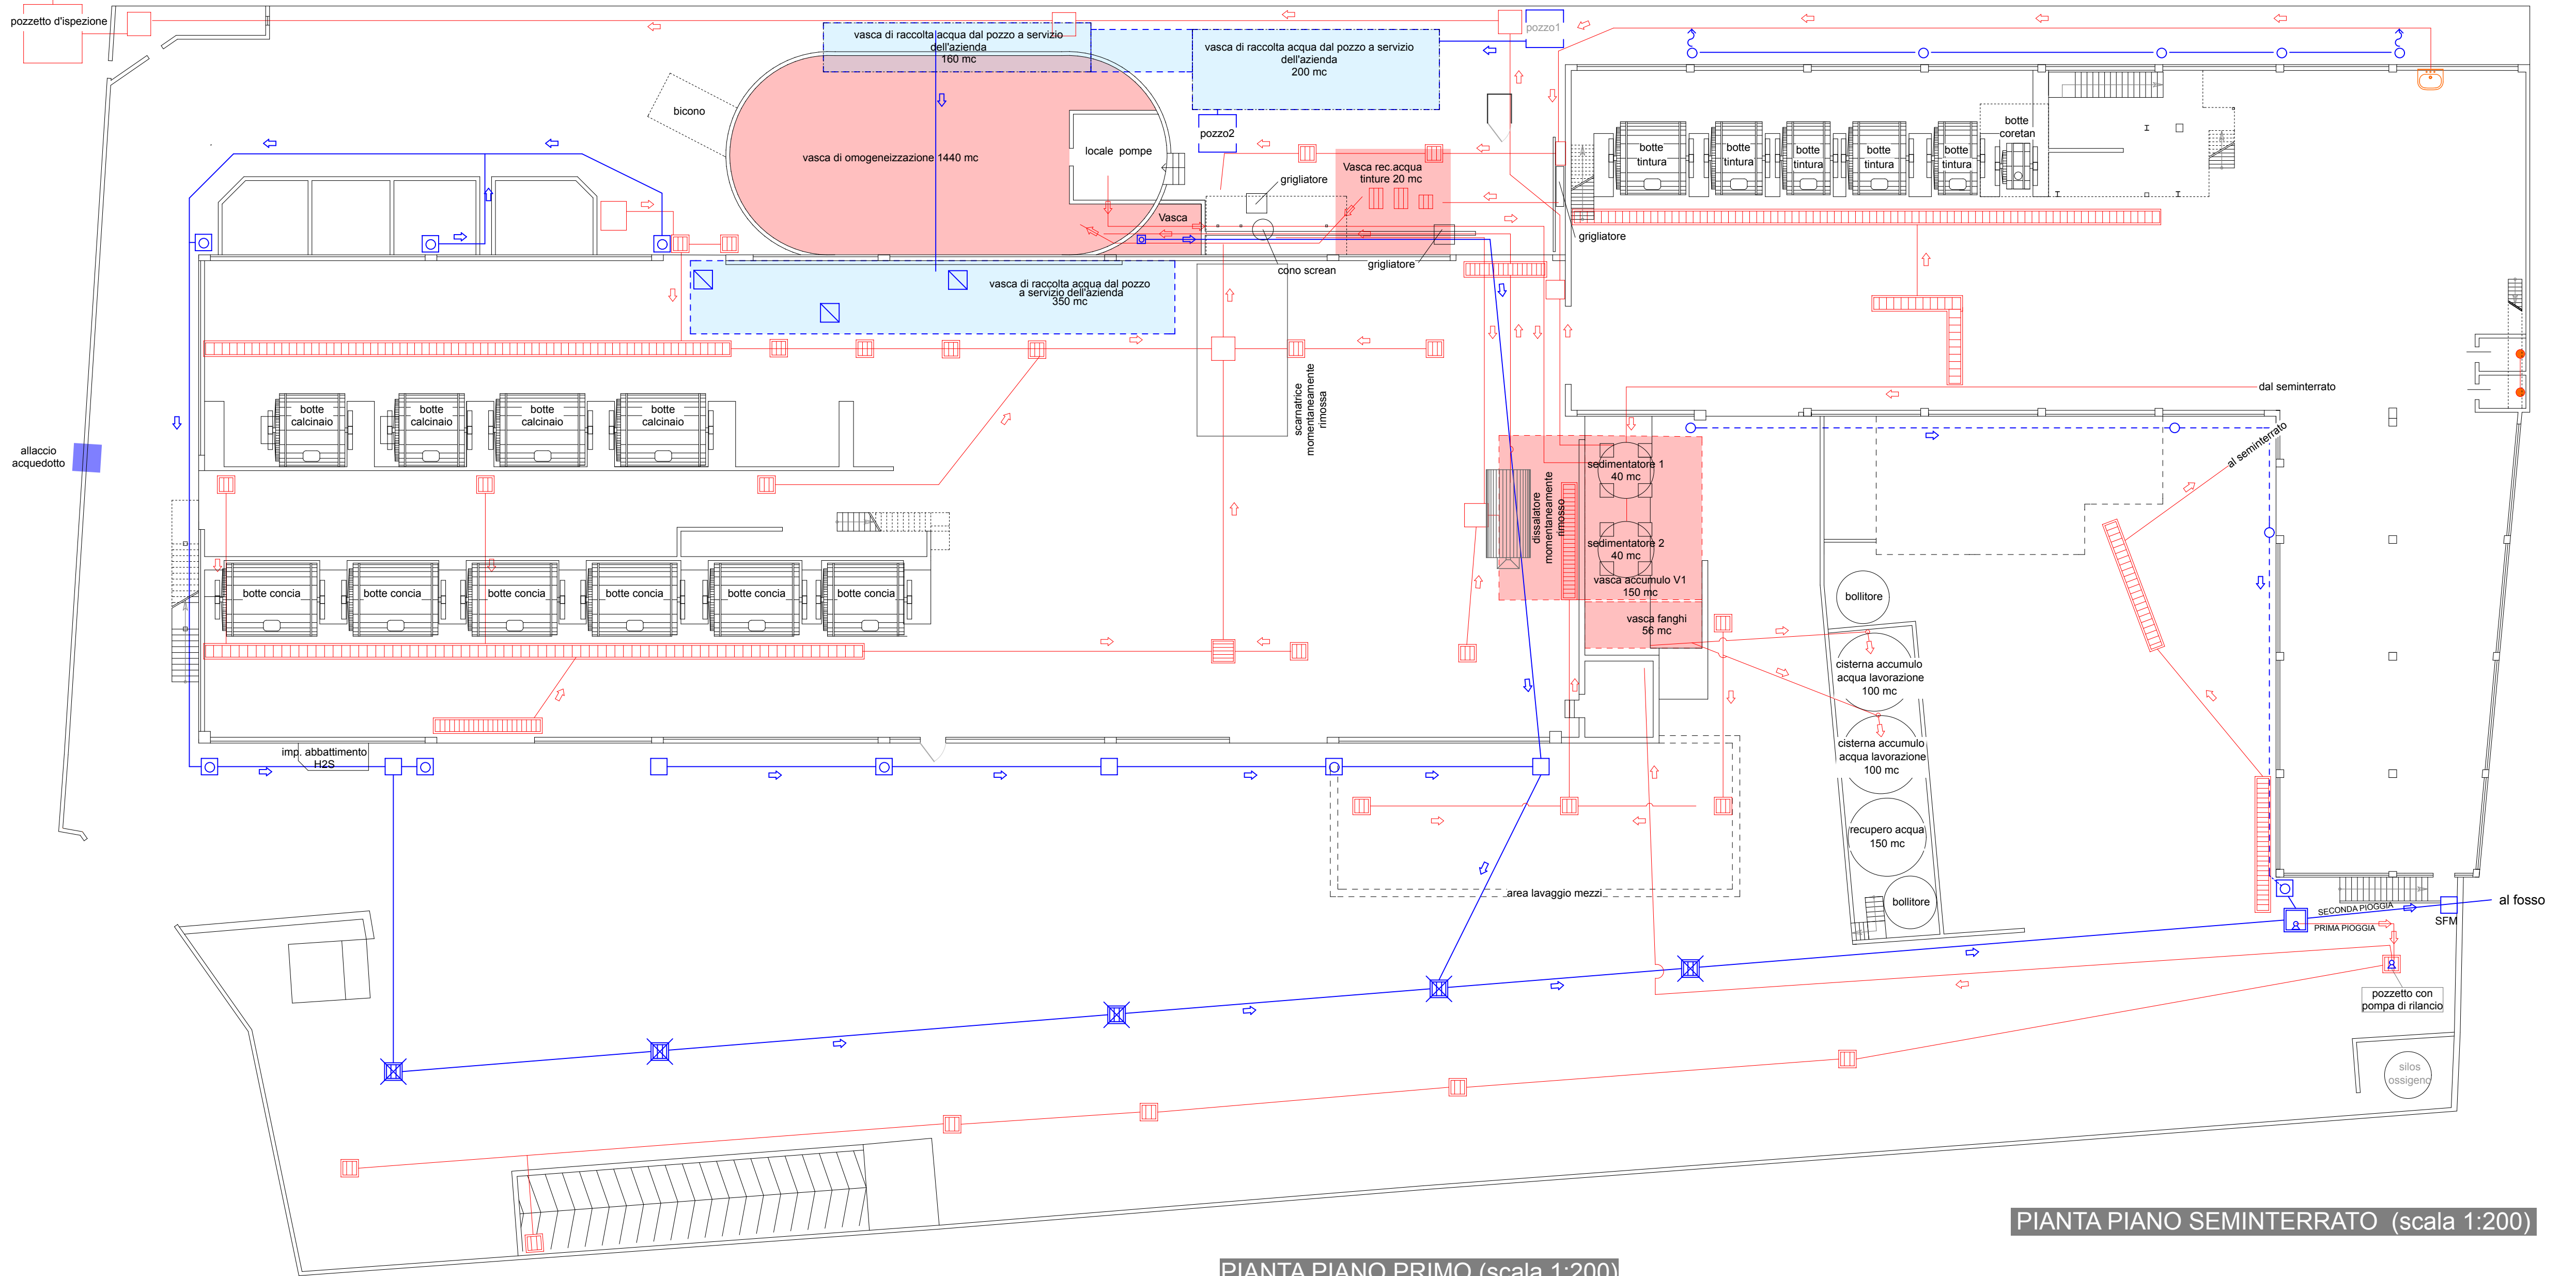

PIANTA PIANO PRIMO (scala 1:200)

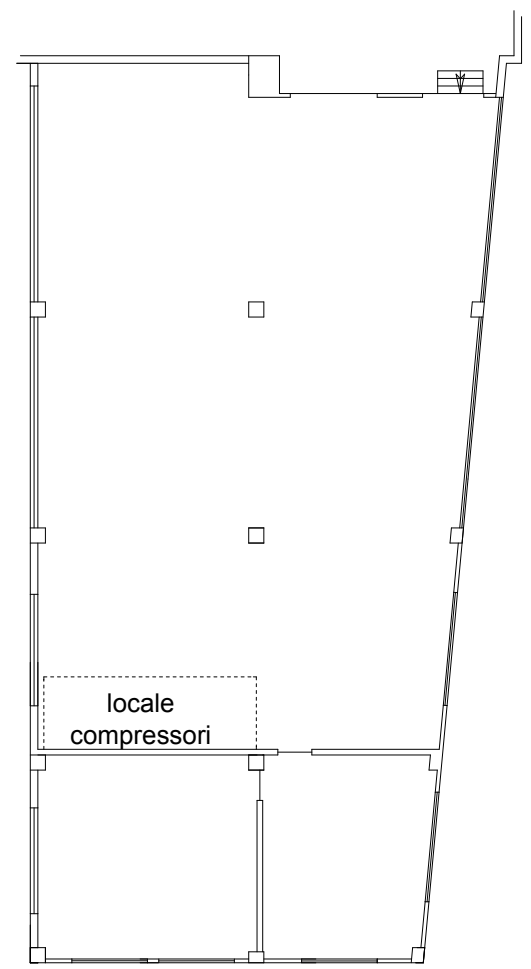

PIANTA PIANO SEMINTERRATO (scala 1:200)

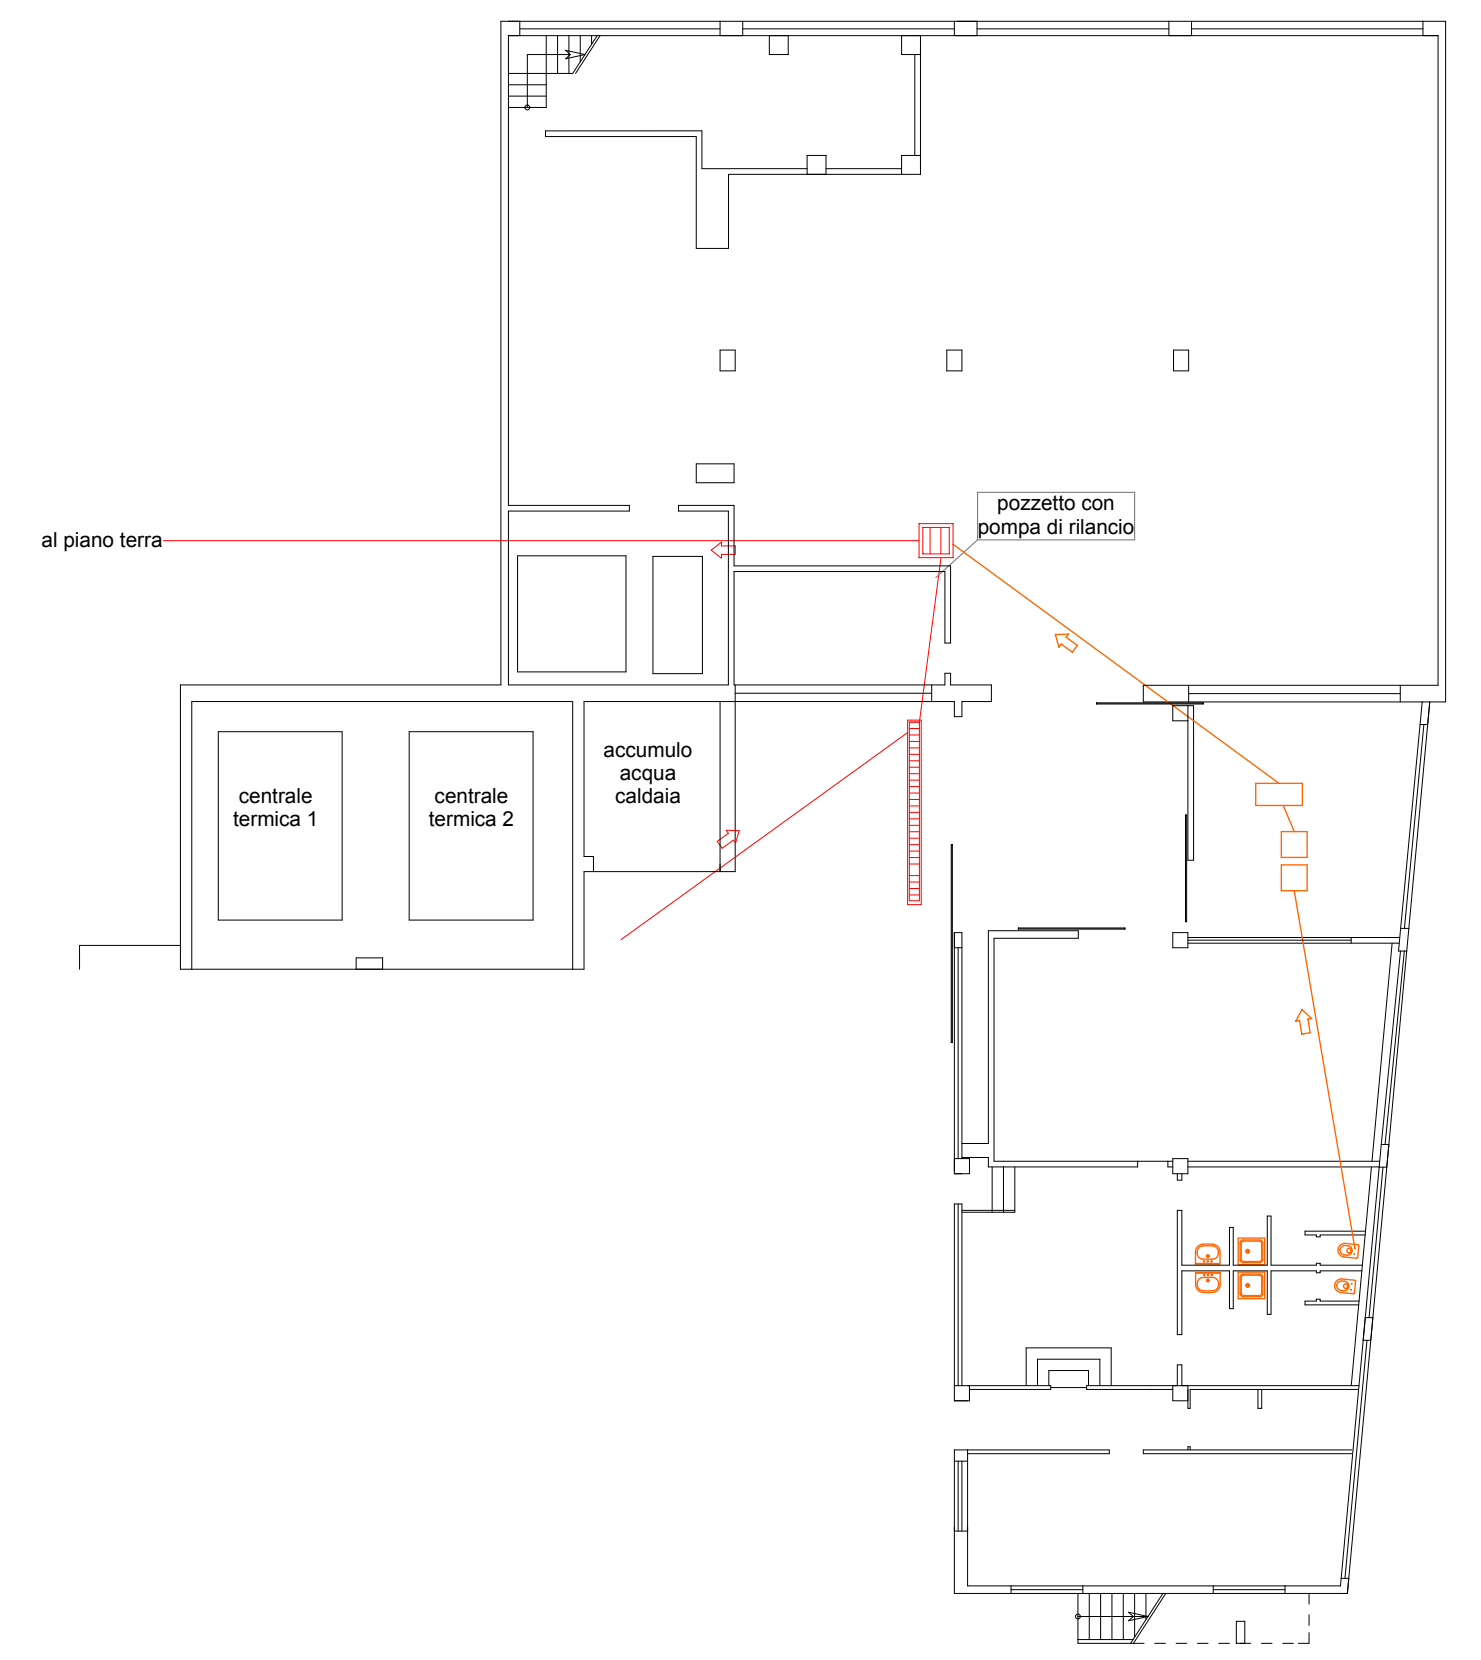

LEGENDA		
	linea acque meteoriche	acque meteoriche
	pozzetto con pluviale	
	pozzetto d'ispezione	
	pozzetto a caditoia	
	caditoia sigillata	acque meteoriche
	vasca interrata	
	pozzetto acceso vasca interrata	acque meteoriche
	linea acque di produzione	
	pozzetto di raccolta	acque fognarie industriale
	pozzetto d'ispezione	
	griglia di raccolta	acque fognarie industriale
	vasca interrata	
	vasche biologiche	fogn. civile
	linea acque fognatura civile	
	zona stoccaggio rifiuti	
	zona stoccaggio materie prime	
	zona stoccaggio pelle grezza	

Comune di Montorso Vic.no (VI) - Via Dell'Industria n 6
 Data :
 Progetto : RICHIESTA DI A.U.A. CONCERIA CUMAR S.R.L. PER RINNOVO AUTORIZZAZIONE SCARICO
 RICHIESTA DI ASSOGETTABILITA' AI SENSI DELLA ART. N 20 DEL D.LGS 152/06
ALLEGATO A 3 PLANIMETRIA SCARICHI -Integrazione recupero acqua prima pioggia 05/03/2019-
 Richiedente : **Conceria Cumar s.r.l.**
 Scala Disegno 1:200