

REGIONE VENETO
PROVINCIA DI VICENZA
COMUNE DI SOVIZZO

DITTA
RA.ME.VE.CA S.R.L.


**PROGETTO IMPIANTO DI
MESSA IN RISERVA E RECUPERO
RIFIUTI SPECIALI
Via dell'Industria 68**

**TAVOLA 1 allegata alla
RELAZIONE TECNICO – DESCRITTIVA
Layout Impianto**

(D.lgs n. 152/2006, D.lgs n. 4/2008, L.R. n.10/1999, D.G.R.V. n.327/2009)

Marzo 2019

Il titolare Colombara Stefano	Elaborato 1 – TAV. 1
Il relatore Massimiliano Ing. Soprana	

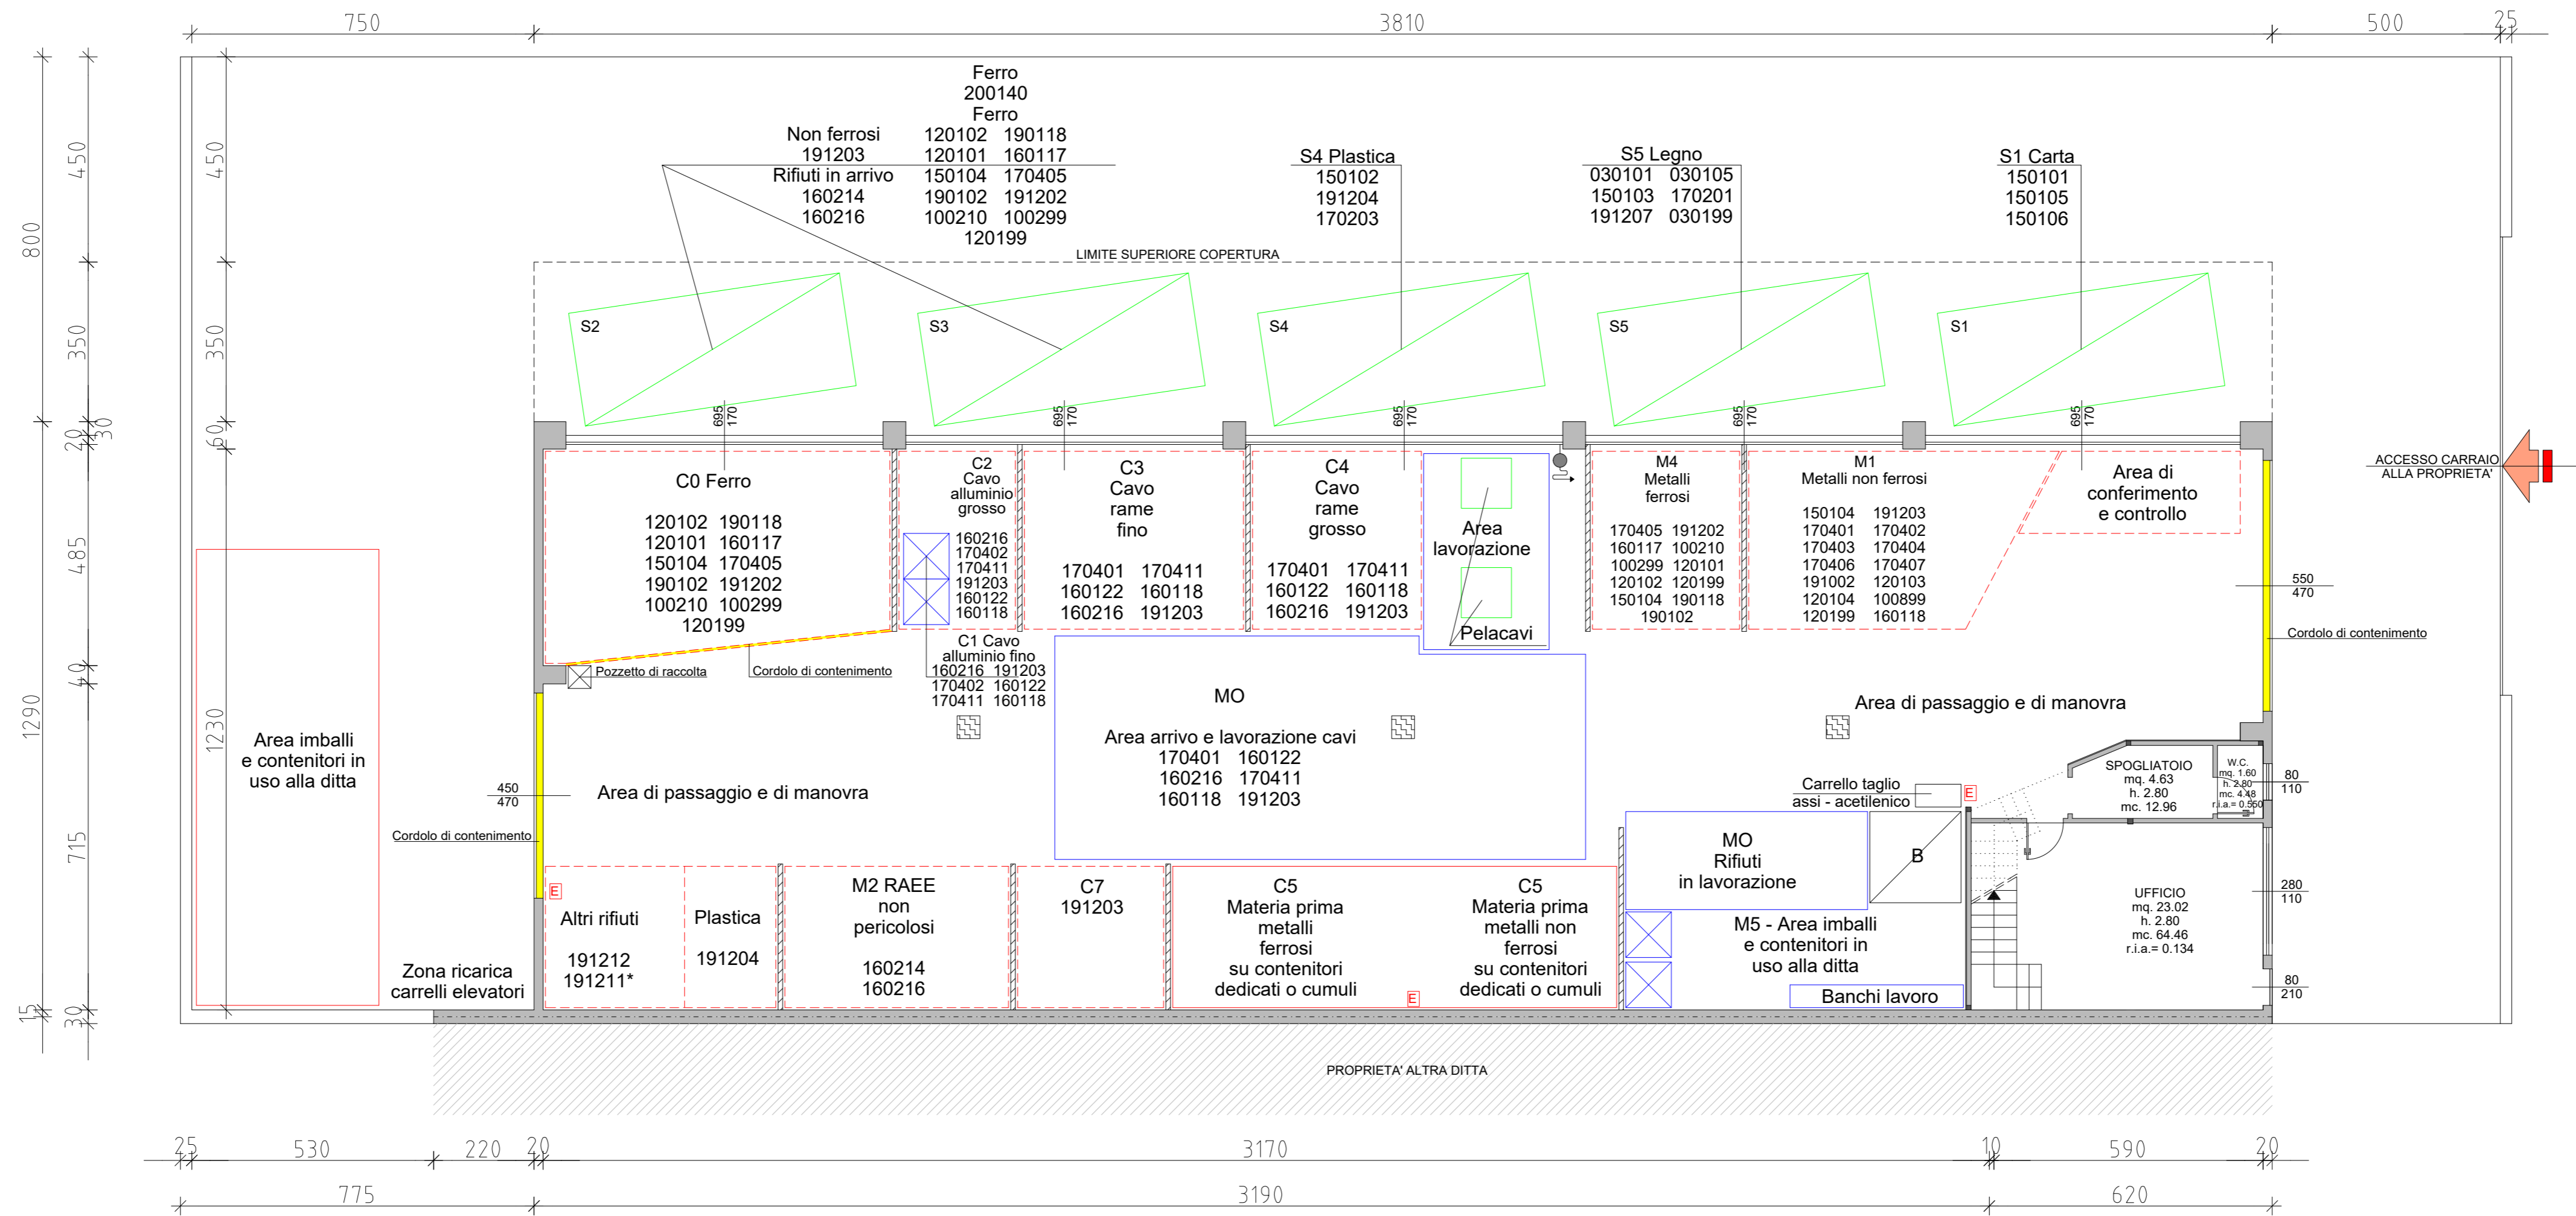

PIANTA PIANO TERRA
* Lay - Out Distributivo *
scala 1:100

-  CASSONI STOCCAGGIO RIFIUTI
-  AREE STOCCAGGIO RIFIUTI IN ARRIVO E/O PRODOTTI (IN CUMULI SFUSI O IN CONTENITORI)
-  AREE STOCCAGGIO MATERIE PRIME OTTENUTE (MPS)
-  AREE DI LAVORAZIONE
-  AREE DI CONFERIMENTO E CONTROLLO RIFIUTI IN INGRESSO
-  AREA DI MANUTENZIONE
-  AREA IMBALLI E CONTENITORI IN USO ALLA DITTA
-  ELEMENTI DI DELIMITAZIONE AREE
-  Pozzetti di raccolta
-  Bilancia
-  CASSE DI CONTENIMENTO RIFIUTI

COMUNE di SOVIZZO		PROV. di VICENZA
IMPIANTO DI MESSA IN RISERVA E RECUPERO RIFIUTI SPECIALI		
Elaborato: Lay-out impianto		
Marzo 2019		SCALA 1:100
Committente: R.A.M.E.V.E.CA.srl Via dell'Industria n. 68 SOVIZZO (VI)	Progettista: STUDIO TECNICO AMBIENTALE MASSIMILIANO ING. SOPRANA Via Keplero 9/a VALDAGNO (VI)	