


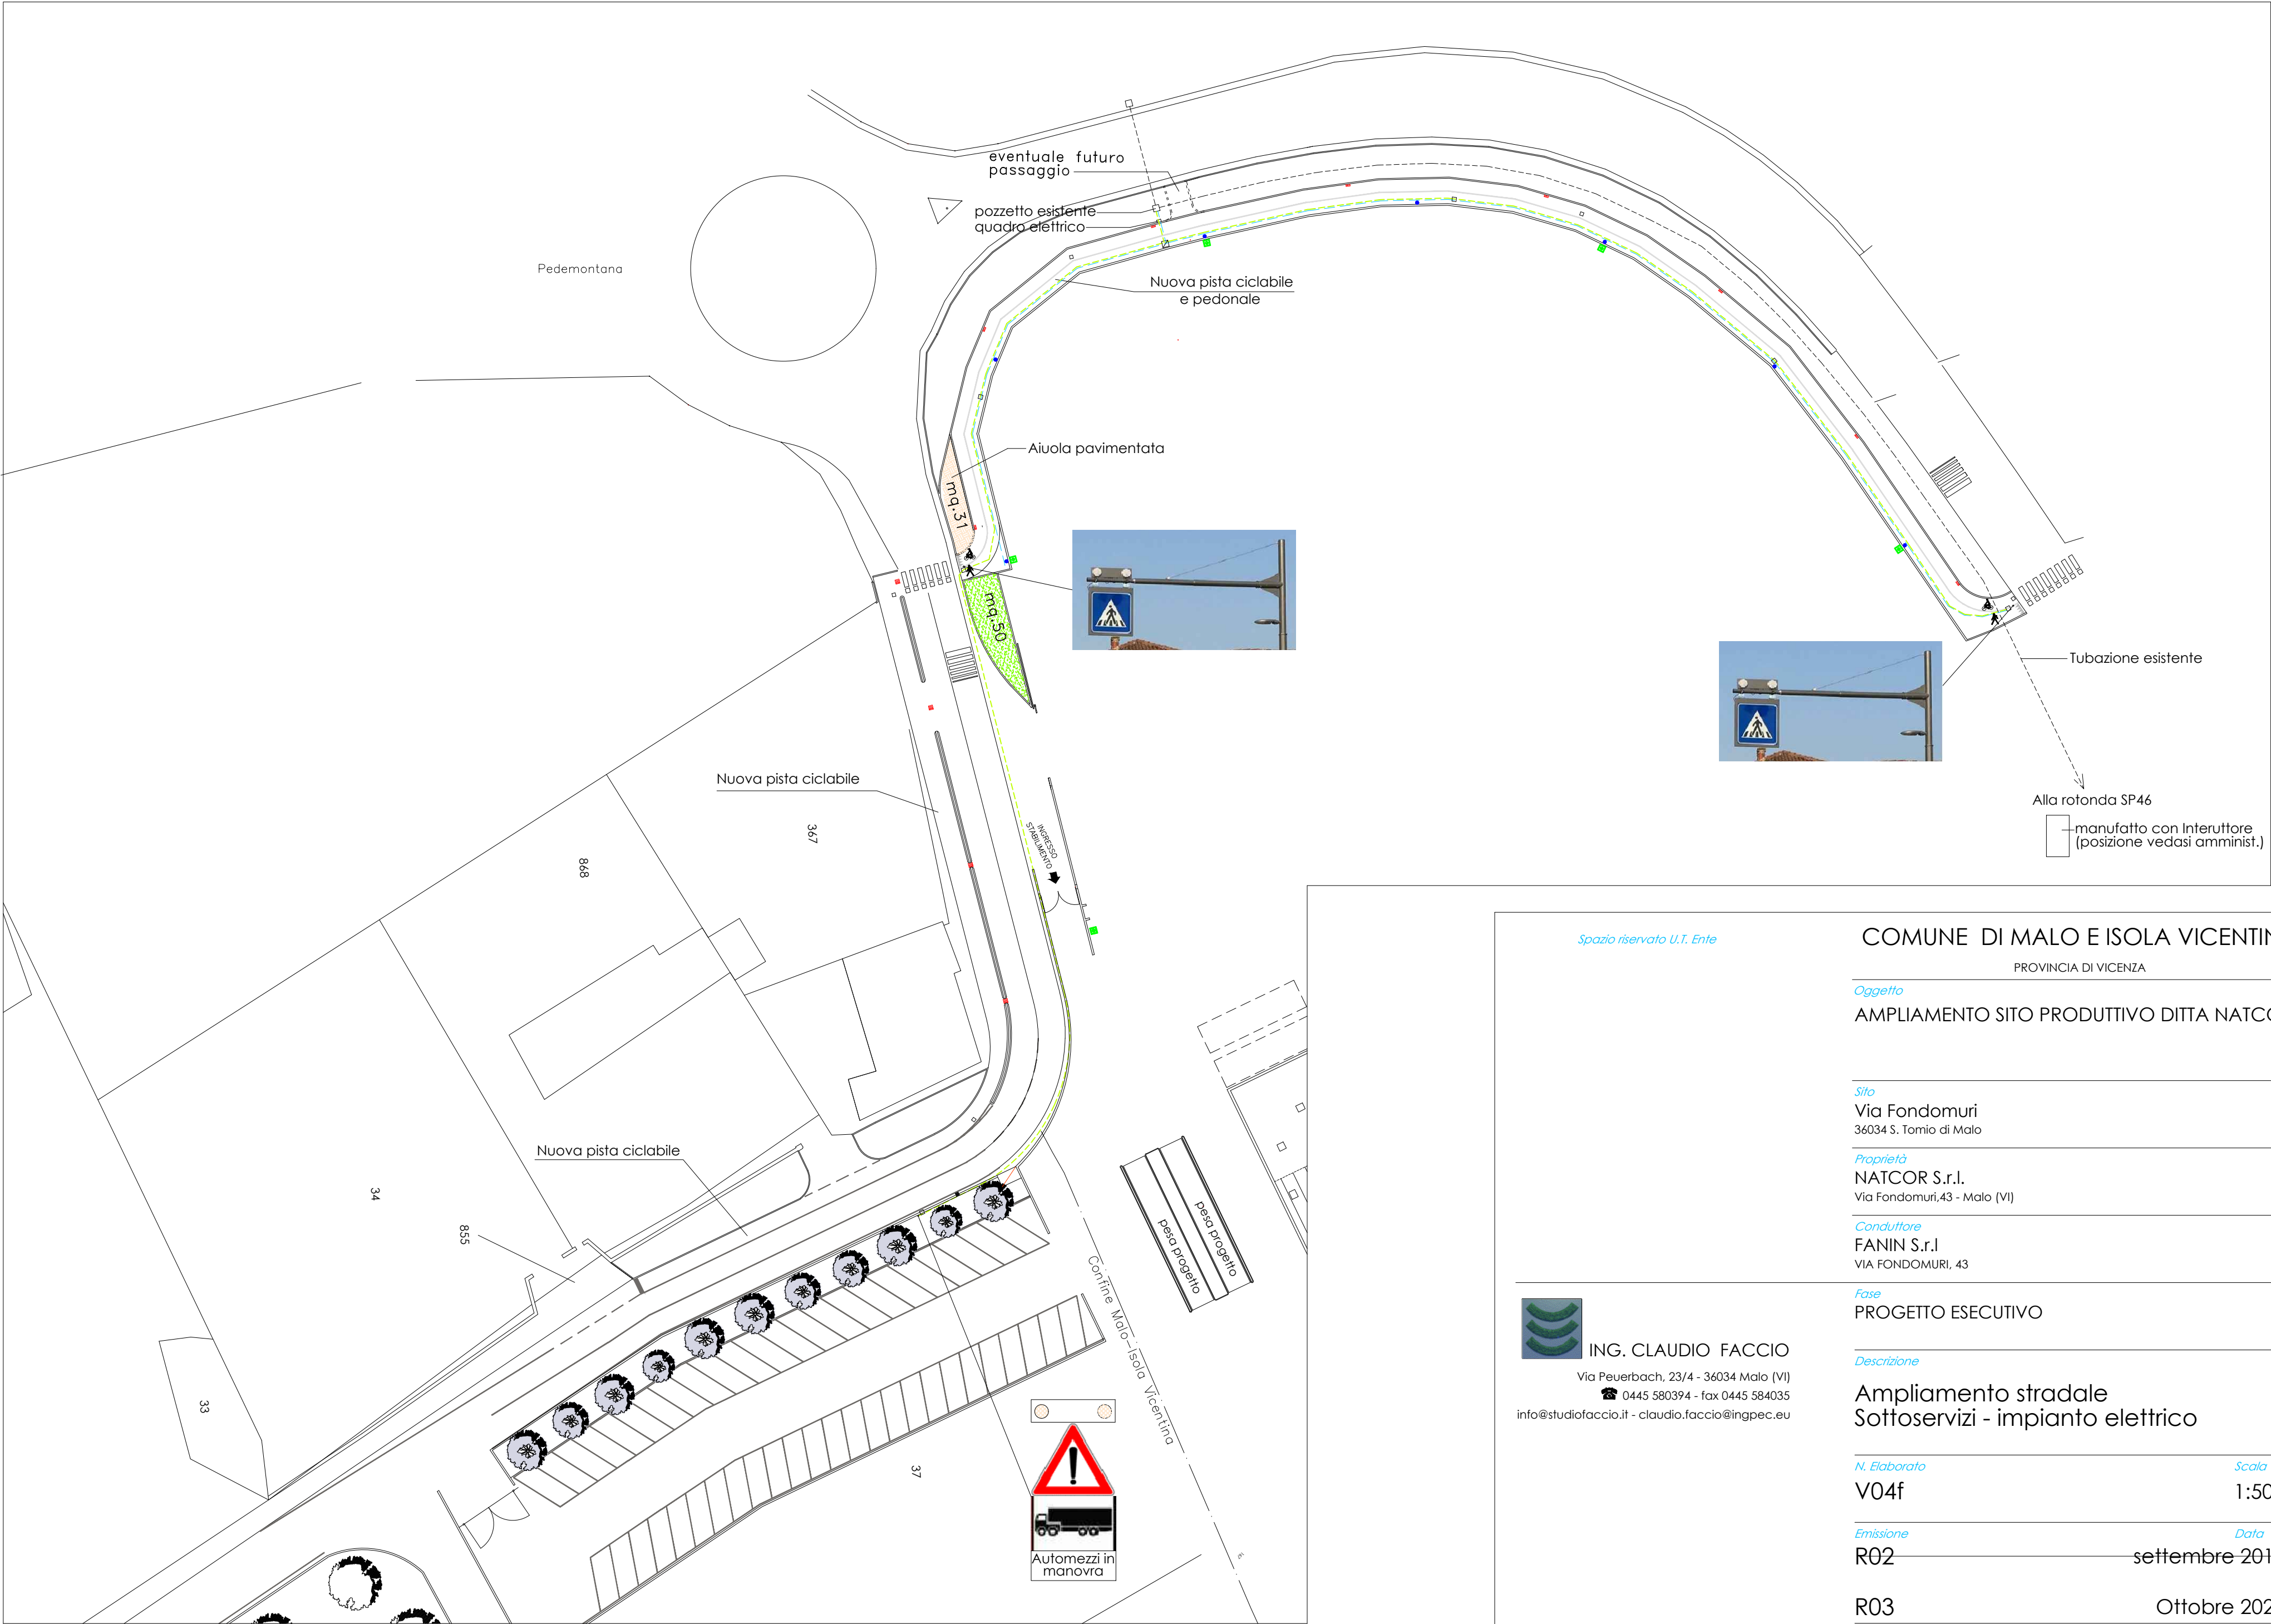

LEGENDA

Caditoia

Caditoia a scomparsa

Pozzetto per fibra ottica

Plinto con palo di illuminazione da H:12 ml.


Plinto con palo di illuminazione da H:4 ml.

Tubazione per alimentazione pubblica

Tubazione per alimentazione passaggio pedonale/segnale pericolo

Pozzetto 50x50

Pozzetto 60x60

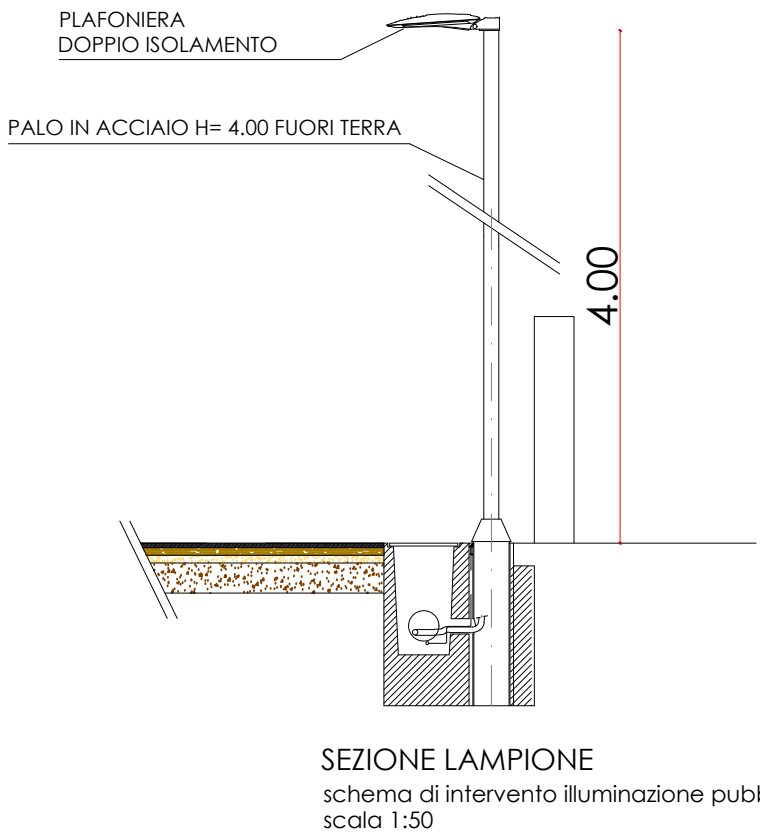

Spazio riservato U.T. Ente

COMUNE DI MALO E ISOLA VICENTINA

PROVINCIA DI VICENZA

Oggetto

AMPLIAMENTO SITO PRODUTTIVO DITTA NATCOR

Sito

Via Fondomuri
36034 S. Tomio di Malo

Proprietà

NATCOR S.r.l.
Via Fondomuri,43 - Malo (VI)

Conduttore

FANIN S.r.l
VIA FONDOMURI, 43

Fase

PROGETTO ESECUTIVO

Descrizione

Ampliamento stradale
Sottoservizi - impianto elettrico

N. Elaborato

V04f

Scala

1:500

Emissione

R02

Data

settembre 2019

R03

Ottobre 2020

note

ING. CLAUDIO FACCIO

Via Peuerbach, 23/4 - 36034 Malo (VI)
☎ 0445 580394 - fax 0445 584035
info@studiofaccio.it - claudio.faccio@ingpec.eu

Ing. Claudio Faccio

Cod. pratica

Responsabile

Collaboratori

Ing. Claudio Faccio

File

N° progressivo elaborato

//

A termine di legge il progettista si riserva la proprietà di questo disegno con divieto di riproduzione o renderlo comunque noto in carenza di consenso scritto preventivo.