



SEZIONE B-B' - IMPIANTO DI CLIMATIZZAZIONE

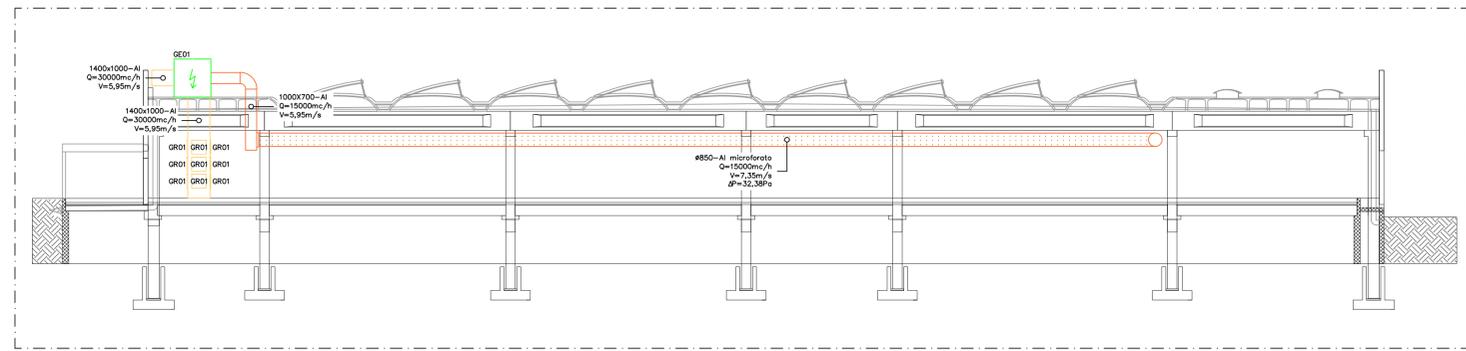

PIANTA PIANO TERRA - IMPIANTO DI CLIMATIZZAZIONE

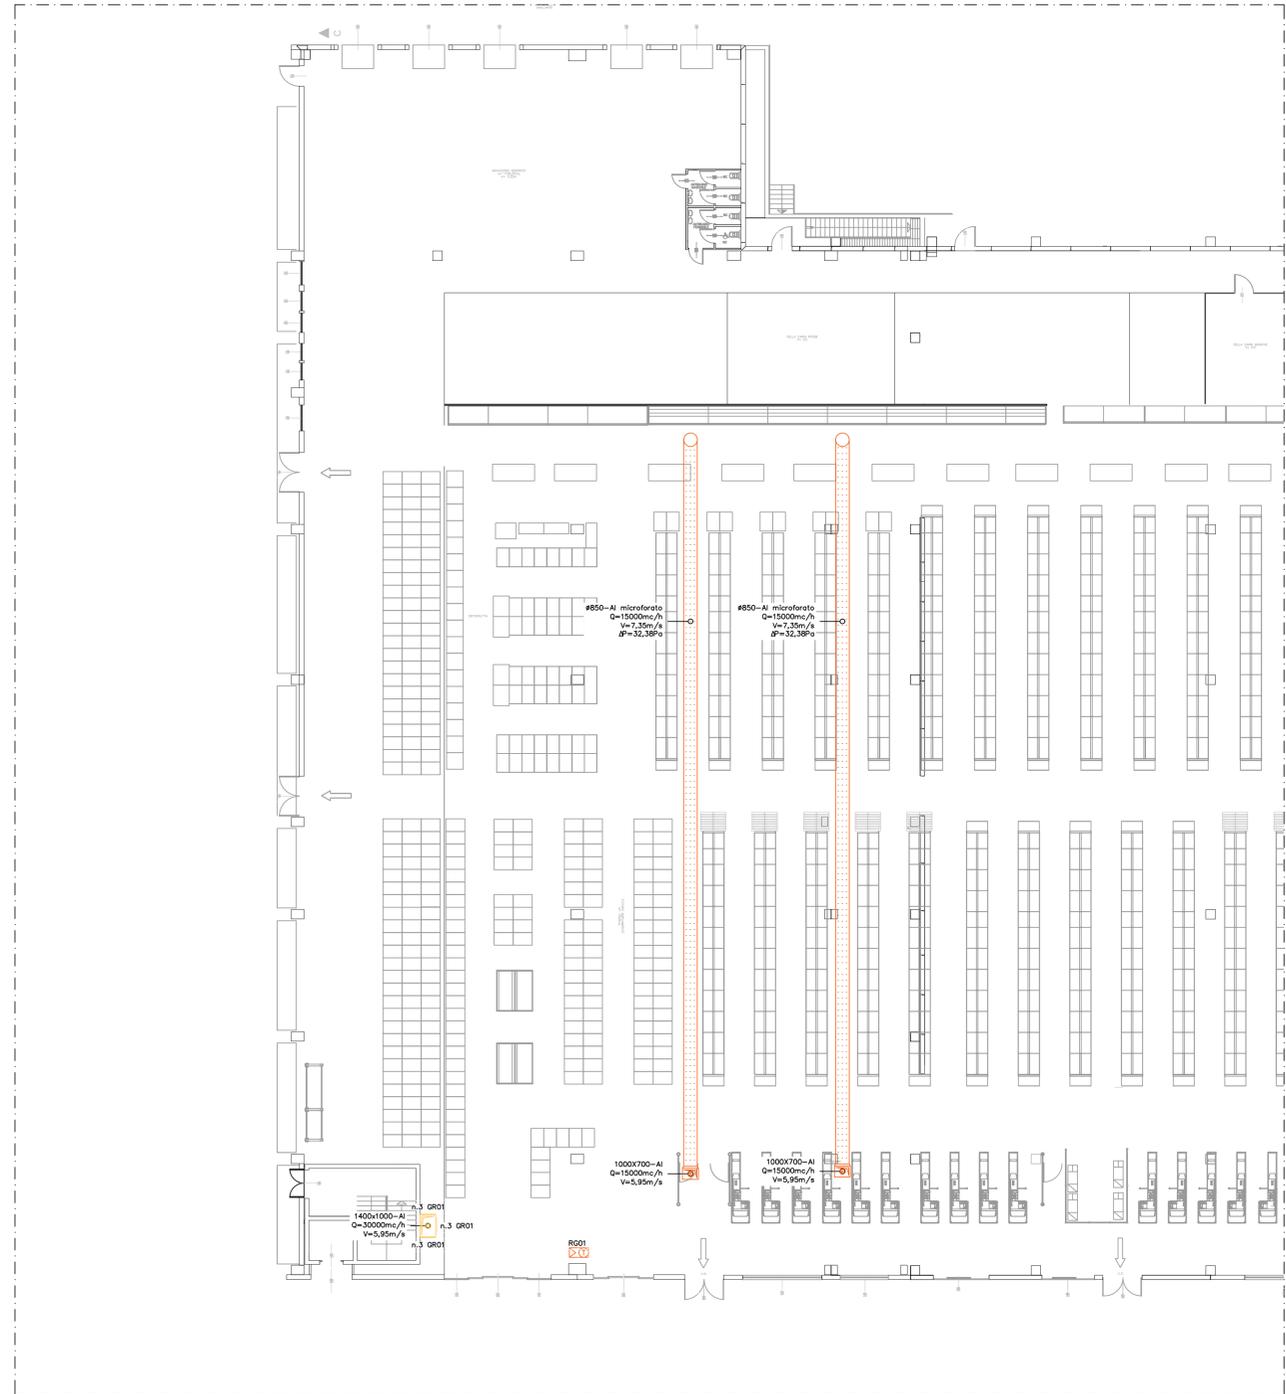

PIANTA COPERTURA - IMPIANTO DI CLIMATIZZAZIONE



legenda - APPARECCHIATURE		
simbolo	descrizione	
	generatore di calore elettrico; preparatore elettrico di acqua calda di consumo	
legenda - TUBAZIONI E RELATIVI ACCESSORI		
simbolo	descrizione	
	tubazione visibile (se esistente non da progetto in colore GIANO)	
	tubazione nascosta sotto tracciò (se esistente non da progetto in colore GIANO)	
	tubazione aerea (se esistente non da progetto in colore GIANO)	
	discontinuità passante di piano	
legenda - REGOLATORI		
simbolo	descrizione	
	cronotermostato	
LEGENDA - Identificazione sigle nei disegni		
GE	01	GEVET mod. CSRM-XME2 54.4 Pc= 191kW; Pfl= 189kW; Qc= 30000mc/h; Qmax= 14000mc/h; P= 540Pa; 78,20kW - 400V - 50Hz - 161A Dim. (BxHxL): 5205x2410x2326mm; P= 26,26kg
GR	01	FDR mod. GVZ 100 Q= 3333mc/h; gP= 10Pa; Dimensioni (BxH)= 900x900mm;
RG	01	Cronotermostato Dimensioni (BxH)= 900x900mm;

PIRAMIDE engineering
Progettazione impianti tecnologici civili e industriali - Prevenzione incendi

37036 San Martino Buon Albergo (VR) - via Archimede, 10 - piano secondo, interno 13
telefono: 045 8781131 e-mail: elettro@piramide-engineering.com - termo@piramide-engineering.com telefax: 045 8787494

committente: **SUPERMERCATI TOSANO CEREAL s.r.l.**

intervento: Progetto per l'esecuzione, in conformità alla Legge e Normative vigenti, degli impianti termoidraulici a servizio dell'ampliamento sito in 36073 Cornedo Vicentino (VI) - via Pigafetta, 42, di proprietà della società SUPERMERCATI TOSANO CEREAL s.r.l.

elaborato: Impianti d'ambito Termotecnico; Piano terra; Pianta copertura; Sezione B-B; Impianto di climatizzazione;

commissa: 009-19	file: 009-19-T-PL01	data: 12.2019	disegnatore: per. ind. Lisa Grandi
------------------	---------------------	---------------	------------------------------------

tavola: 01	foglio: 01/03	scala: 1:200	progettista: per. ind. Marco Modenese
------------	---------------	--------------	---------------------------------------

aggiornamenti:	data:
----------------	-------

installatore:	progettista: per. ind. Marco Modenese
---------------	---------------------------------------

direttore dei lavori:	timbro e firma progettista:
-----------------------	-----------------------------

note: