


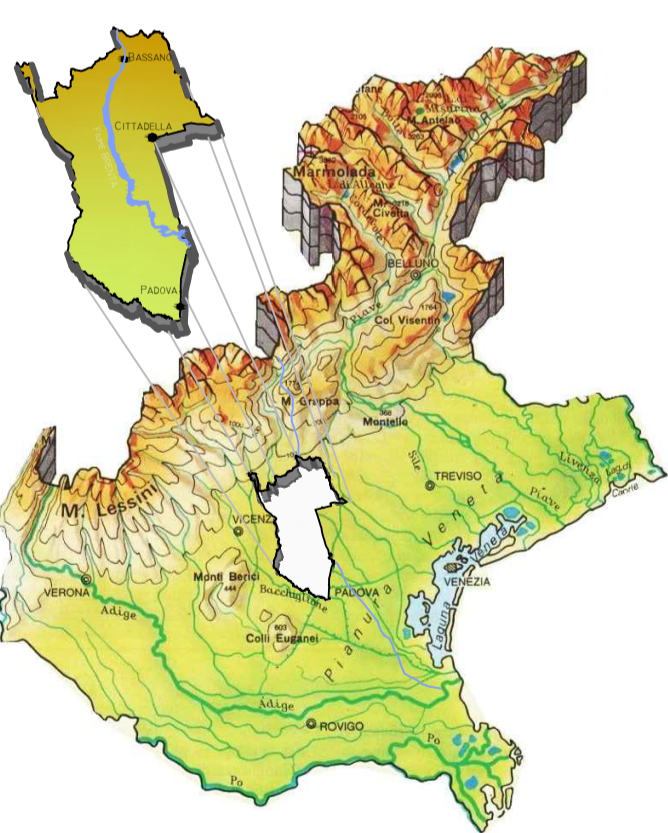
scala 1:50



**TRASFORMAZIONE IRRIGUA DI
780 ETTARI NELLA ZONA DI
VAMPORAZZE NEI COMUNI DI
SANDRIGO E BRESSANVIDO (VI)**

CENTRALE DI POMPAGGIO

PROGETTO ESECUTIVO




Allegato:		PIANTA PIANO INTERRATO			N. AR02	
Data	Descrizione	Rev.	Dis.	Ver.		
febbraio 2021	Emissione progetto esecutivo	0	MZ	MB		

Cittadella, li ..febbraio 2021

IL PROGETTISTA
architettonico e strutturale
ing. Marco Battocchio

IL PROGETTISTA
opere elettromeccaniche
ing. Giampaolo Baggio

IL COMMITTENTE:
Consorzio di bonifica Brenta



ZONCHEDDU E ASSOCIATI
Zanchèlli - Brunello - Zanon - Battocchio - Abbadio - Farnetti

SIB

CONSORZIO DI BONIFICA BRENTA
Riva IV Novembre, 15 Cittadella (PD)
C.F. 9013702033
Tel. 049-5970822 Fax. 049-5970859
Email: progetti@consorzio Brenta.it
Pec: consorzio Brenta@legaimail.com
www.conorzio Brenta.it

