


Diritti di proprietà e di riproduzione riservati in conformità alle leggi vigenti
Planimetria generale - 1:2000 N 45.301325 - E 11.558569

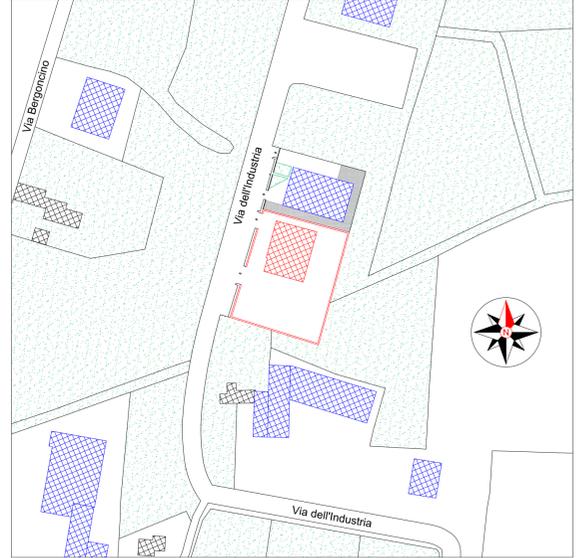

Noventa V.na (VI) - via dell'Industria, n.18

- Area di pertinenza del locale in esame
- Locale in esame
- Edificio ad uso artigianale/industriale
- Edificio ad uso residenziale
- Area a verde
- Area con ghiaia

NOTE

Per garantire un lay-out flessibile nel limite delle quantità e delle operazioni di recupero già autorizzate, si è provveduto allo spostamento e/o ampliamento di alcune aree di deposito o lavorazione, nonché alla previsione di possibilità di ingombro temporaneo di alcune aree identificate e generalmente mantenute libere, garantendo comunque idonee vie di fuga.

Le Tavole 2 e 3 illustrano i casi studio nelle condizioni di ingombro temporaneo ammissibile, con identificazione (in nero) delle aree temporaneamente non utilizzabili come via di fuga a causa di possibili ingombri e contestuale dimostrazione della disponibilità di almeno una via di fuga per le n.6 posizioni critiche individuate.

Le aree destinate al deposito di rifiuti sono fisicamente separate da quelle destinate al trattamento con l'interposizione di spazi liberi o pareti ed identificate univocamente con idonea cartellonistica. Dette aree potranno essere anche completamente sgombrare in riferimento alle necessità operative dell'azienda.


Con la dicitura "Area lavorazione" si intendono quelle aree in cui possono trovarsi i rifiuti oggetto di lavorazione.

In prossimità dell'accesso a ciascuna area riparazioni in box metallico, vige il divieto di deposito di materiale infiammabile per una profondità pari a 2 m.


LEGENDA

- | | |
|--|---------------------------------------|
| Punto di ritrovo | Gruppo mobile schiuma serbatoio 200 l |
| Uscite di sicurezza con illuminazione di emergenza | Attacco autopompa singolo |
| Vie di emergenza in piano | Valvola intercettazione metano |
| Manichetta | Serramento REI |
| Estintore portatile a polvere | Compartimentazione REI |
| Estintore portatile idrico a schiuma | Superficie libera di aerazione |
| Estintore carrellato | Area lavorazione e/o deposito |

Planimetria impianto

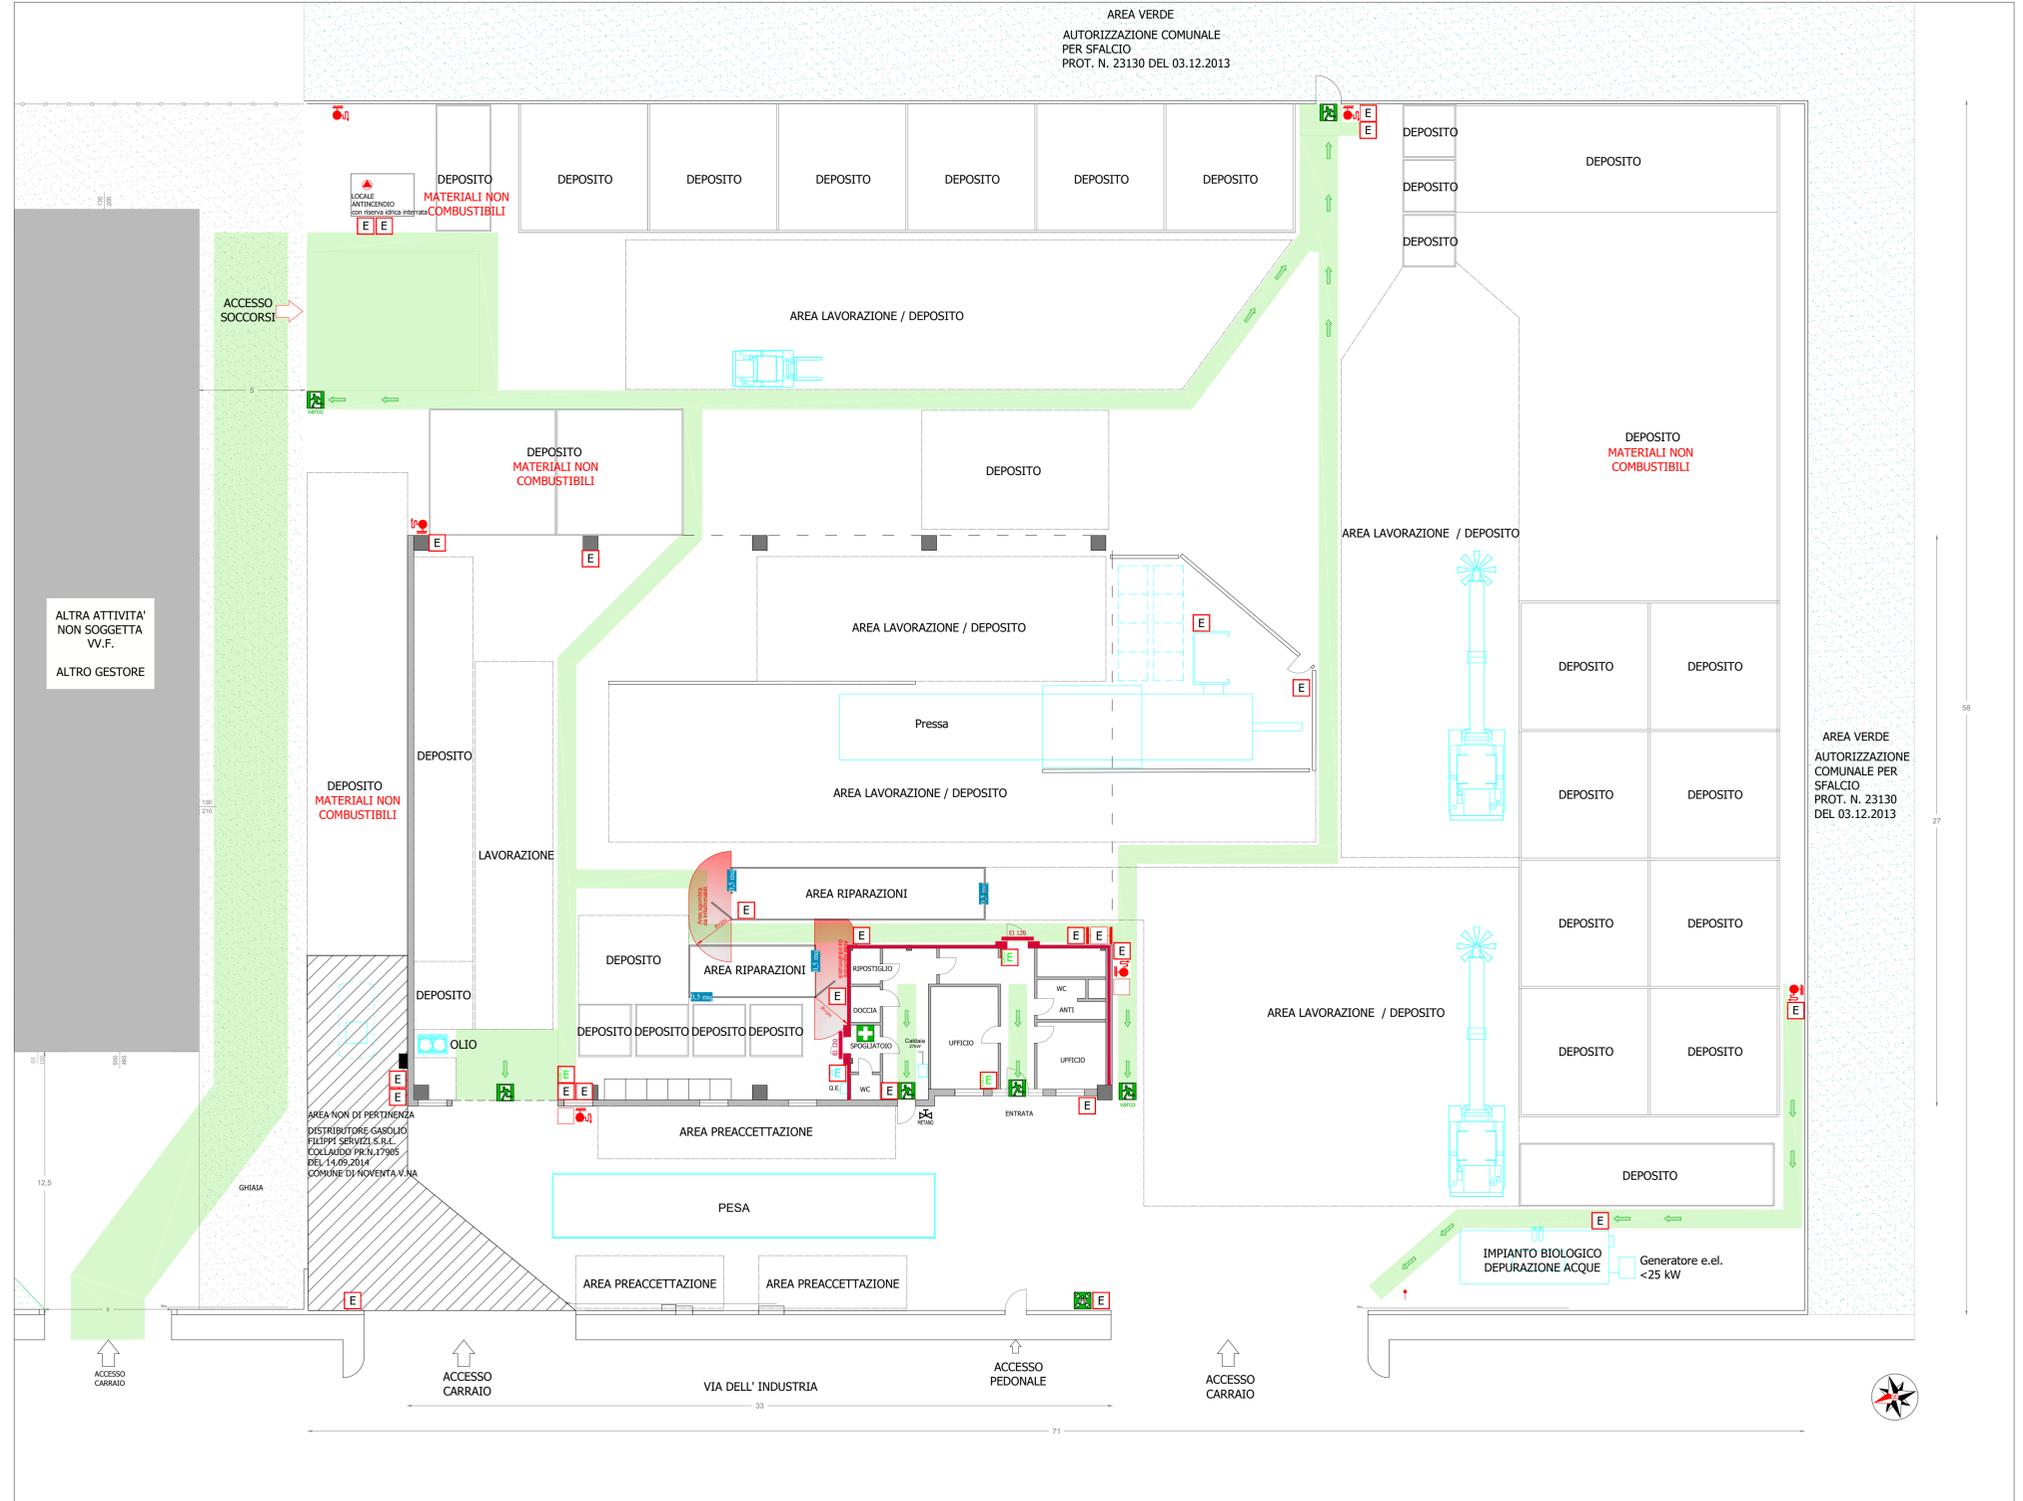

SPAZIO RISERVATO AL PROTOCOLLO

 

Scala 1:150

cm disegno 0,5 1 1,5
metri reali 0,75 1,5 2,25

Data: **Tecnico Redattore BS5**

Disegno n°0601_2019-11-12_0601003_dNA-SCIA

Progetto: SCIA antincendio

Oggetto: Misure di prevenzione e protezione

Tav. 1 di 3 - Planimetria generale

Ditta: Filippi Ecologia S.r.l. Redatto da: SecurTRE S.n.c. S.t.p.

SEDE LEGALE
Via dell'Industria, 18
36025 - Noventa Vicentina (VI)

SEDE OPERATIVA IN OGGETTO
Via dell'Industria, 18
36025 - Noventa Vicentina (VI)

SEDE OPERATIVA IN OGGETTO
Via Borina, 209/C
37047 - San Bonifacio (VR)

P.IVA e C.F.: 04493960233 - info@securtre.it

Il Titolare Il Tecnico