




COMUNE DI MONTEVIALE
 PROVINCIA DI VICENZA
 REGIONE VENETO



**PROGETTO DEFINITIVO
 DI UN IMPIANTO DI RECUPERO RIFIUTI
 INERTI NON PERICOLOSI**
 Sito in Via Fontanelle n.8 - Monteviale (VI)
 -- INTEGRAZIONI SETTEMBRE 2022 --

TITOLO ELABORATO: STATO DI PROGETTO CAPANNONE IN C.A.P.: PIANTE	TAV. N. 6.1
COMMITTENTE: SARTORELLO ESCAVAZIONI S.R.L. Via Fontanelle 8, 36050 Monteviale (VI) Tel. 0444 562374	DATA: LUGLIO 2022
PROGETTAZIONE: RIPA Engineering s.r.l. piazza del Comune, 14 36053 CROCE VERDE (VI) tel. 0444 341239 - fax 0444 340932 email: rpaeng@ipa.it	SCALA: 1:200
Arch. Maurizio LONGHINI Ordine degli Architetti Piemontesi, Venetogabri e Comunisti Provinciali di Venezia MAURIZIO LONGHINI n° 981	REVISIONE: Rev. Data Descrizione 1 02/09/2022 Integrazioni
Dr. Andrea TREU Ordine degli Ingegneri Piemontesi, Venetogabri e Comunisti Provinciali di Venezia ANDREA TREU n° 1917	


DATI TECNICI CAPANNONE	
S = Superficie di calpestio:	4.015,00 mq
H = Altezza media:	12,00 mt
V = Volume (SxH):	48.180 mc
Illuminazione naturale naturale:	336 mq > alla superficie richiesta (335 mq)
1/10 per i primi 1.000 mq	
1/12 da 1.000 a 3.000 mq	
1/15 > a 3.000 mq	
Aerazione naturale diretta:	168 mq > alla superficie richiesta (167 mq)
1/20 per i primi 1.000 mq	
1/24 da 1.000 a 2.000 mq	
1/30 > a 3.000 mq	

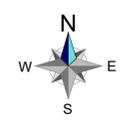

Asse sostegno di linea Elettrodotto 220kV
 "Dugale - Vicenza Monteviale"

DPA 36 m - Elettrodotto 220kV
 "Dugale - Vicenza Monteviale"

PIANTA PIANO TERRA

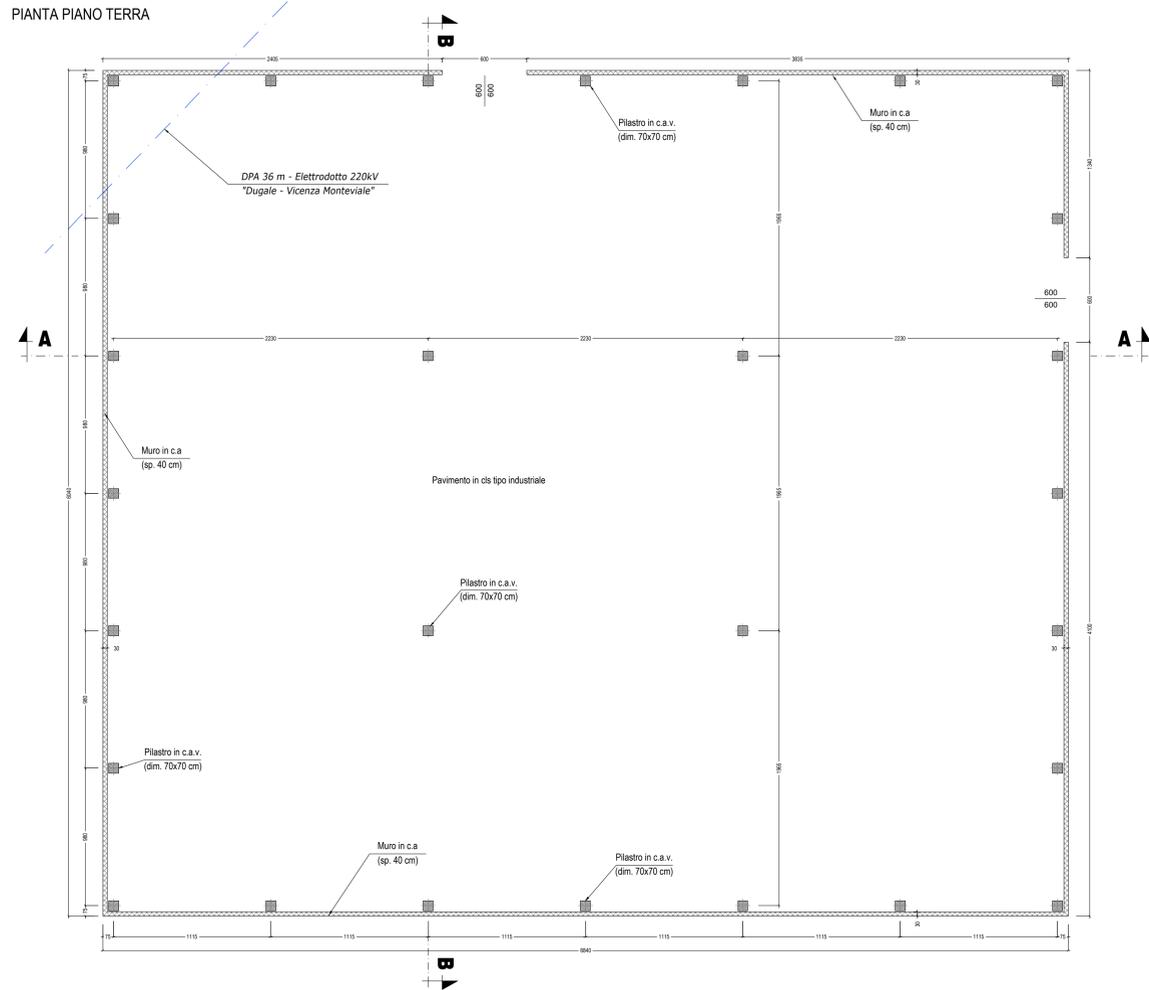

Asse sostegno di linea - Elettrodotto 220kV
 "Dugale - Vicenza Monteviale"

DPA 36 m - Elettrodotto 220kV
 "Dugale - Vicenza Monteviale"

PIANTA COPERTURA

