
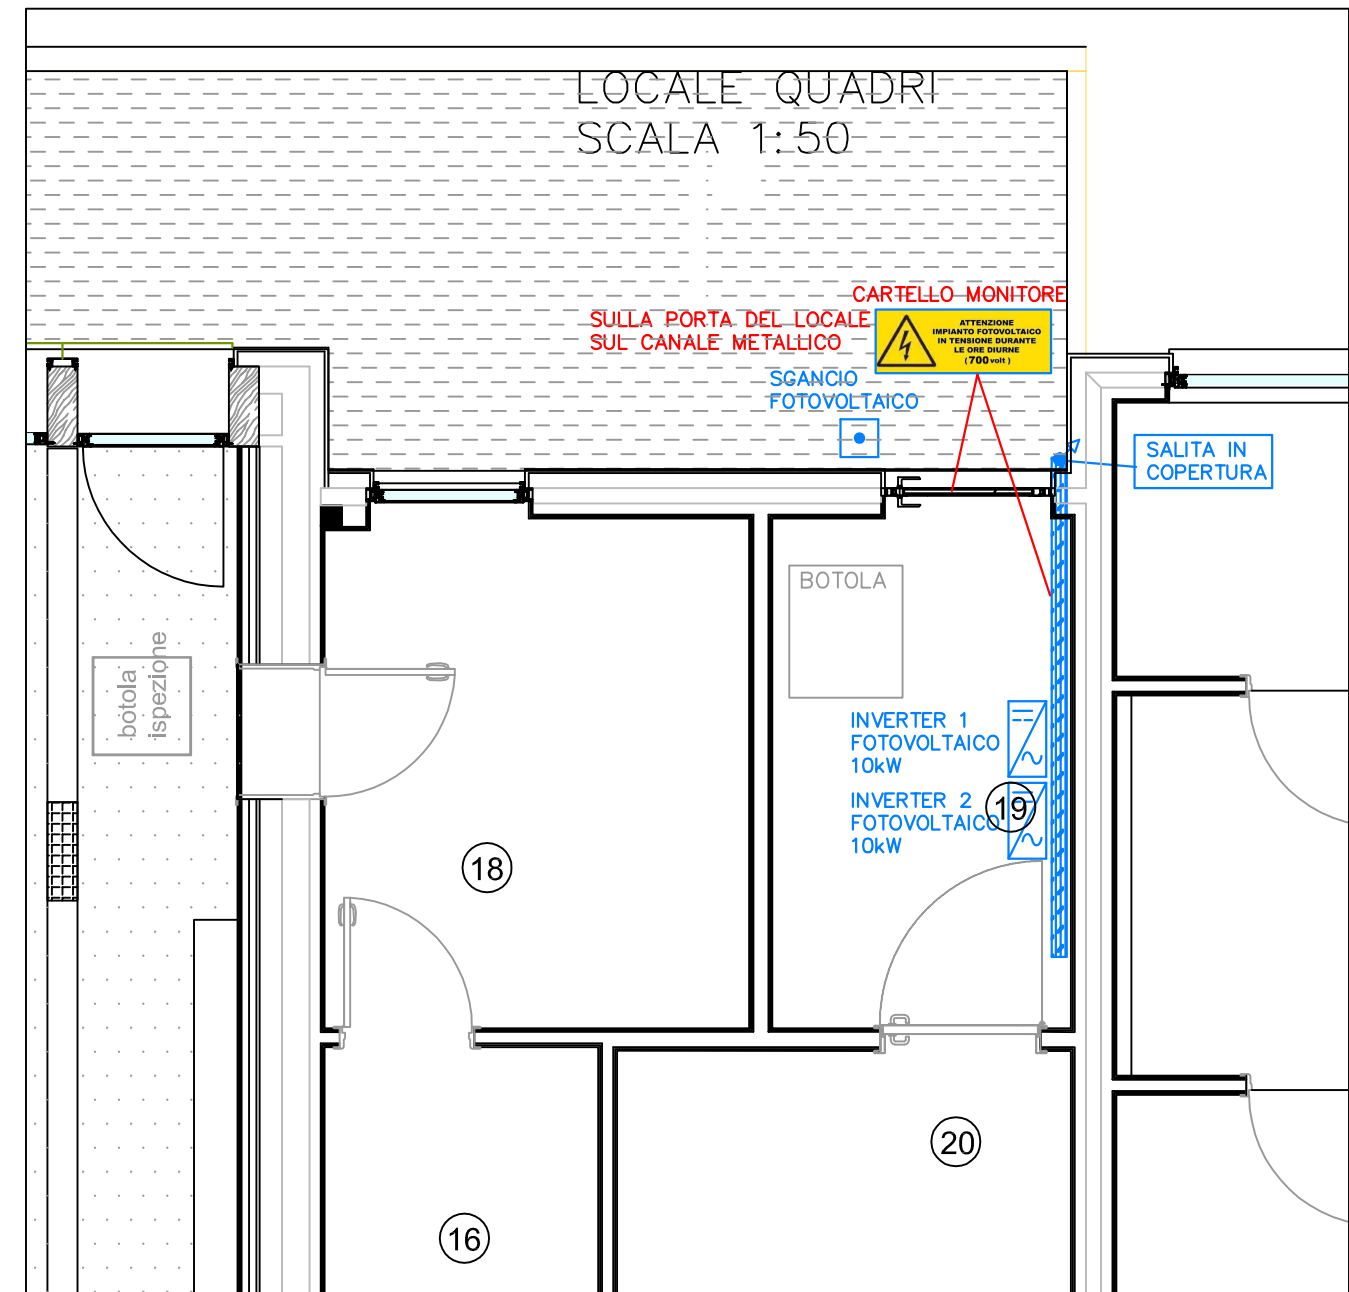


PIANTA COPERTURA  
SCALA 1:100

SCHEMA PRINCIPIO IMPIANTO FOTOVOLTAICO  
POTENZA NOMINALE 23kWp

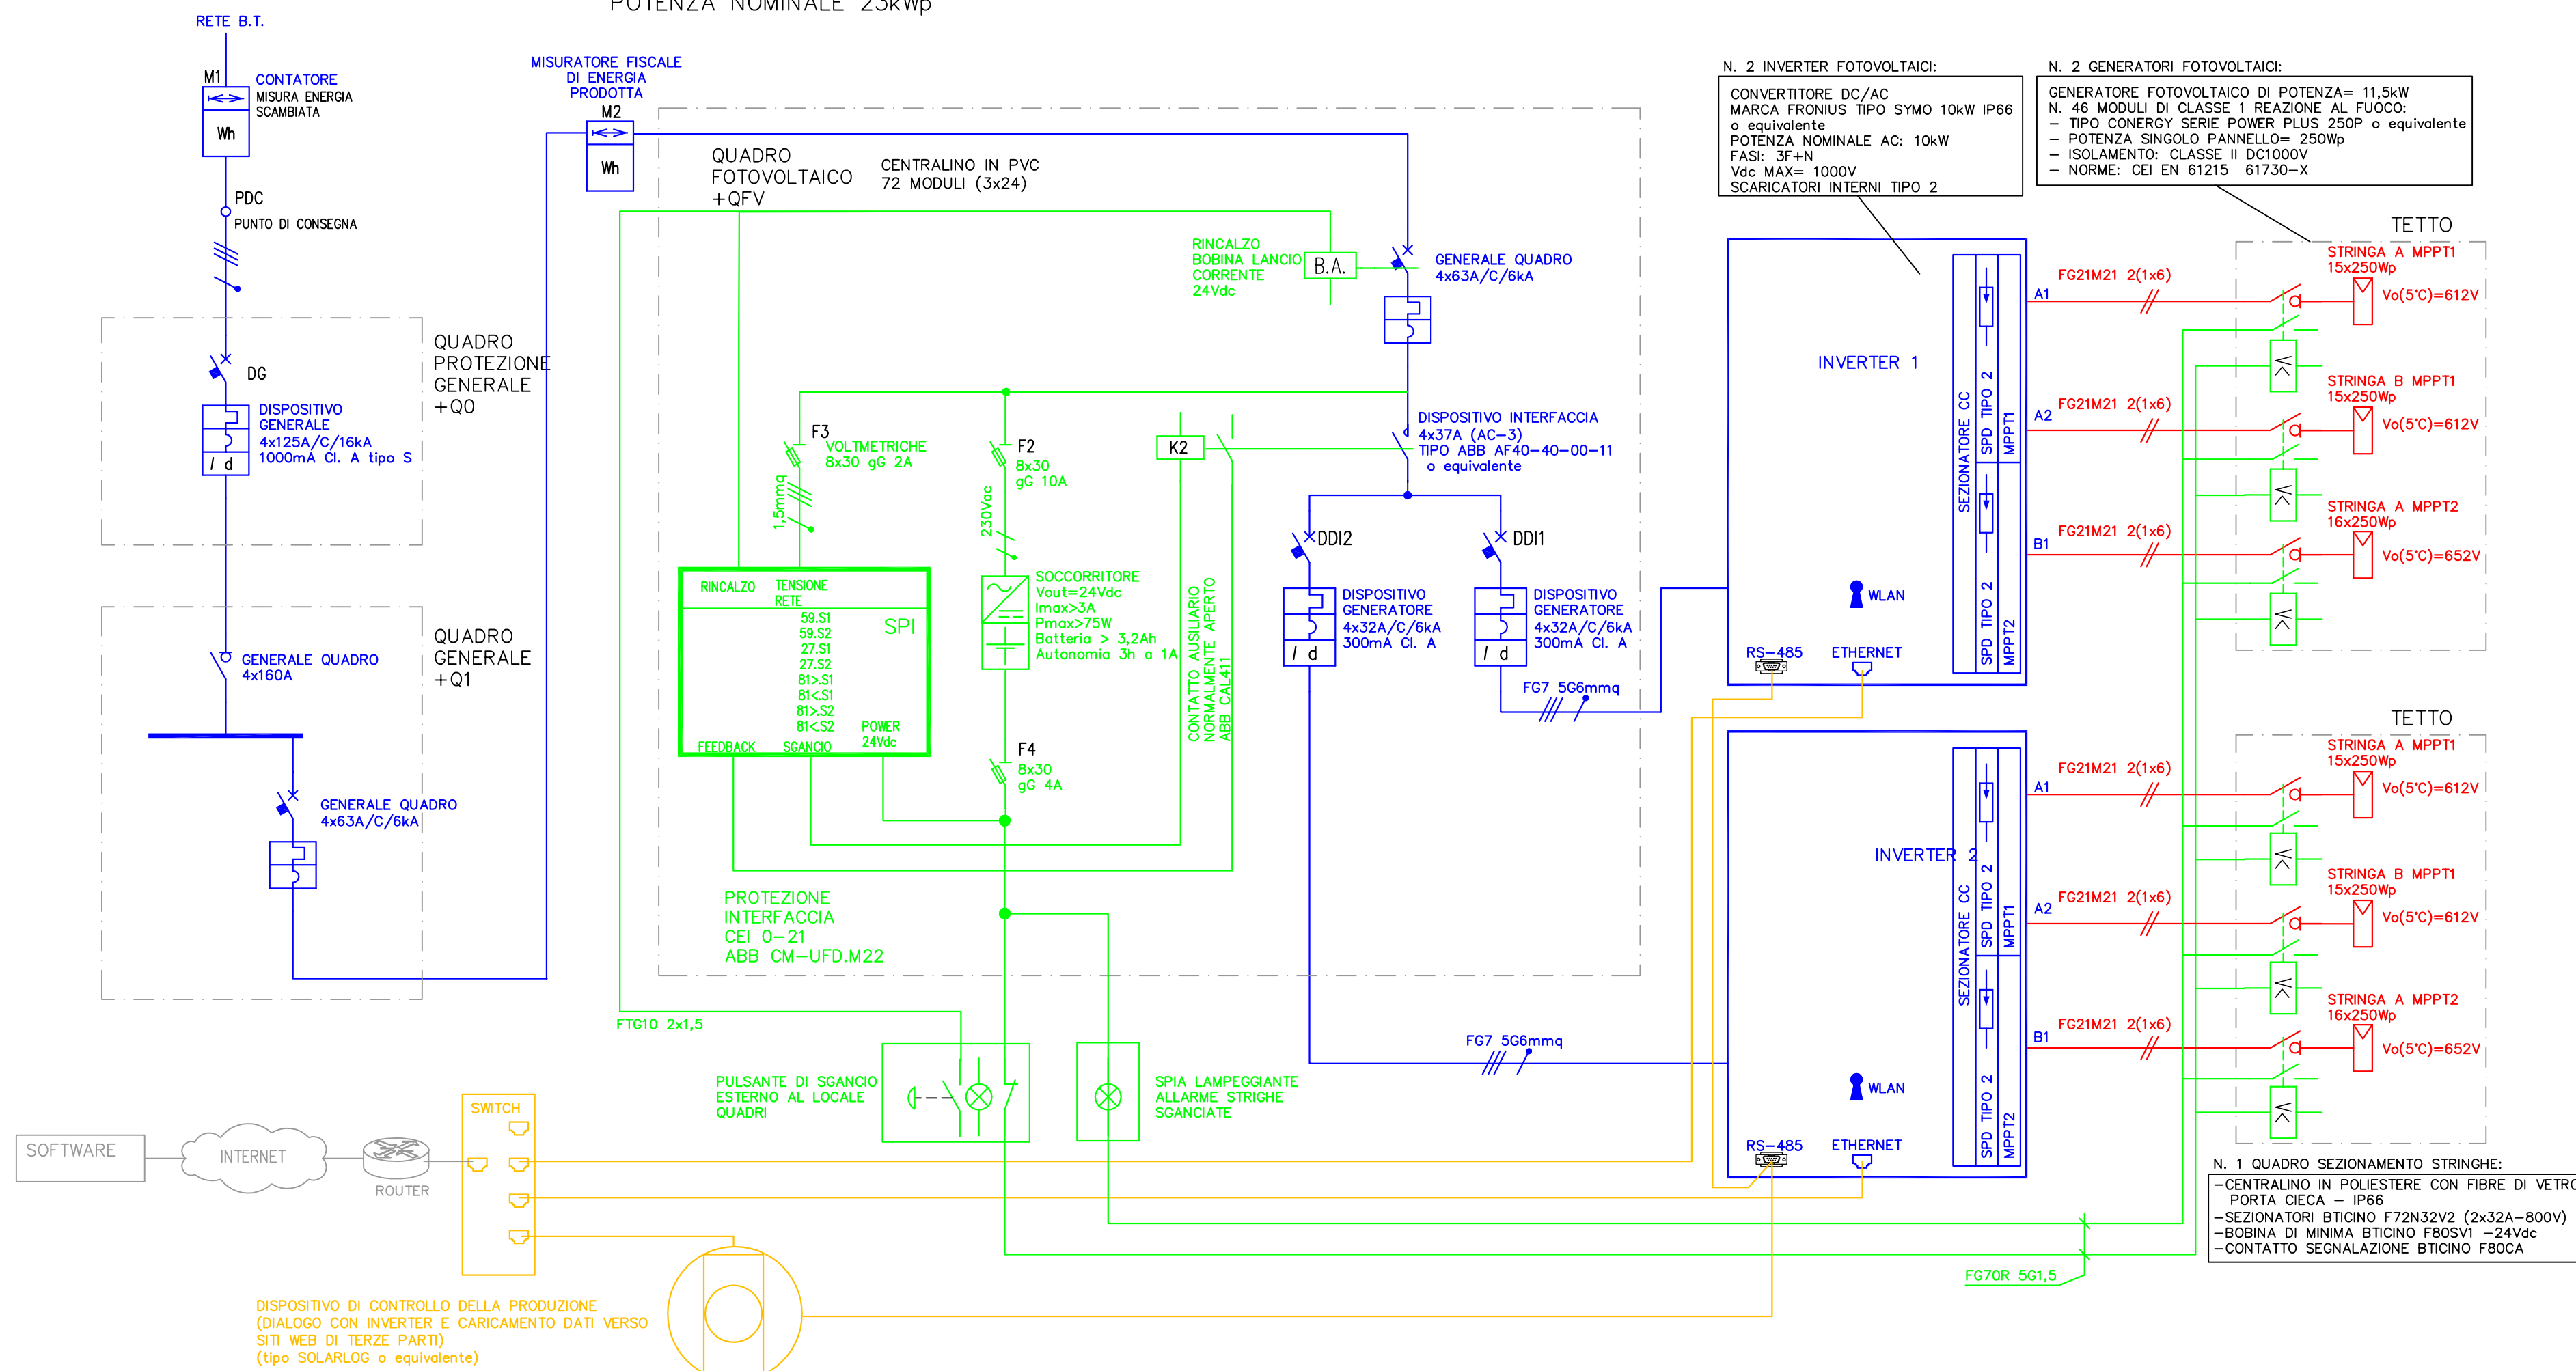

Provincia di Vicenza  
Comune di Zugliano

**PALESTRA SCUOLA ELEMENTARE  
DI ZUGLIANO**

PROGETTO ESECUTIVO 1 STRALCIO

CARETTA + DEPAU  
ARCHITETTI ASSOCIATI  
viale bassani 129 36016 thiene (vi) tel. 0445 381805  
carettassociati@gmail.com

committente  
**Amministrazione Comunale  
di Zugliano VI**

elaborati  
**IMPIANTO ELETTRICO  
IMPIANTO FOTOVOLTAICO  
23kWp**

PROGETTISTA E COORDINAMENTO architetto CARLO CARETTA

Progetto IMPIANTO ELETTRICO per. ind. DEVIS MANFRIN

Data  
DICEMBRE 2016

Scala  
1:100

Tavola  
**IE  
07E S1**