


Pianta Piano Interrato


Scala 1:100

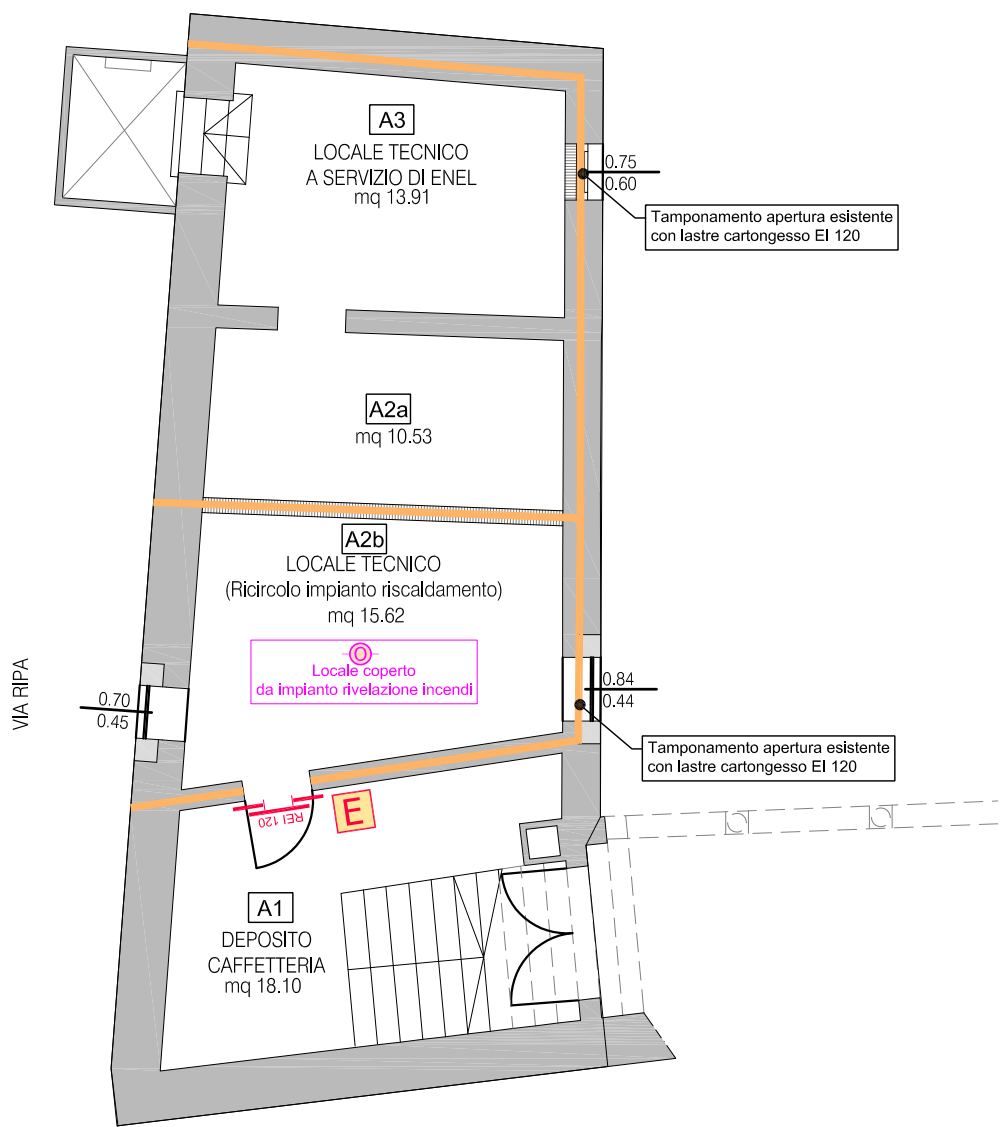

Dislocazione locali interrato e rialzato



Locali piano Rialzato quota + 1.73

Locali piano interrato quota

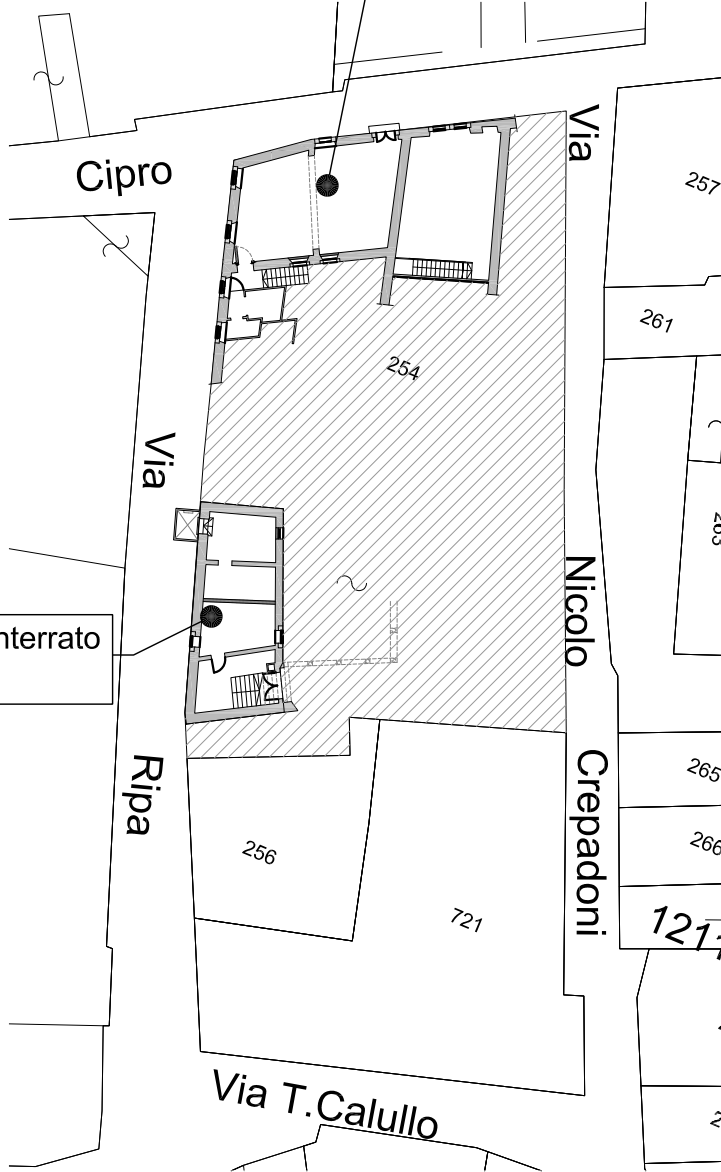

Pianta Piano Rialzato


Scala 1:100

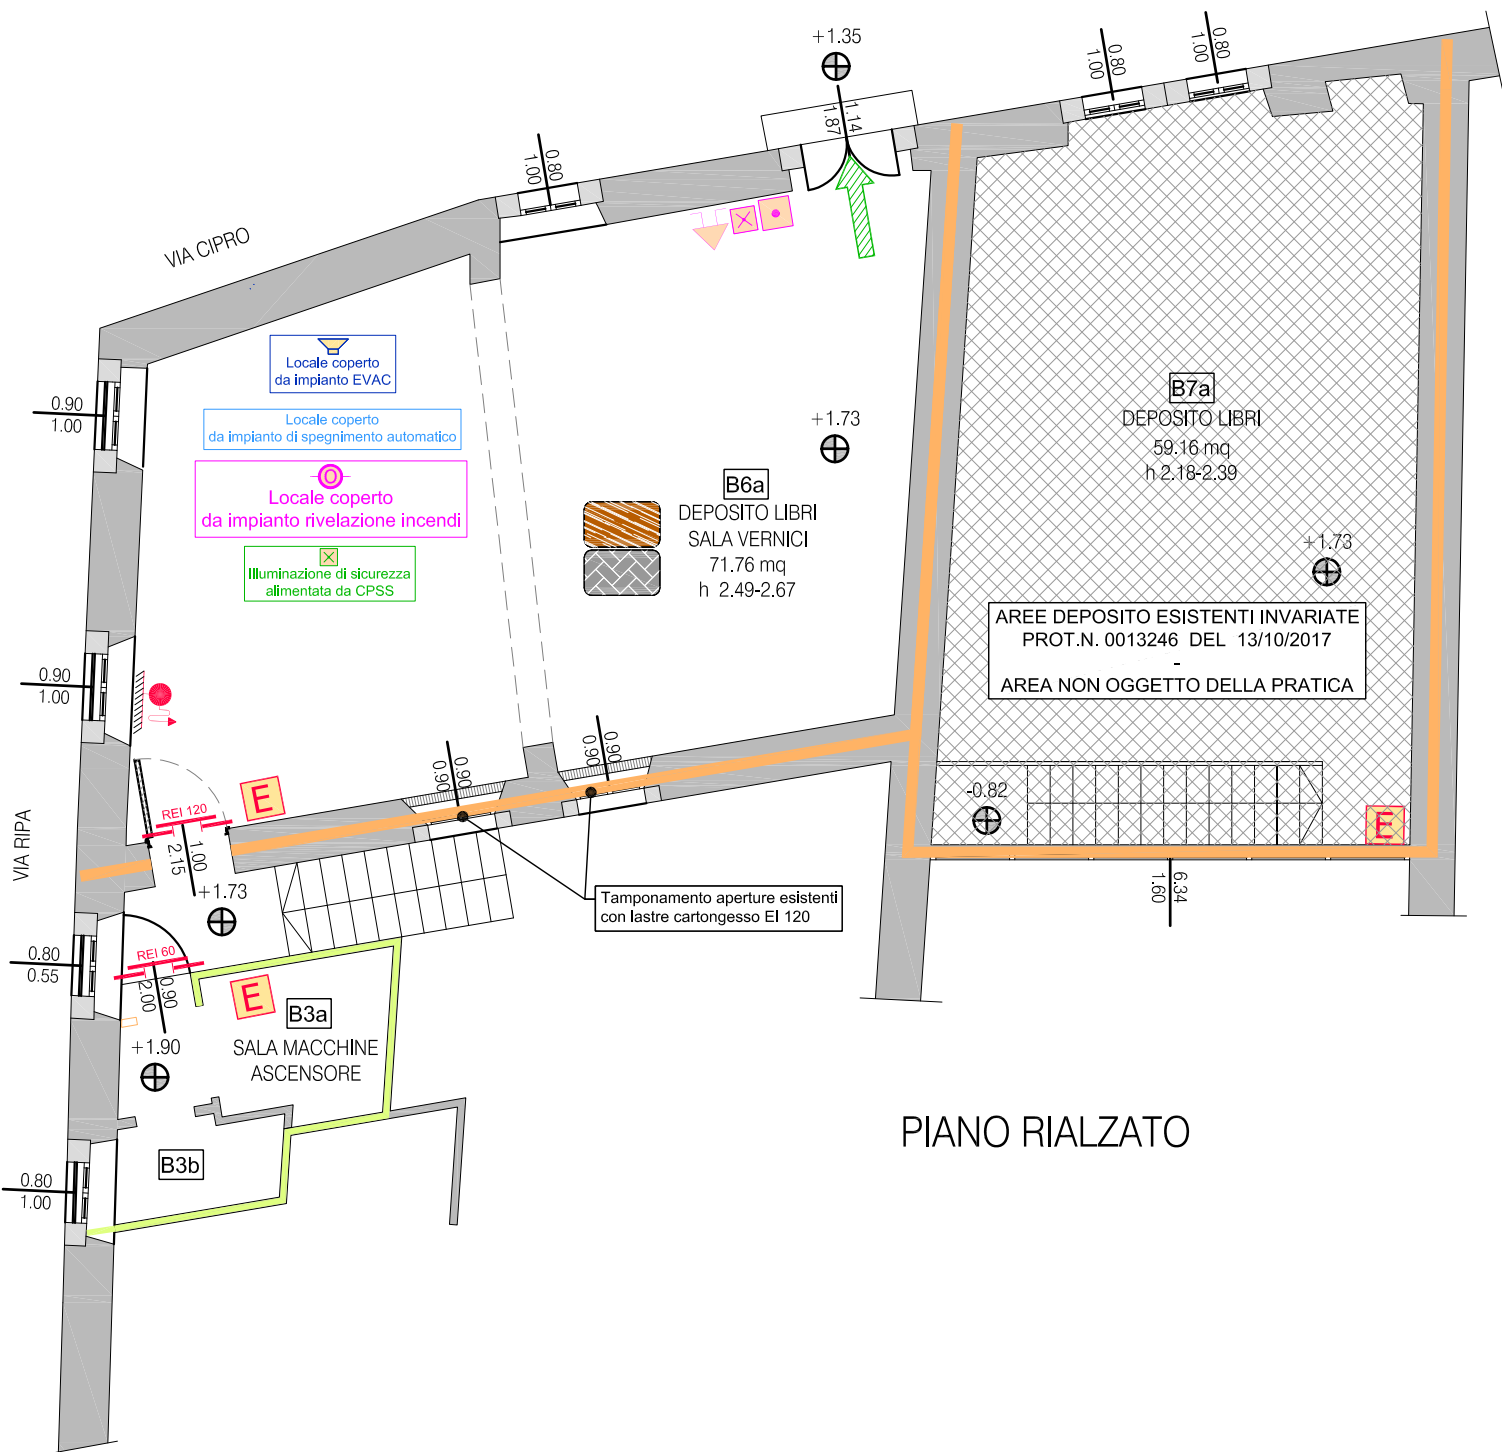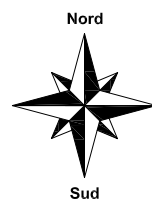

PIANO RIALZATO

Mapa Catastale - fog. 71 Allegato B - mapp 254

Scala 1:500

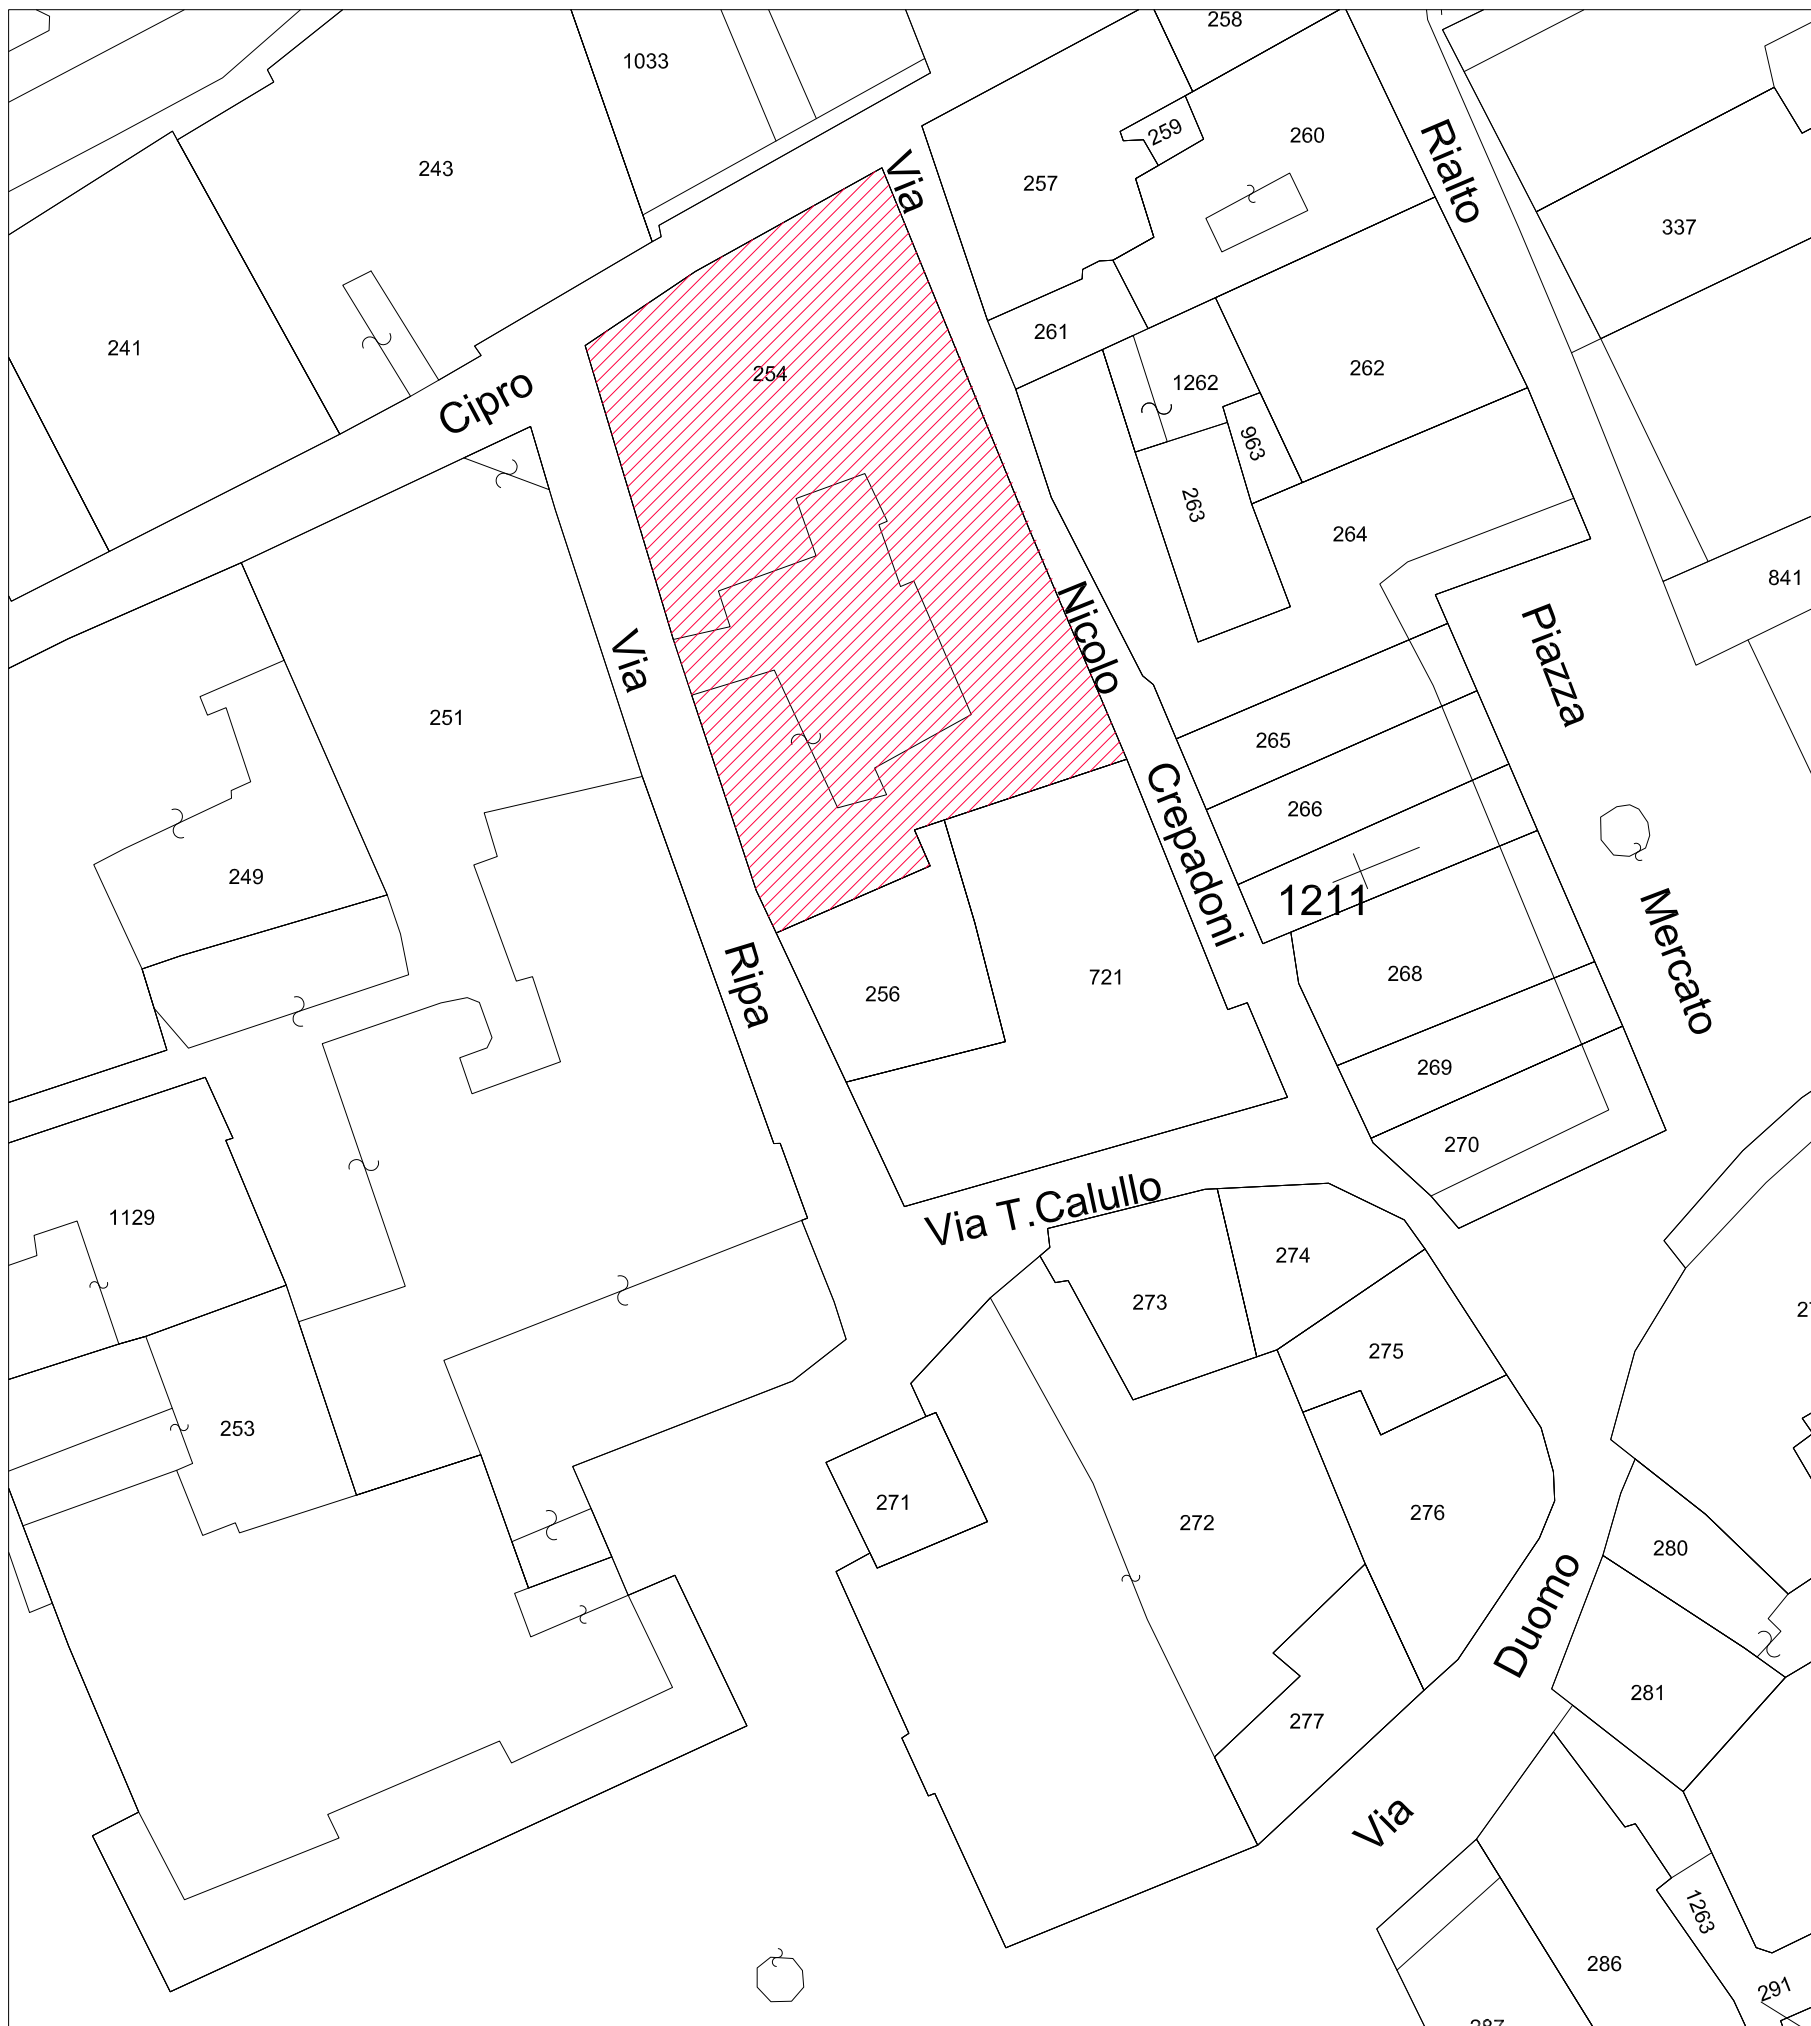

PROVINCIA DI BELLUNO

COMUNE DI BELLUNO

RESTAURO CONSERVATIVO DI PALAZZO CREPADONA DESTINATO ALLA NUOVA MEDIATECA DELLE DOLOMITI

- PROGETTAZIONE DEFINITIVA DEI LAVORI DI RESTAURO, OPERE EDILI, STRUTTURALI, IMPIANTISTICHE E COORDINAMENTO DELLA SICUREZZA IN FASE DI PROGETTAZIONE



COMMITTENTE



COMUNE DI BELLUNO
Piazza Duomo, 1 - 32100 Belluno
C.F.: 0013550251 - P. IVA: 0013550252

RESPONSABILE UNICO DEL PROCEDIMENTO

arch. Carlo Erranti

ARTECO ARCHITECTURE ENGINEERING CONSULTING

c.so S. Anastasia n.38 - VERONA

Studio di Ingegneria MAZZORAN TILOCA DE LOTTO

piazza Castello n.4 - BELLUNO

ING. PIETRO CANTON

piazza Piloni n.12 - BELLUNO

STUDIO BORTOT

via Cal de Formiga n.12b - SANTA GIUSTINA (BL)

R. STUDIO

via Marmolada n.2/o - ALLEGHE (BL)

ING. CHIARA BARATTIN

via General Cantore n.34 - ALPAGO (BL)

PREVENZIONE INCENDI - PRATICA N° 14045
VALUTAZIONE PROGETTO - ISTANZA DI DEROGA
Planimetria - Locali Piano Interrato e Rialzato

Scala 1:500 - 1:100

DATA
14.05.2018

AGGIORNAMENTI

ALLEGATO

501

LEGENDA ANTINCENDIO	
	Percorso d'uscita orizzontale
	Percorso d'uscita verso l'alto
	Estintore portatile
	Estintore automatico
	Idrante a cassetta DN 45
	Idrante soprassuolo
	Idrante sottosuolo
	Attacco motopompa VV.F.
	Porta resistente al fuoco
	Strutture REI 30
	Strutture REI 90
	Strutture REI 180
	Vano Protetto
	Quadro elettrico
	Pulsante sgancio elettrico
	Rivelatore di incendio
	Rivelatore di gas
	Rilevatore a barriera
	Centrale impianto di allarme
	Centrale impianto sonoro
	Leva a strappo
	Linea derivazione gasolio
	Telefono di emergenza
	Cassetta di Pronto Soccorso
	Barella di emergenza
	Coperta antifiamma
	Pavimento/Rivestimento classe 0 di reazione al fuoco
	Pavimento/Rivestimento classe 2 di reazione al fuoco
	Soffitto/Controsoffitto classe 0 di reazione al fuoco
	Soffitto/Controsoffitto classe 1 di reazione al fuoco
	Percorso d'uscita verso il basso
	Maniglione antipanico
	Estintore carrellato
	Manichetta per idranti
	Naspo DN 20
	Armadio attrezzatura antincendio
	Magnete ritenzione porte REI
	Strutture REI 60
	Strutture REI 120
	Spazio a cielo libero
	Percorsi d'esodo
	Porzione non oggetto di intervento
	Lampada di emergenza
	Lampada di emergenza
	Camera Analisi Condotte
	Pulsante di allarme
	Avvisatore ottico - acustico
	Altoparlante impianto sonoro
	Valvola di intercettazione gas
	Linea derivazione gas
	Rete antincendio fissa
	Punto di raccolta evacuazione
	Lavaocchi
	Presidio antiallagamento
	Pavimento/Rivestimento classe 1 di reazione al fuoco
	Pavimento Ligneo
	Soffitto/Controsoffitto classe 1 di reazione al fuoco
	Soffitto Ligneo